




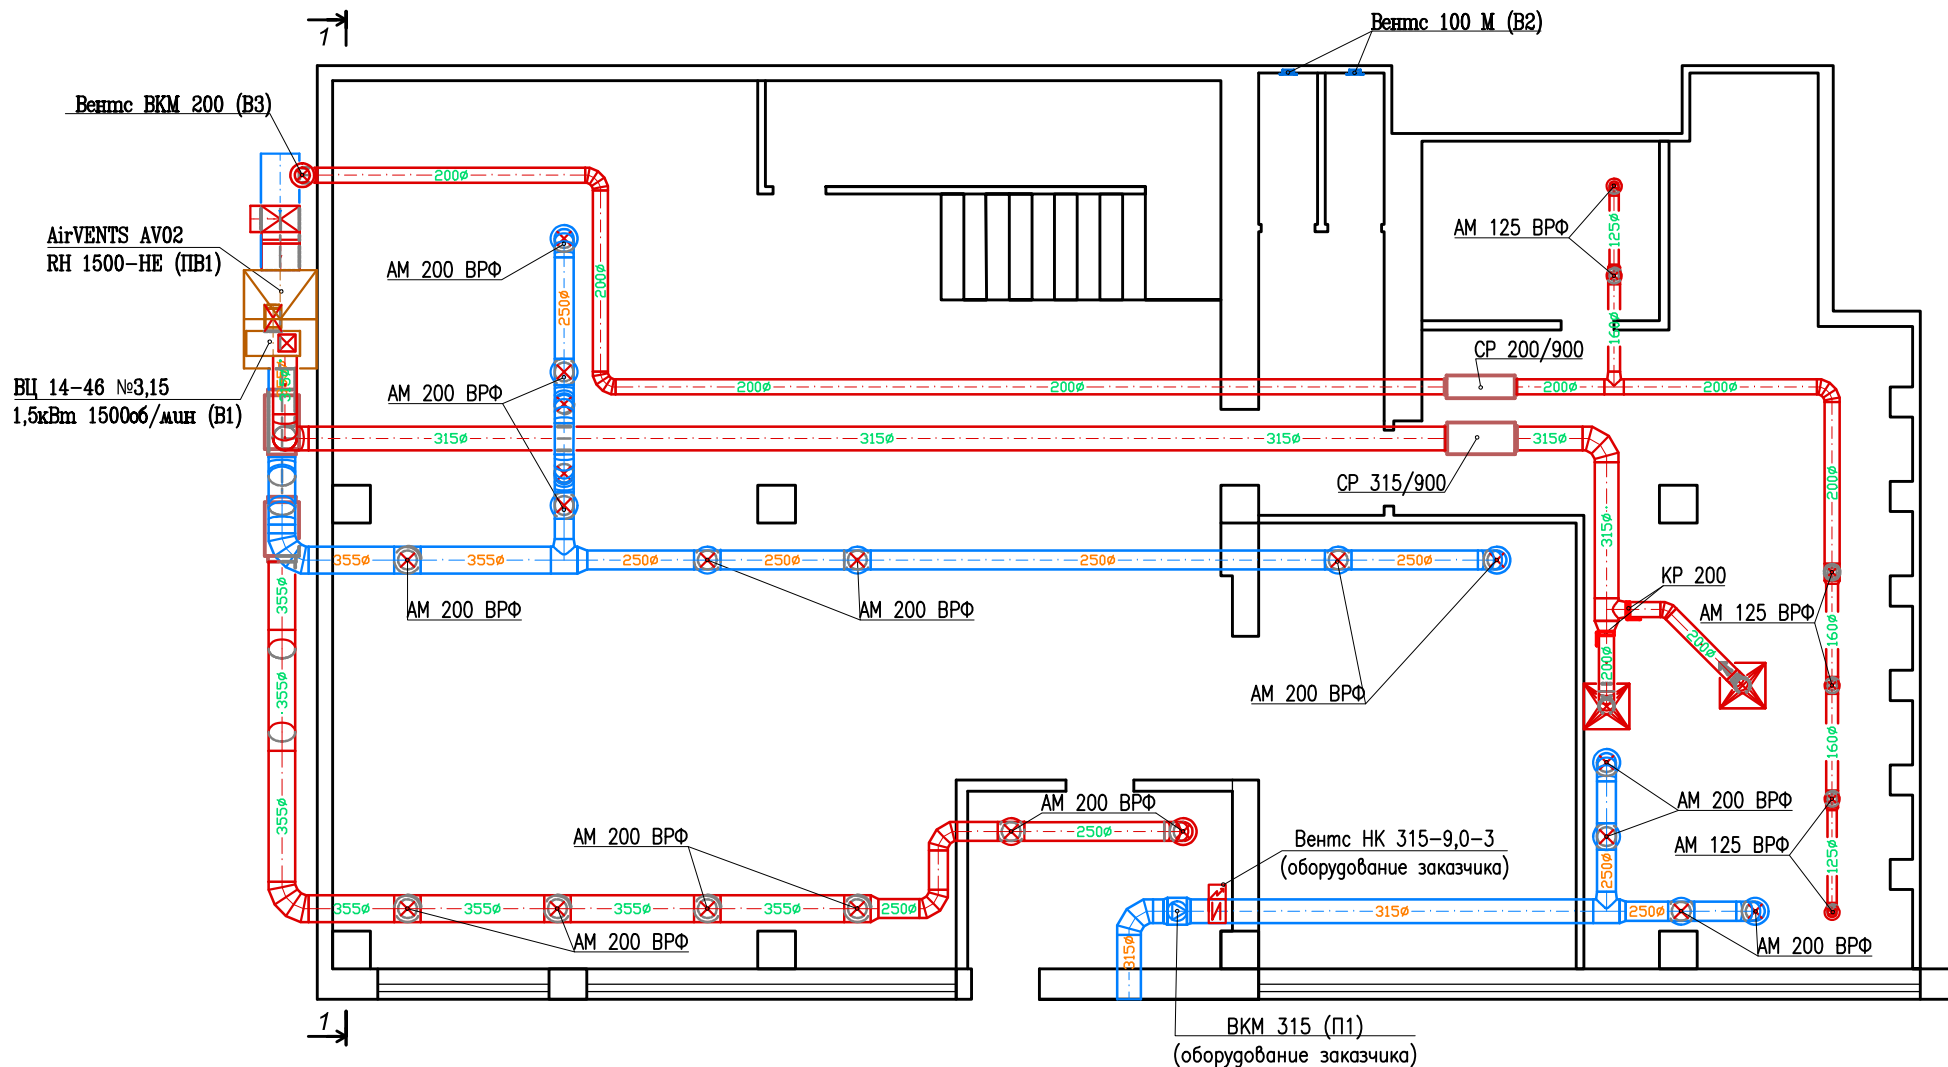

						16/06-18-ОВ			
						Эскизный проект систем вентиляции			
Изм.	Кол.	Лист	N док	Подпись	Дата	Заведение общественного питания	Стадия	Лист	Листов
Исполнил		Николаенко			16.06.18		РП	1	6
Проверил		Николаенко			16.06.18	План первого этажа	IP Днепр		
Нормаконтроль		Иконников			16.06.18				

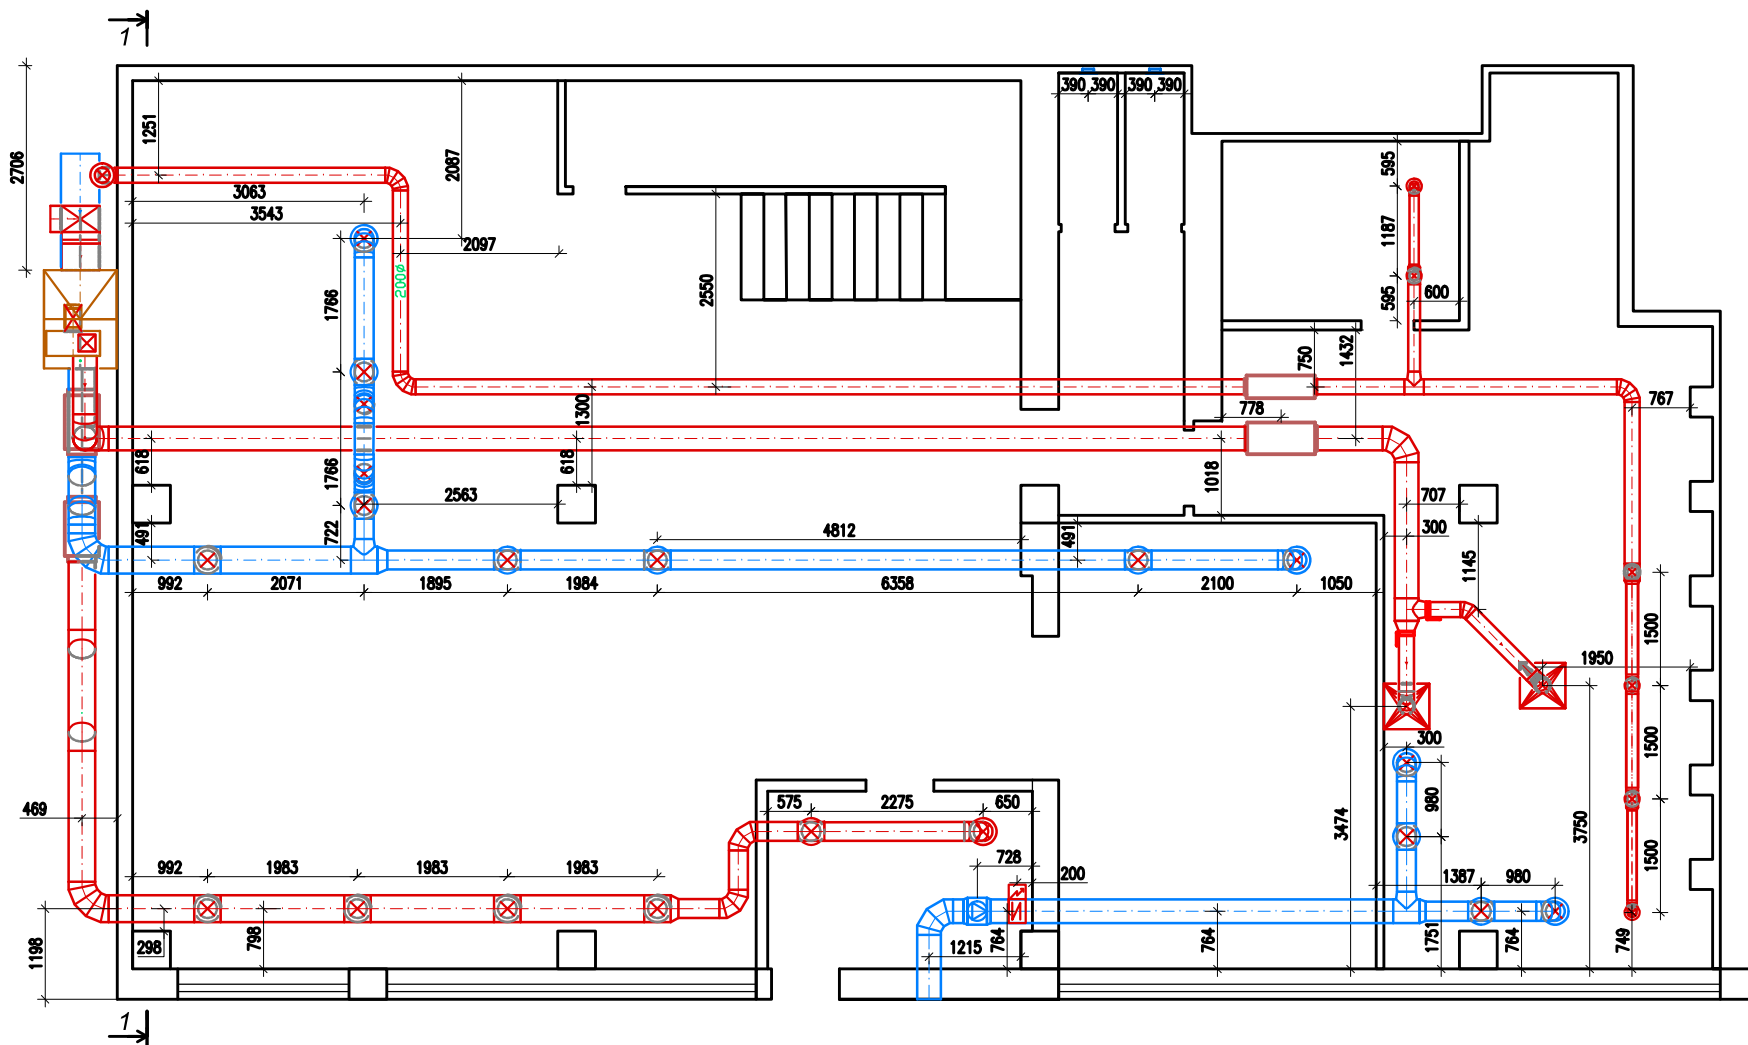

						16/06-18-ОВ			
						Эскизный проект систем вентиляции			
Изм.	Кол.	Лист	N док	Подпись	Дата	Заведение общественного питания	Стадия	Лист	Листов
Исполнил		Николаенко			16.06.18		РП	2	6
Проверил		Николаенко			16.06.18	Привязки систем вентиляции	IP Днепр		
Нормоконтроль		Иконников			16.06.18				

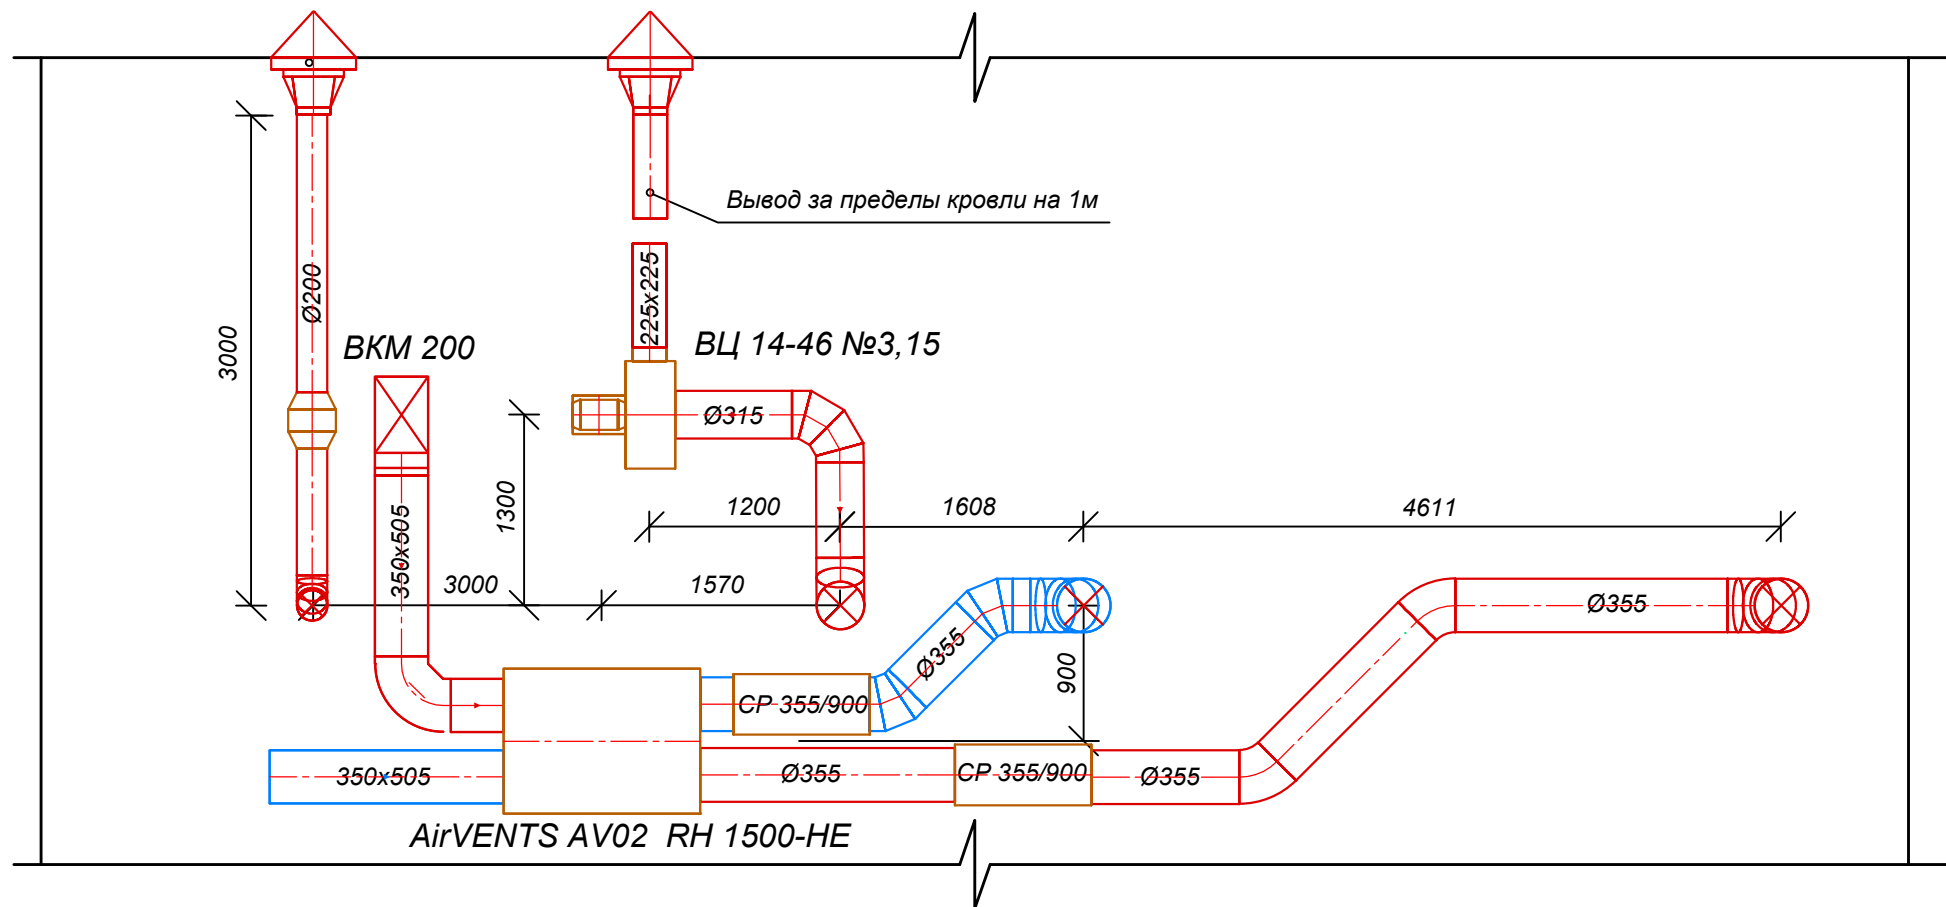

						06/06-18-ОВ			
						Эскизный проект систем вентиляции			
Изм.	Кол.	Лист	N док	Подпись	Дата	Заведение общественного питания	Стадия	Лист	Листов
Исполнил		Николаенко			06.06.18		РП	3	6
Проверил		Николаенко			06.06.18		ИР Днепр		
Нормаконтроль		Иконников			06.06.18				
Разрез 1-1									

Наименование и техническая характеристика	Тип, марка	Завод изготов.	Единицы измерения	Кол-во	Примечания
1	2	3	4	5	6
Система ПВ1					
Приточно-вытяжная установка N=2,3 кВт, 1ф	AV02RH1500-HE	Вентс	шт.	1	
Шумоглушитель	CP 355/900	Вентс	шт.	2	
Гравитационная заслонка	KOM1 500x350	Вентс	шт.	1	
Гибкая вставка	BBГ 355	Вентс	шт.	2	
Решетка наружная	КГ 500x350	Вентс	шт.	2	
Анемостат металлический	AM 250 ВРФ	Вентс	шт.	14	
В-од из оцинкованной стали б=0,55 500x350	ГОСТ 19904-90		м.кв.	6,8	4 м
В-од из оцинкованной стали б=0,55 Ø355	ГОСТ 19904-90		м.кв.	20,52	18,4 м
В-од из оцинкованной стали б=0,55 Ø250	ГОСТ 19904-90		м.кв.	17,44	22,2 м
Фасонные изг. из оцинкованной стали б=0,55	ГОСТ 19904-90		м.кв.	20,4	
Листовая изоляция толщ. 10 мм	K-FLEX ST DUCT		м.кв.	65,16	
Крепление воздуховодов			кг	70	
Кронштейны для крепления ПВУ			компл.	1	
Система П1					
Приточная установка N=0,17 кВт, 1ф	BKM 315	Вентс	шт.	1	Заказчик
Канальный калорифер N=9,0 кВт, 3ф	HK 315-9,0-3	Вентс	шт.	1	Заказчик
Регулятор температуры 1ф	РТ-10	Вентс	шт.	1	
Реле перепада давления воздуха 1ф	ДТВ 500	Вентс	шт.	1	
Гибкая вставка	BBГ 315	Вентс	шт.	2	
Шумоглушитель	CP 315/900	Вентс	шт.	1	
Анемостат металлический	AM 200 ВРФ	Вентс	шт.	4	
В-од из оцинкованной стали б=0,55 Ø315	ГОСТ 19904-90		м.кв.	7,13	7,2 м
В-од из оцинкованной стали б=0,55 Ø250	ГОСТ 19904-90		м.кв.	2,98	3,8 м
Фасонные изг. из оцинкованной стали б=0,55	ГОСТ 19904-90		м.кв.	4,55	
Минераловатная изоляция толщ. 10 мм			м.кв.	14,66	
Крепление воздуховодов			кг	17	
Кронштейны для крепления ПУ			компл.	1	

						18/06-18-ОВ			
						Эскизный проект систем вентиляции			
Изм.	Кол.	Лист	N док	Подпись	Дата	Заведение общественного питания			
Исполнил		Николаенко			18.06.18				
Проверил		Николаенко			18.06.18	Спецификация ПВ1, П1			
Нормоконтроль		Иконников			18.06.18				
						Стадия	Лист	Листов	
						РП	7	8	
						IP Днепр			

