




План 1-го этажа

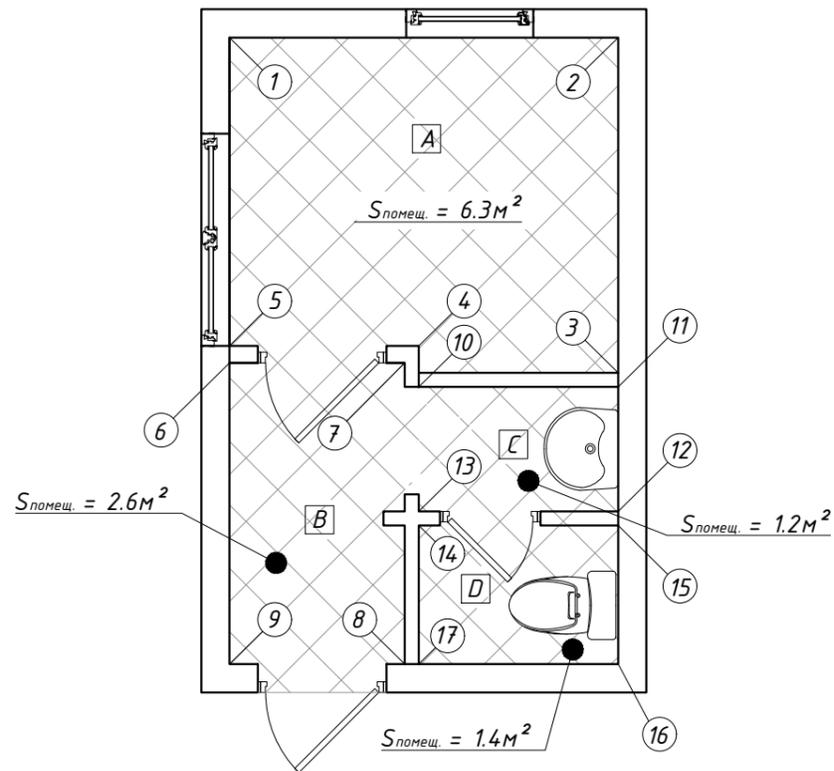


Развертка стен помещения А

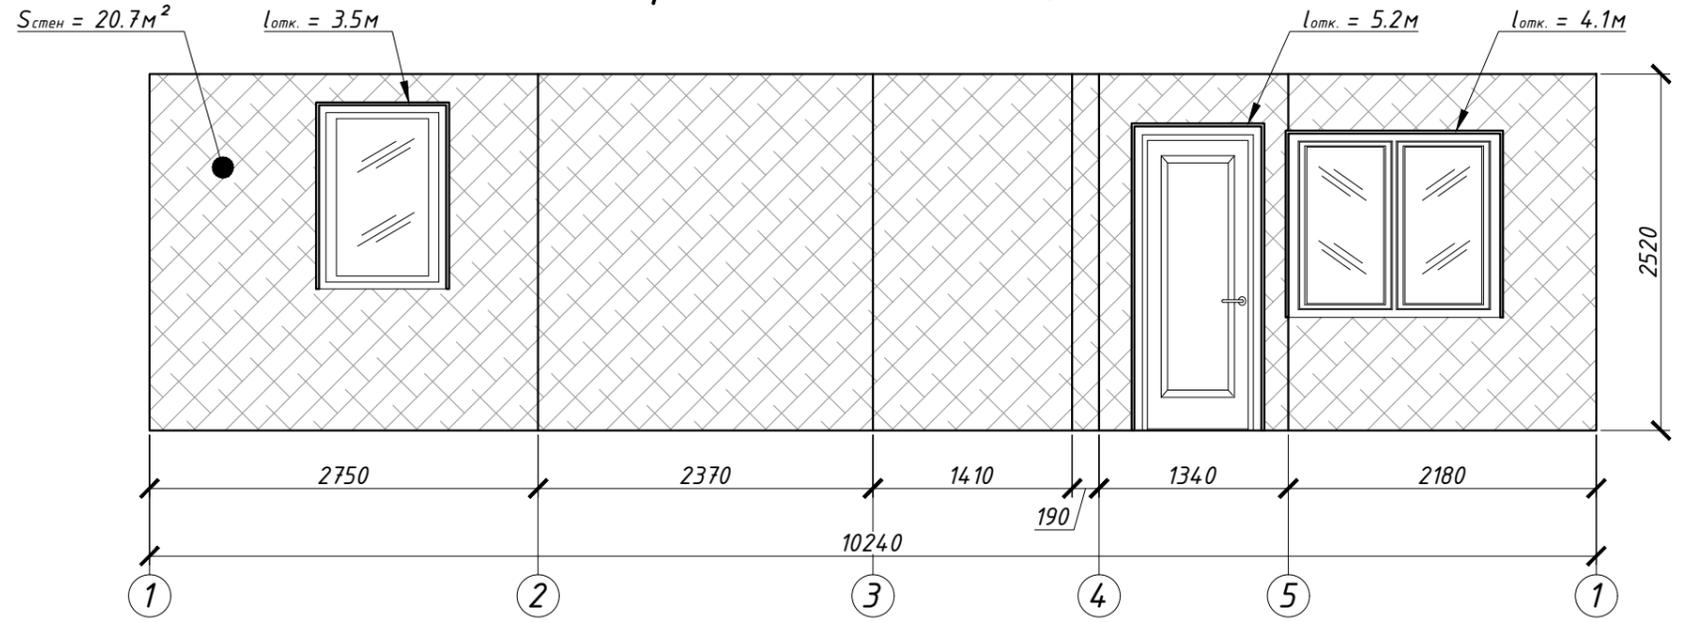


Развертка стен помещения В

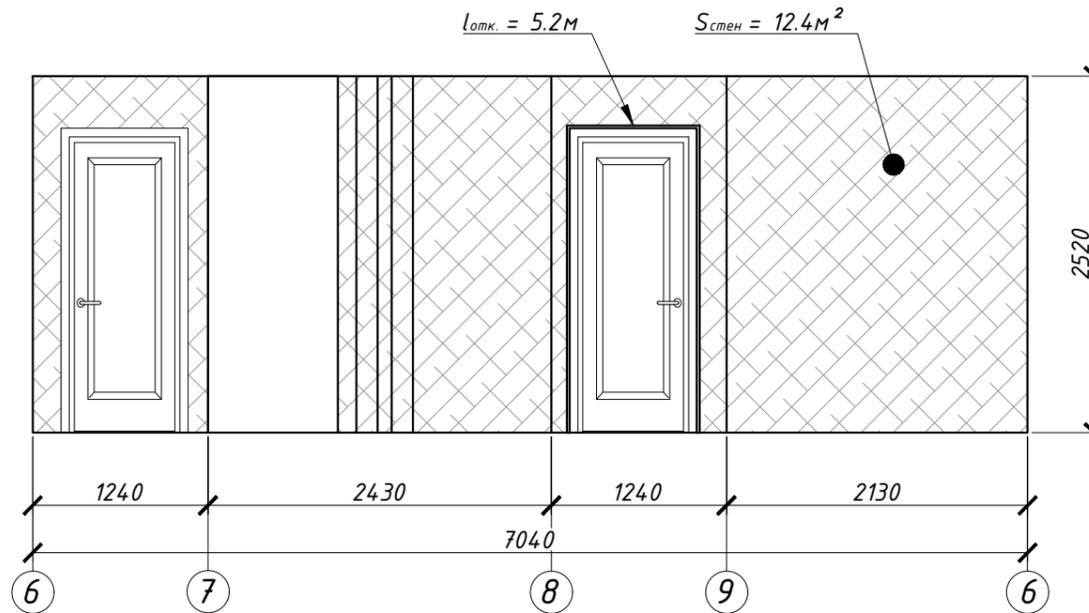

Развертка стен помещения С

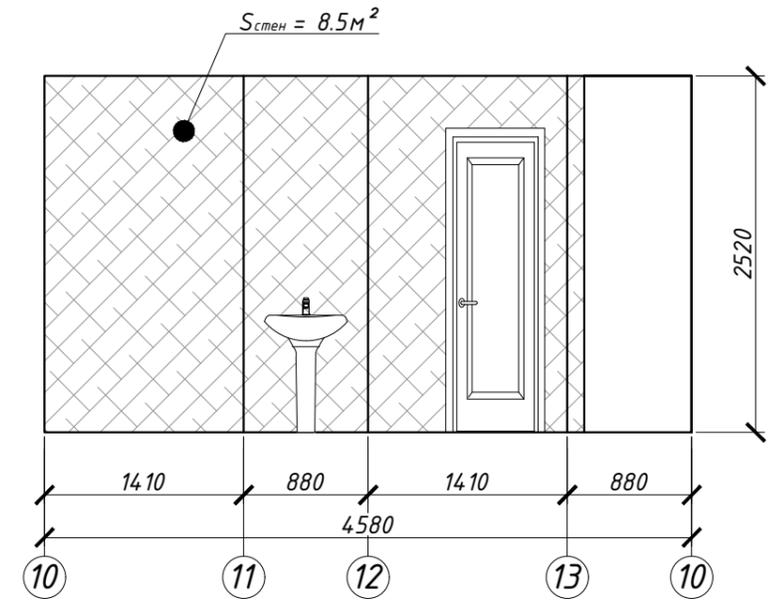

Развертка стен помещения D

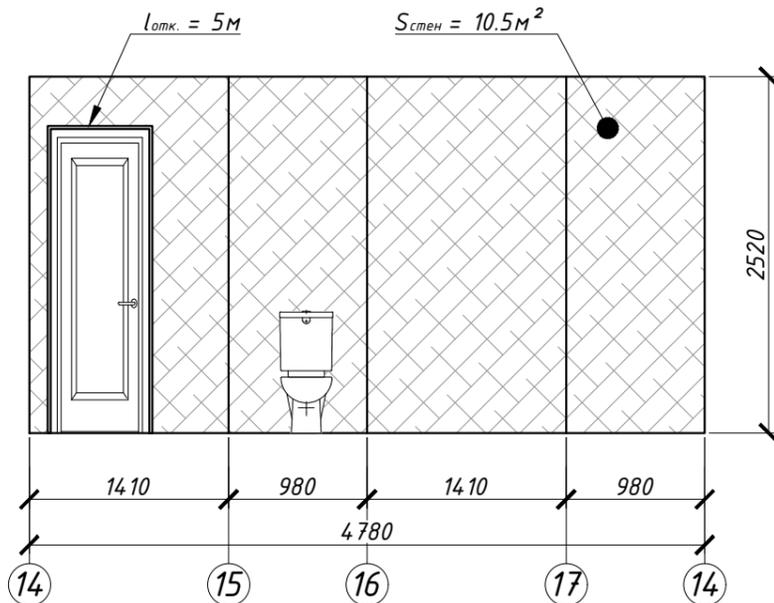

Изм.	Кол.	Лист	Ндоп.	Подпись	Дата	Стадия	Лист	Листов
ГИП							1	
Н. контр.								
Проверил								
Разработал								
							ПТК ООО "Агромат"	


Узгоджено

Взам. инв. №
Підпис і дата
Інв. № оригін.


Ведомость характеристик помещений

	Ед. изм.	1 этаж				2 этаж		Всего
		Помещ. А	Помещ. В	Помещ. С	Помещ. D	Помещ. Е	Помещ. F	
Стены	м ²	20.7	12.4	8.5	10.5	19.0	18.8	89.9
Полы/потолки	м ²	6.3	2.6	1.2	1.4	7.0	4.8	23.3
Откосы	м	12.8	10.2	-	5.0	17.5	5.2	55.7


Совмещенный план элементов электрической сети и освещения 1-го этажа

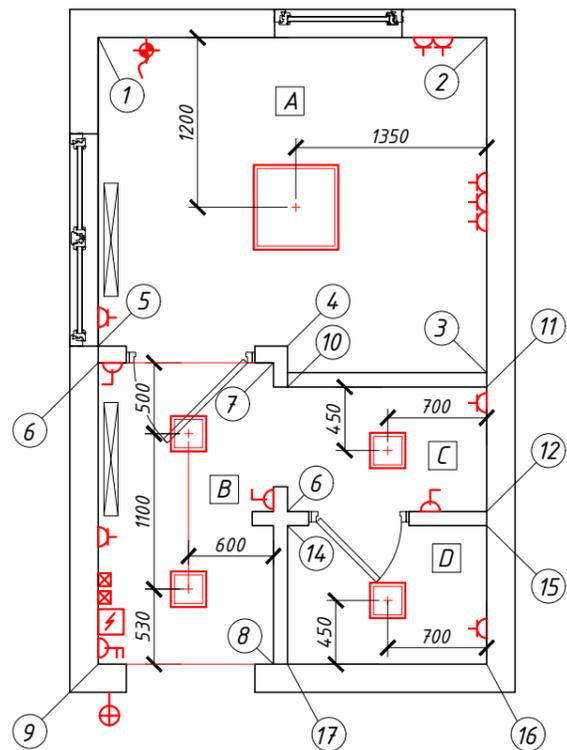


Развертка стен помещения А

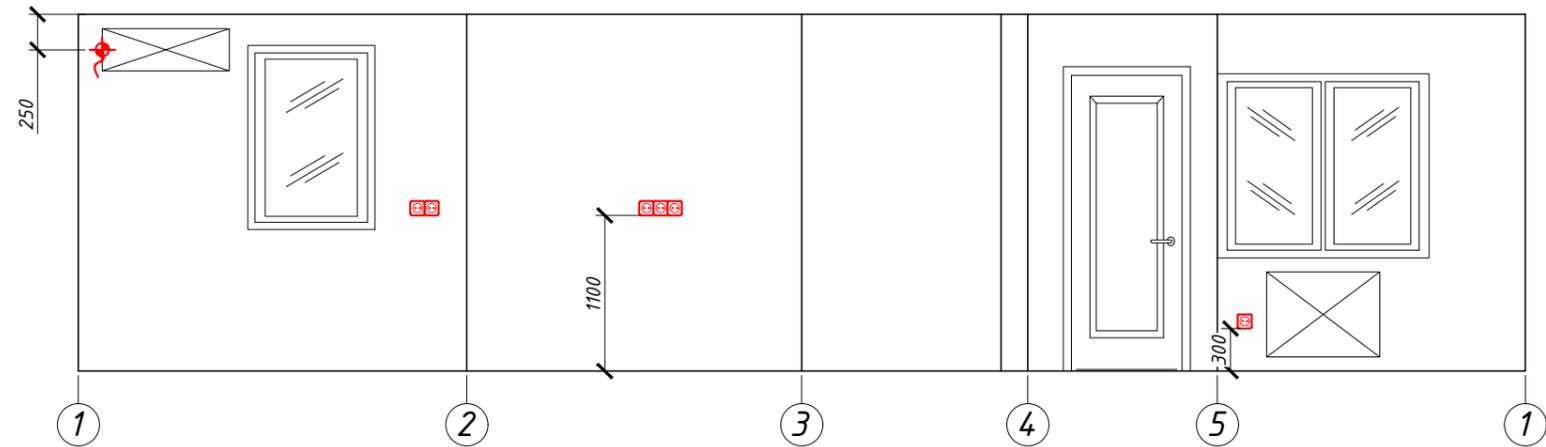


Развертка стен помещения В

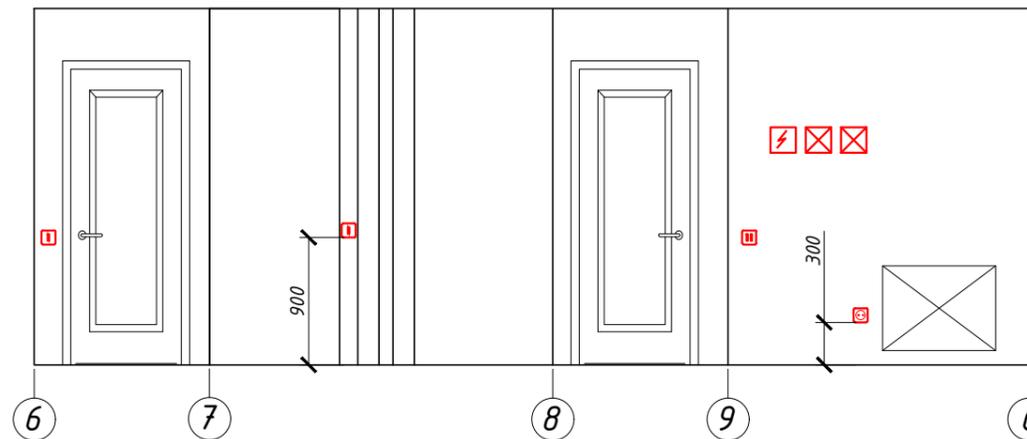

Развертка стен помещения С

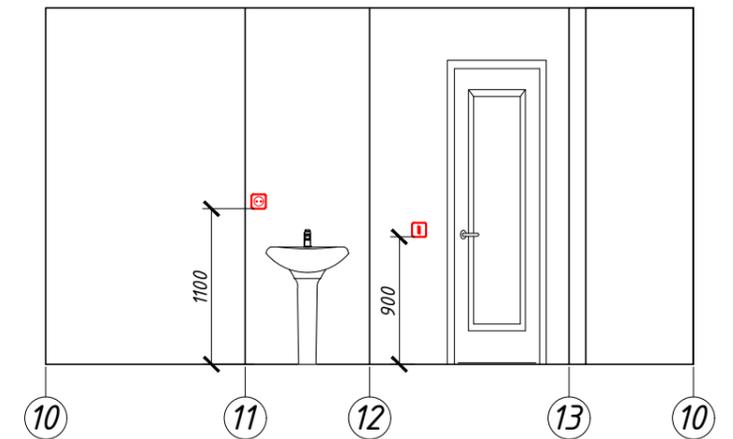

Развертка стен помещения D

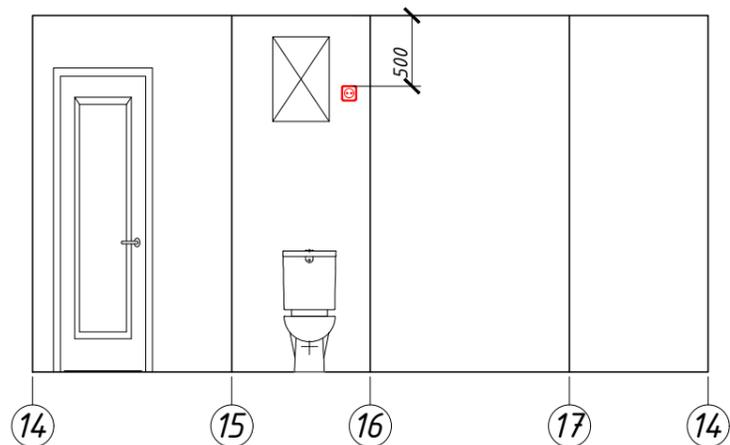

1. Условные обозначения смотр. лист 5.

Узгоджено

Взам. инв. №


Підпис і дата

Інв. № оригін.


Изм.	Кол.	Лист	Ндоп.	Подпись	Дата	Стадия	Лист	Листов
ГИП							4	
Н. контр.								
Проверил								
Разработал								
							ПТК 000 "Агромат"	

Формат


Совмещенный план элементов электрической сети и освещения 2-го этажа

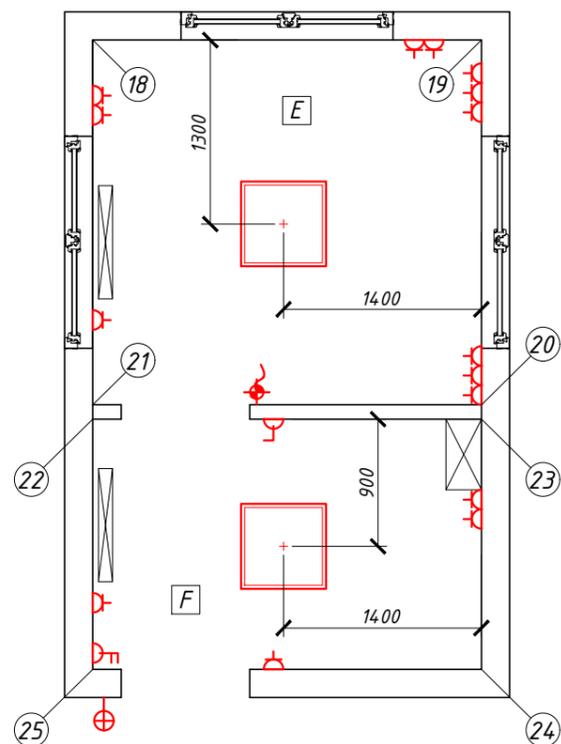

Развертка стен помещения E

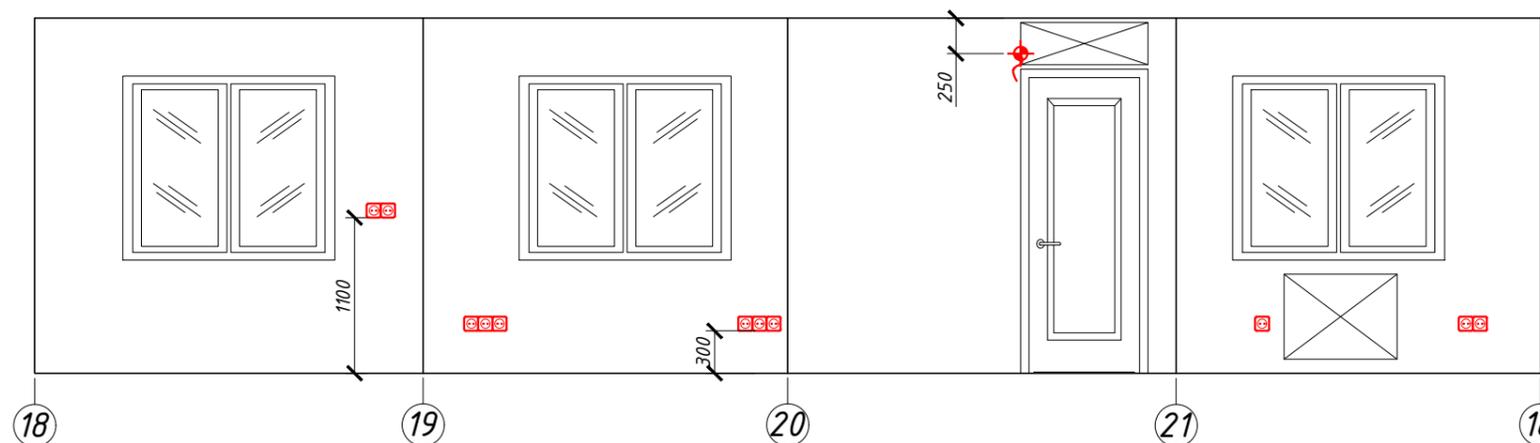

Развертка стен помещения F

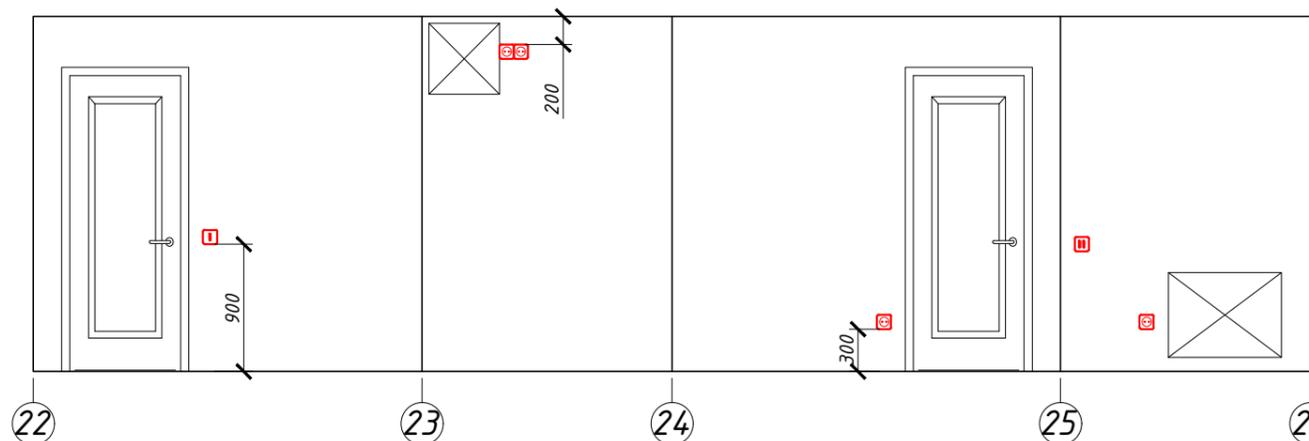

Условные обозначения

Условное обозначение	Наименование	Общее количество
	Вывод электрокабеля	2 шт.
	Одиночная розетка	7 шт.
	Двойная розетка	4 шт.
	Тройная розетка	3 шт.
	Одиночный выключатель	4 шт.
	Двойной выключатель	2 шт.
	Щиток электрический	1 шт.
	Подвесная светодиодная панель	6 шт.
	Наружный светильник	2 шт.

Узгоджено

Взам. инв. №

Підпис і дата

Інв. № оригін.

Изм.	Кол.	Лист	Ндоп.	Подпись	Дата	Стадия	Лист	Листов
							5	
ГИП Н. контр. Проверил Разработал							ПТК 000 "Агромат"	

Формат