



ОБМІРОЧНИЙ ПЛАН
М1:50

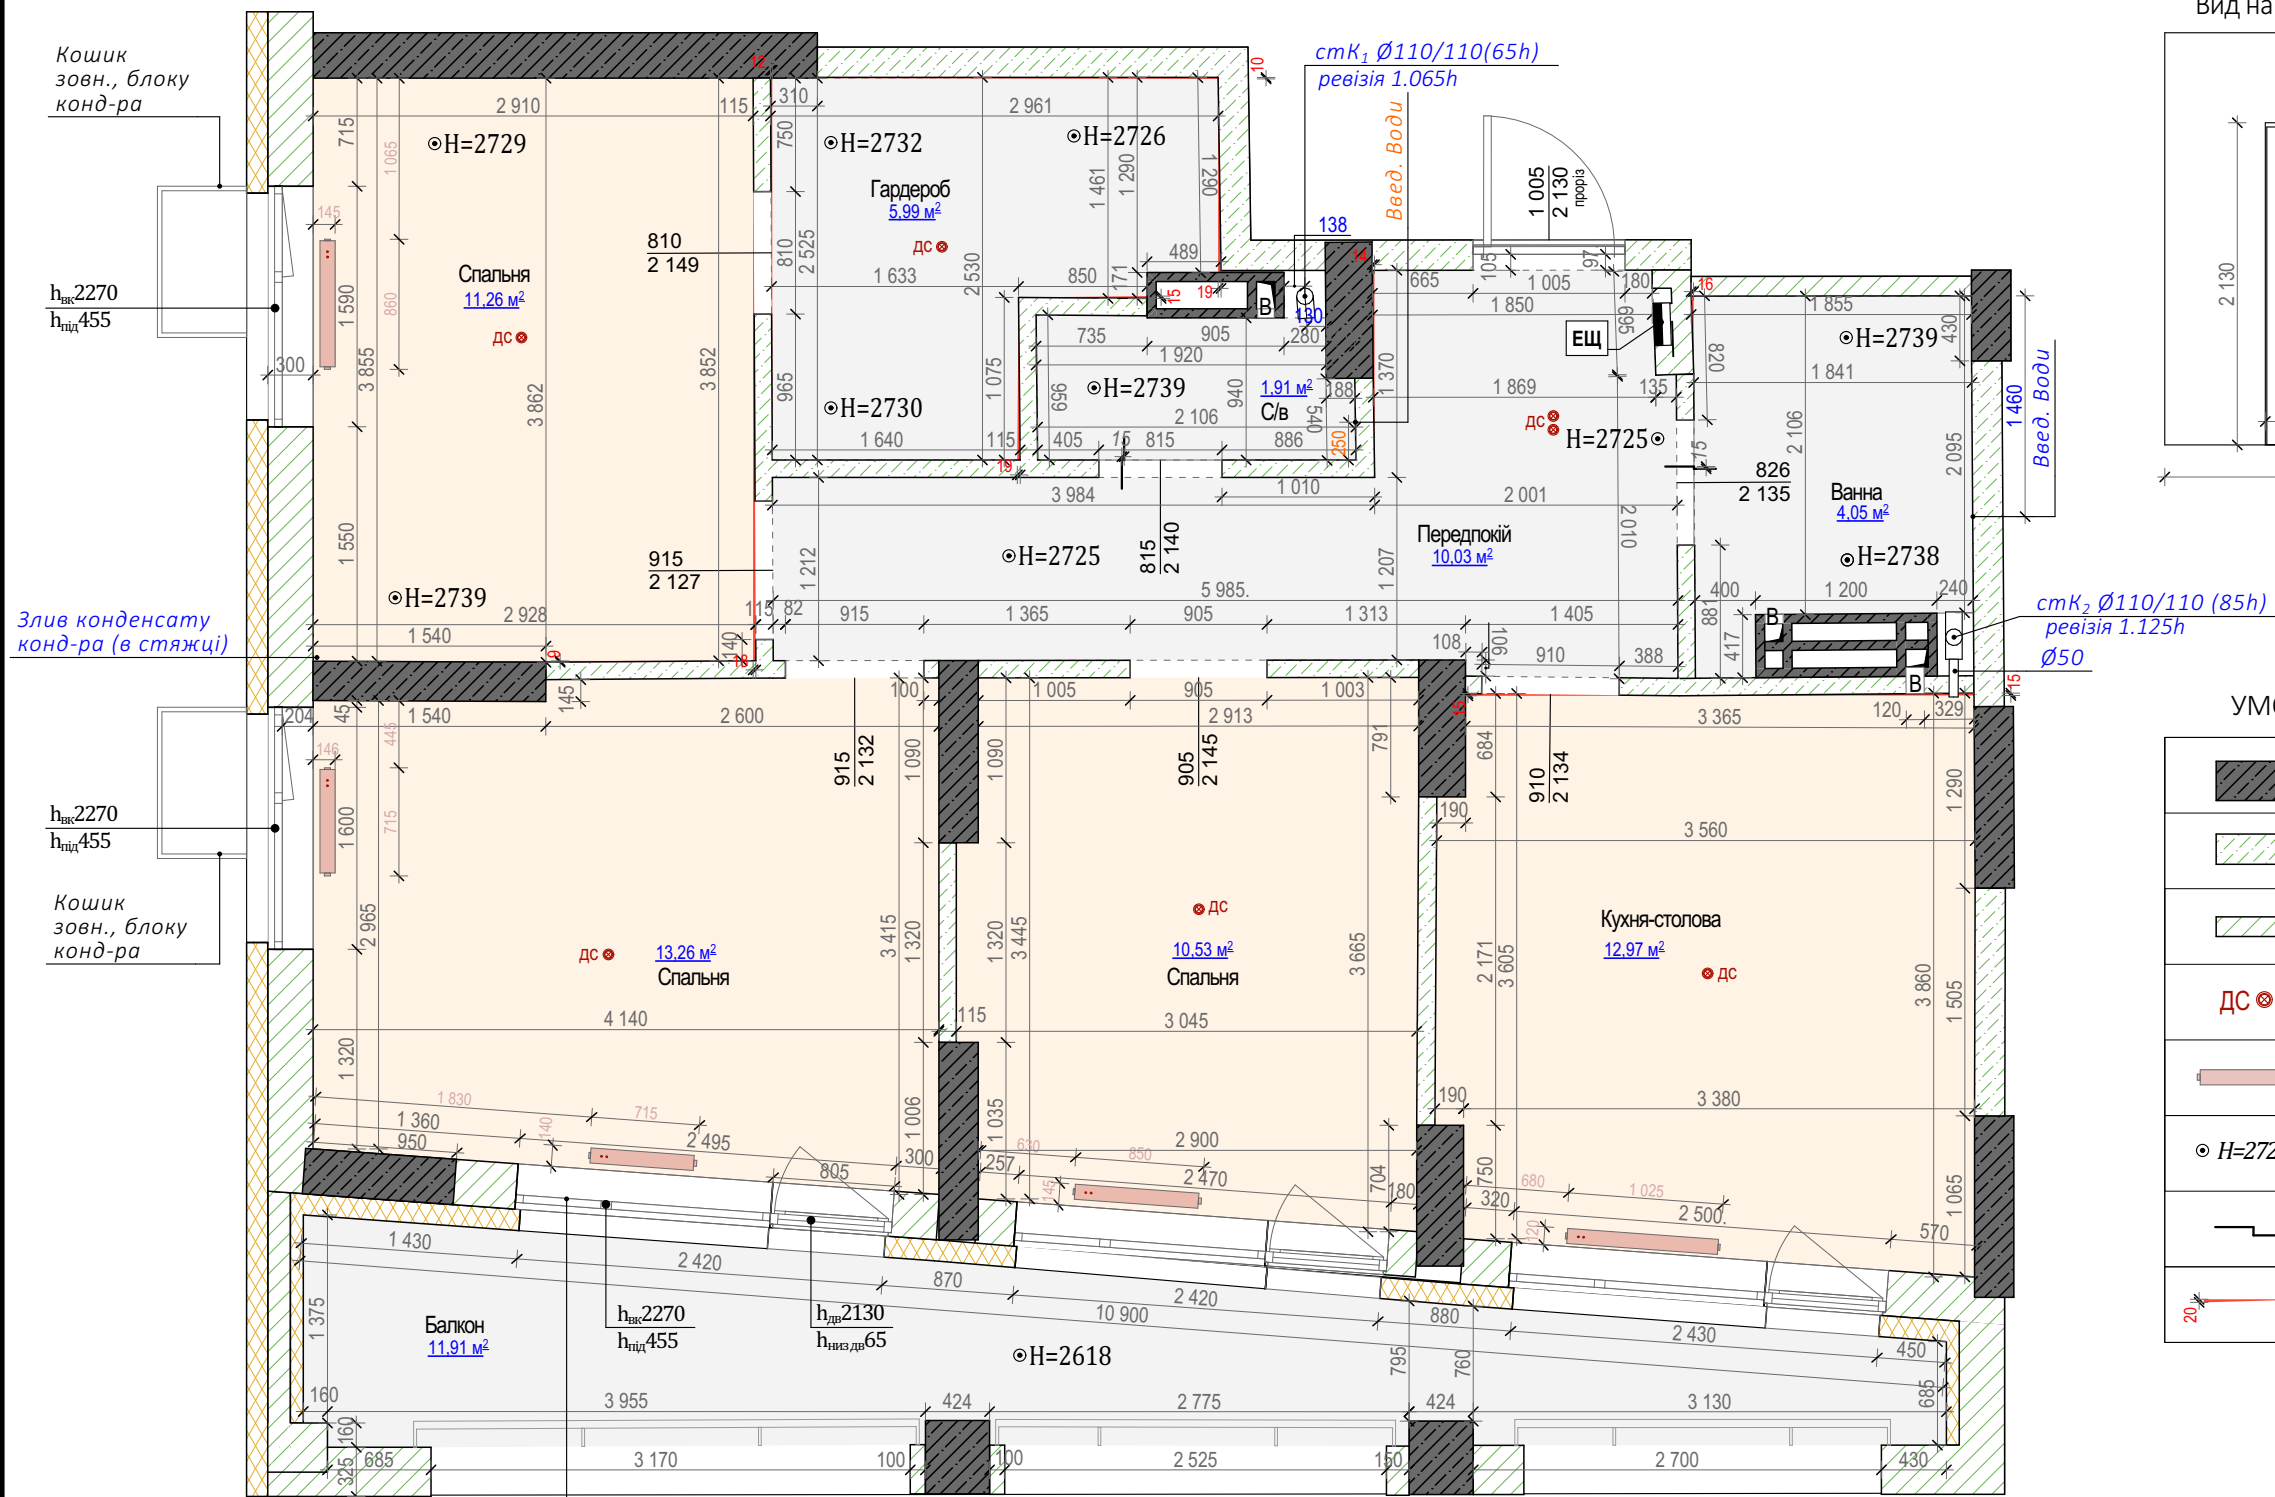

Деталі. Розгортки стін. (передпокій)

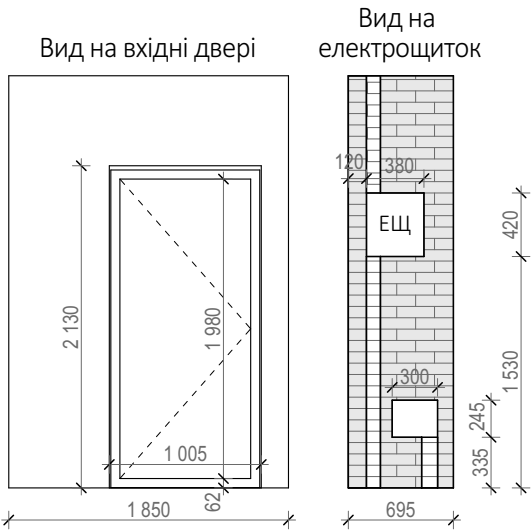


УМОВНІ ПОЗНАЧЕННЯ:

	З/б пілони
	кладка стін (шлакоблок)
	кладка стін (цегла)
	димовий сповіщувач
	радіатор опалення
	висота стелі
	перепад по підлозі
	тінь перекосу стін




Висота від верха відкриття віконних рам
до низу плити перекриття -130мм.
Враховати при опуску стель

						ФРК-2025-06-АІ			
						Проект 3-к квартири			
						за адресою: м. Київ, ЖК "SVITLO PARK", K5, кв-84			
Изм.	Кол.уч.	Лист	№Док.	Подп.	Дата	3-к квартира	Стадия	Лист	Листов
							АР	02	
							Обмірочний план	+380932531704 +380664353759	

ПЛАН МЕБЛЮВАННЯ
М1:50

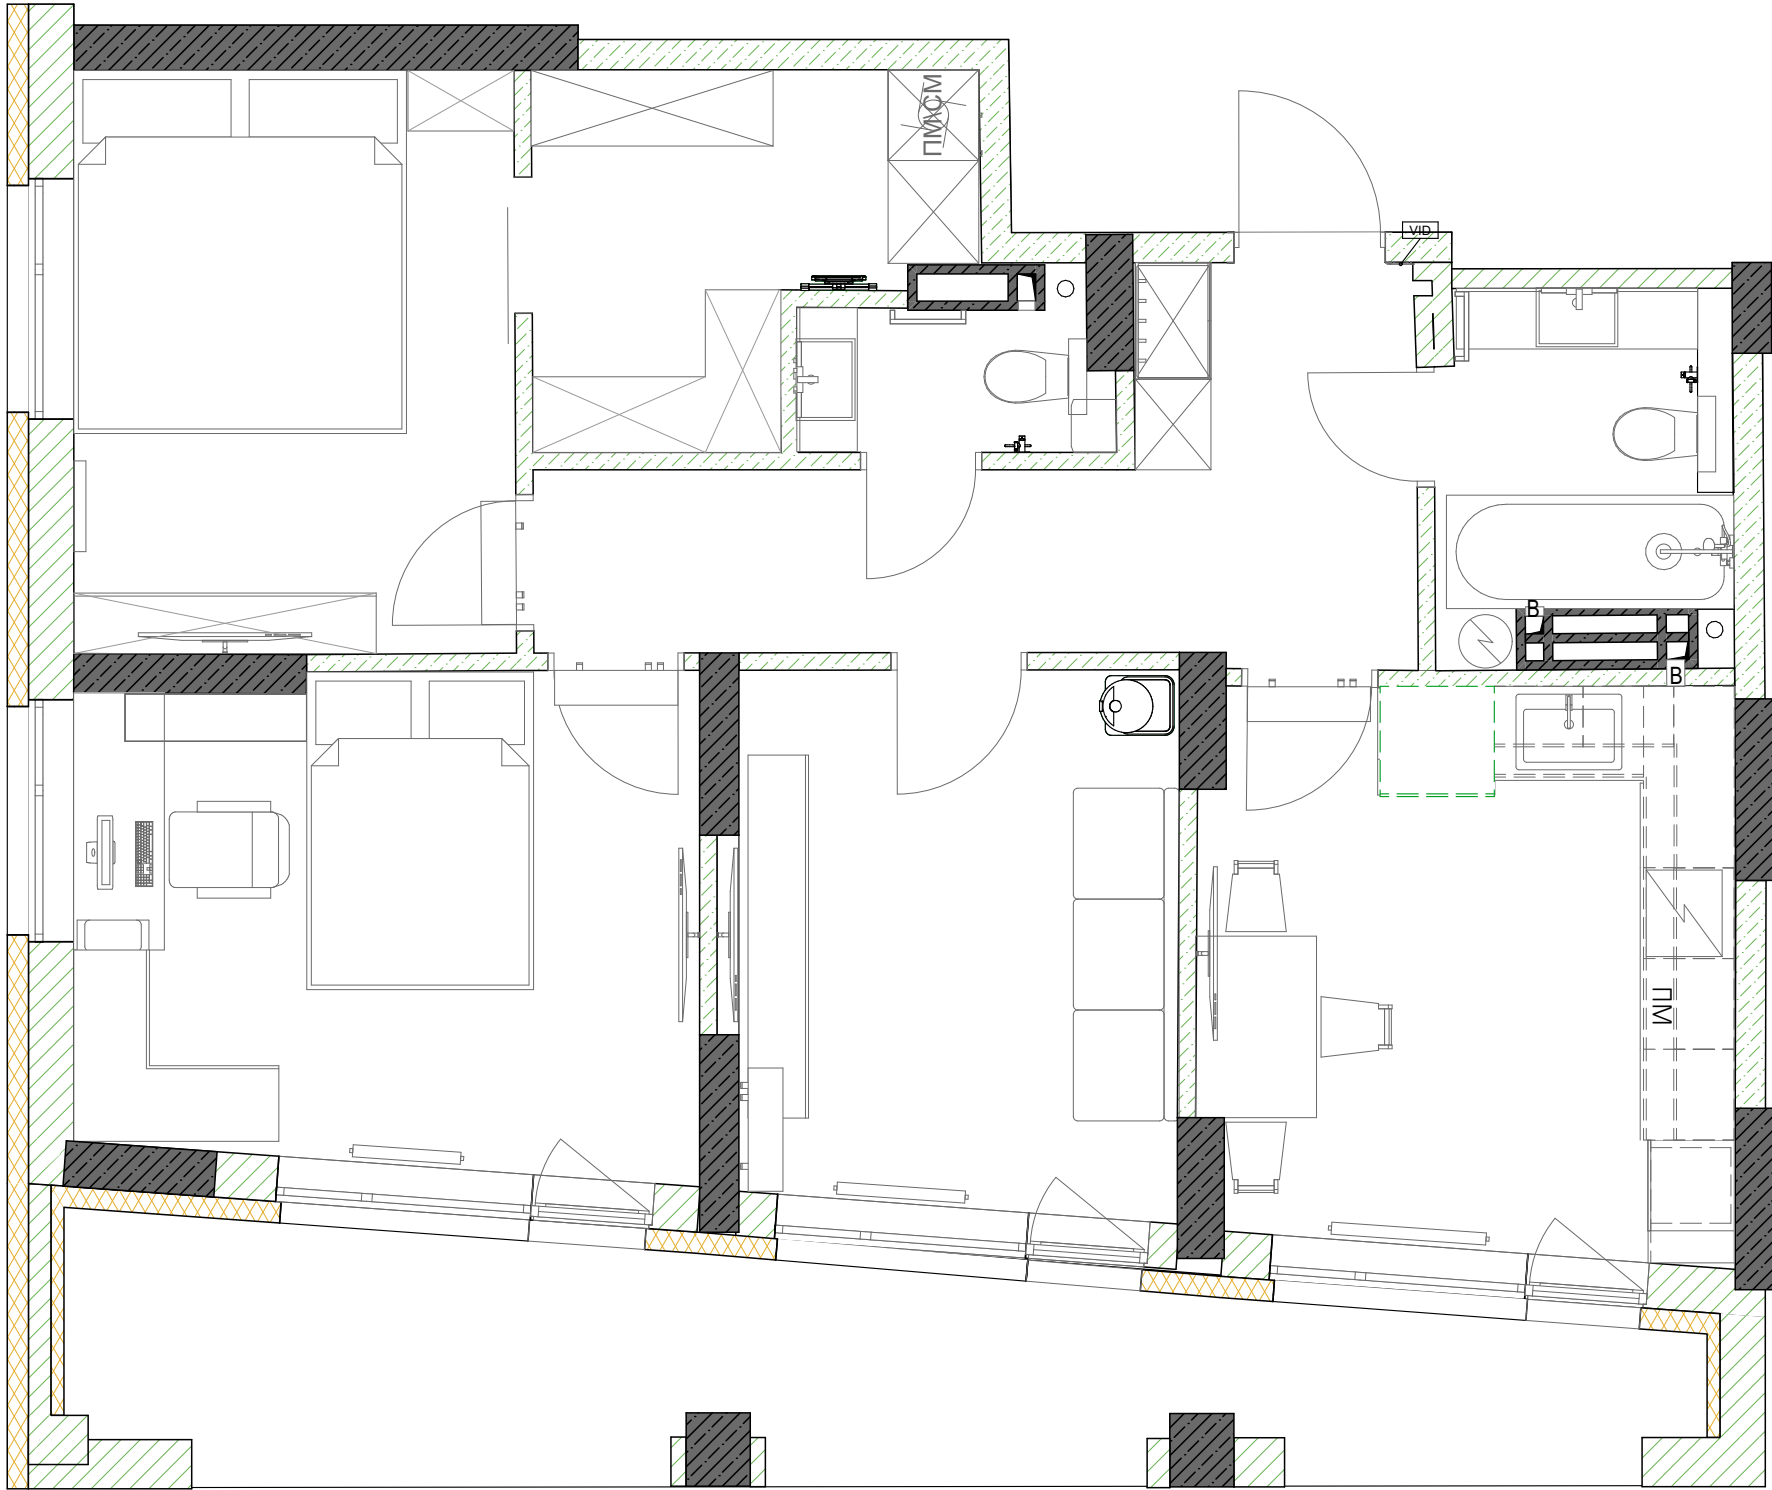

						ФРК-2025-06-АІ		
						Проект 3-к квартири за адресою: м. Київ, ЖК "SVITLO PARK", K5, кв-84		
Ізм.	Коп.уч.	Лист	№Док.	Подп.	Дата	3-к квартира	Стадія	Лист
							АР	03
						План меблювання	+380932531704 +380664353759	

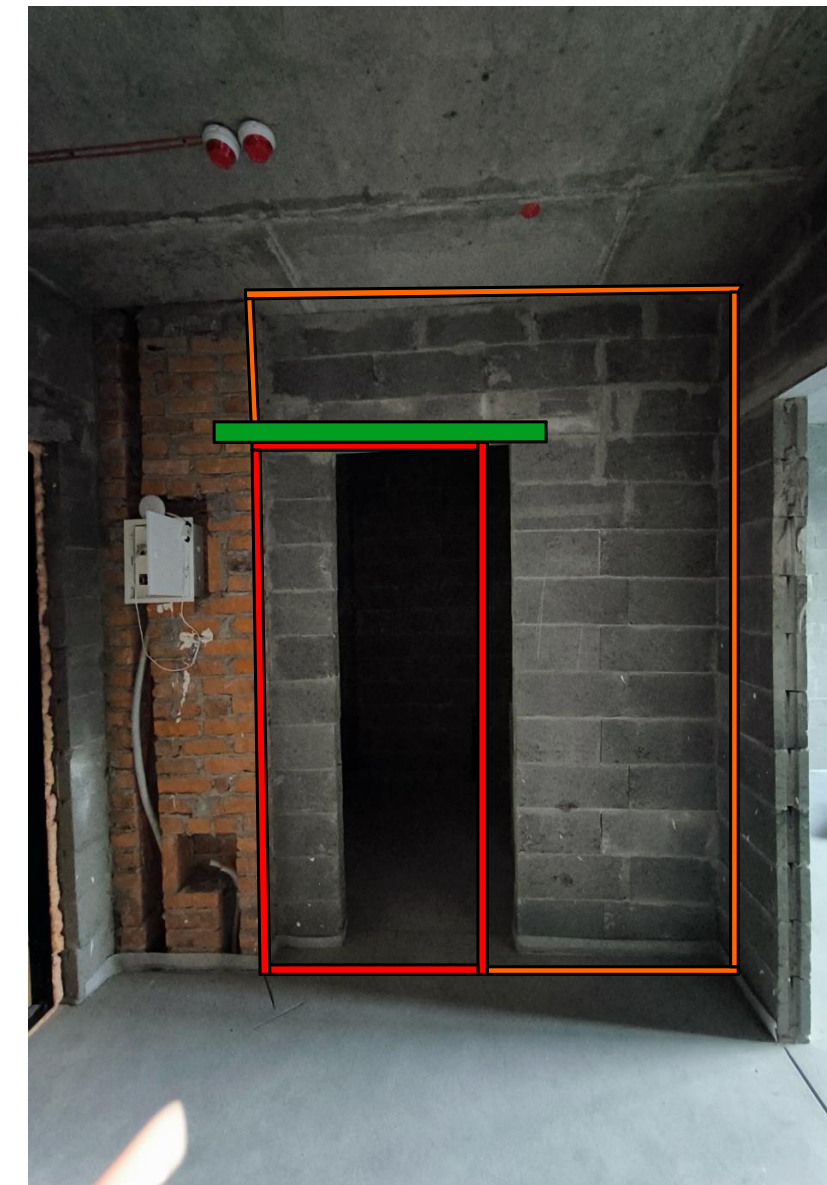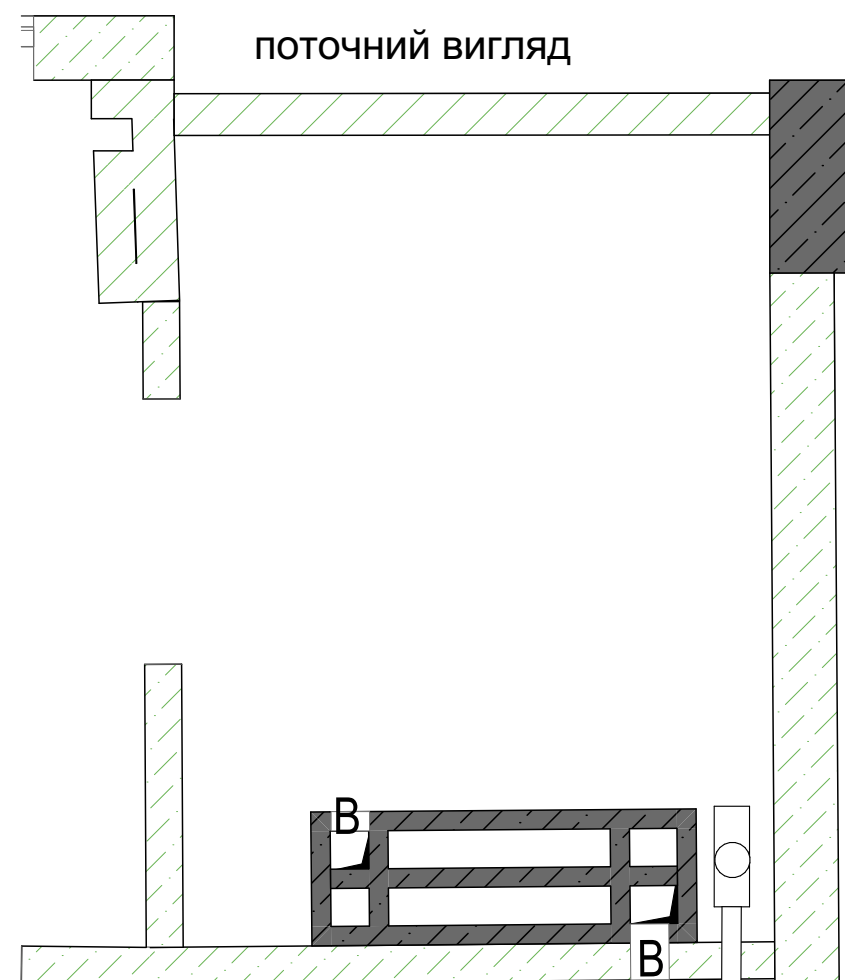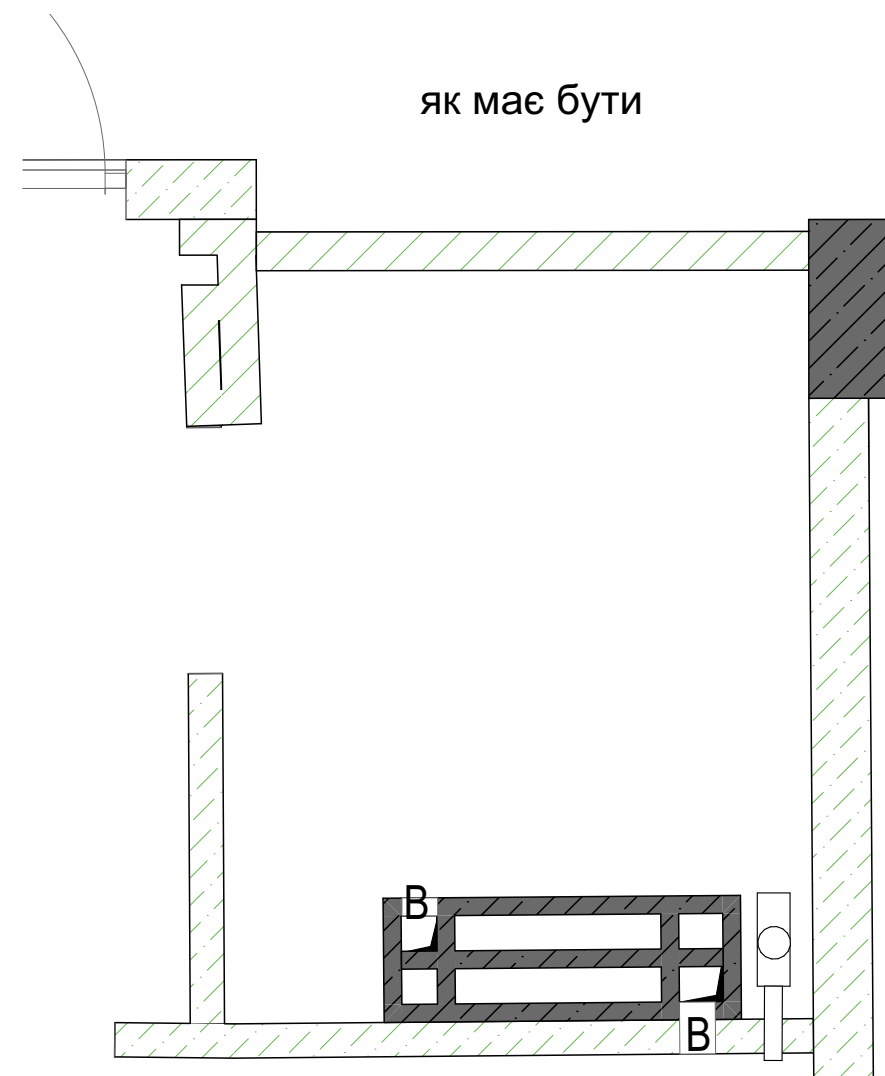



стіну перенести в бік коридору врівень з цегляною кладкою

змістити дверний отвір вліво врівень з цегляною кладкою


дверний отвір зробити для 800 мм дверей
розміром 870 мм на 2100 мм

бетонну балку врізати в цегляну кладку мінімум на 120 мм


						ФРК-2025-06-АІ		
						Проект 3-к квартири		
						за адресою: м. Київ, ЖК "SVITLO PARK", K5, кв-84		
Изм.	Коп.уч.	Лист	№Док.	Подп.	Дата	3-к квартира	Стадия	Лист
							АР	04
						План переносу стіни та дверного отвору	+380932531704 +380664353759	

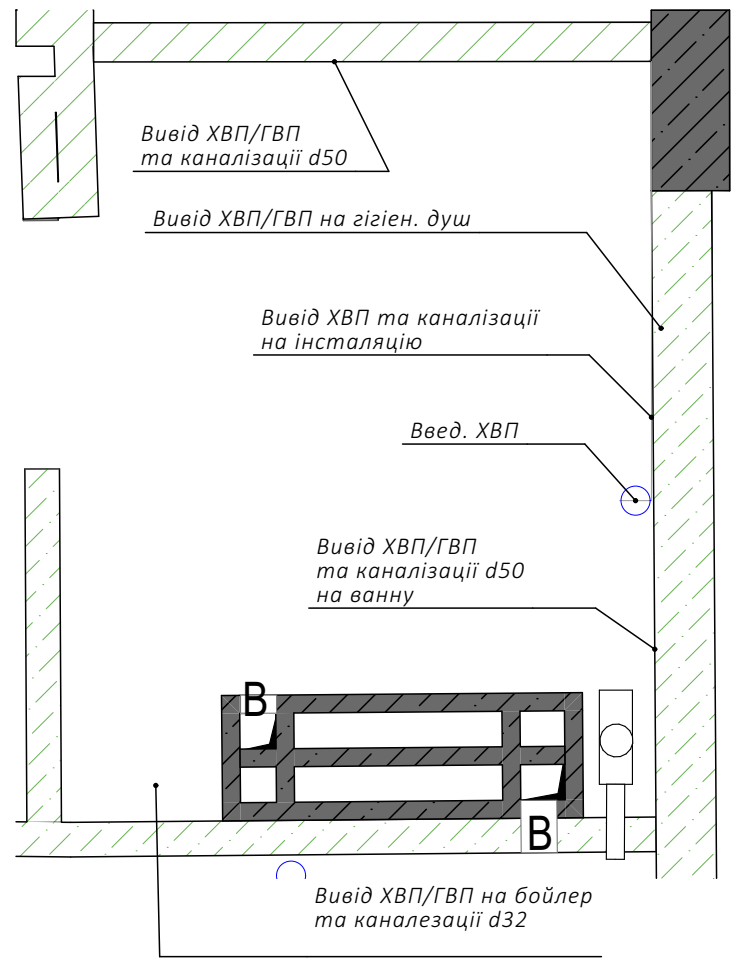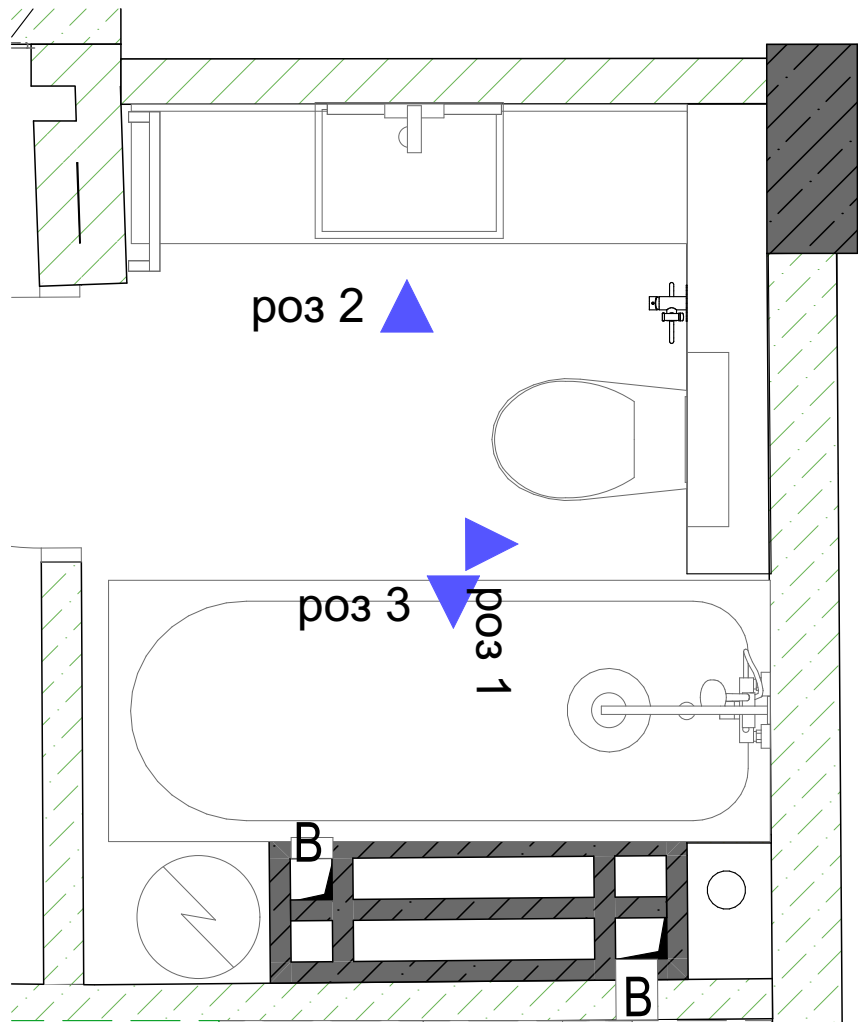


Розгортка 1

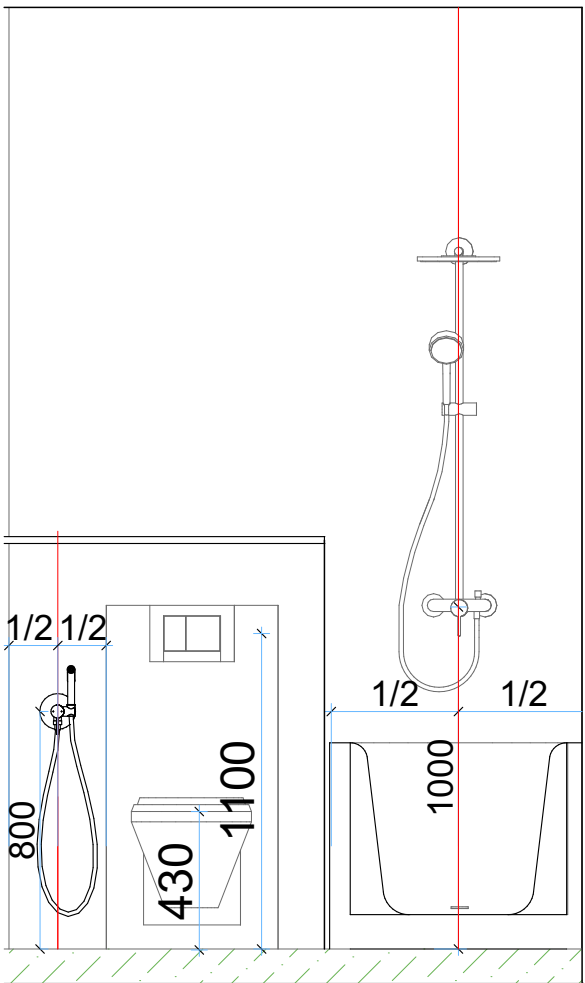


Розгортка 2

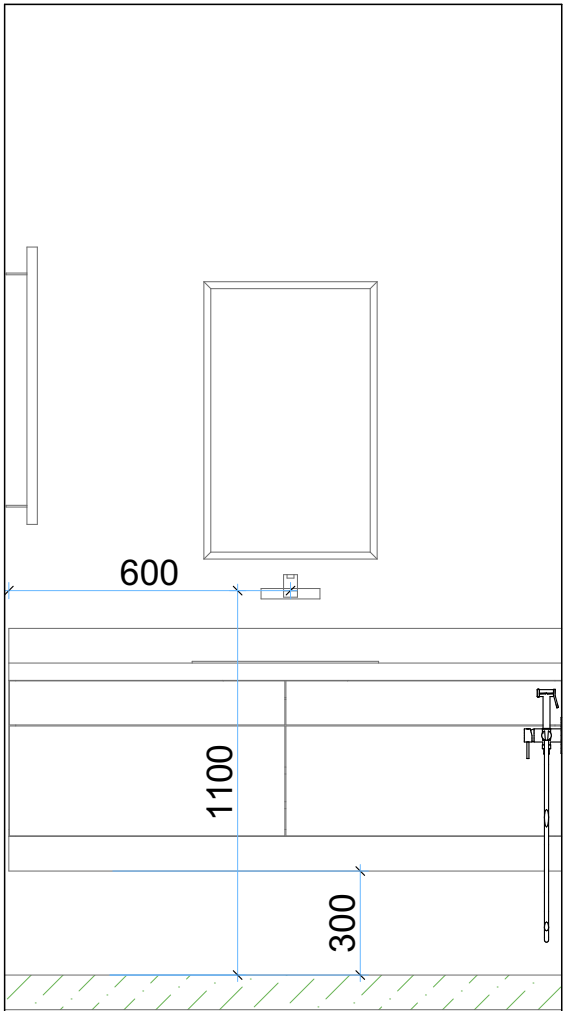


Розгортка 3

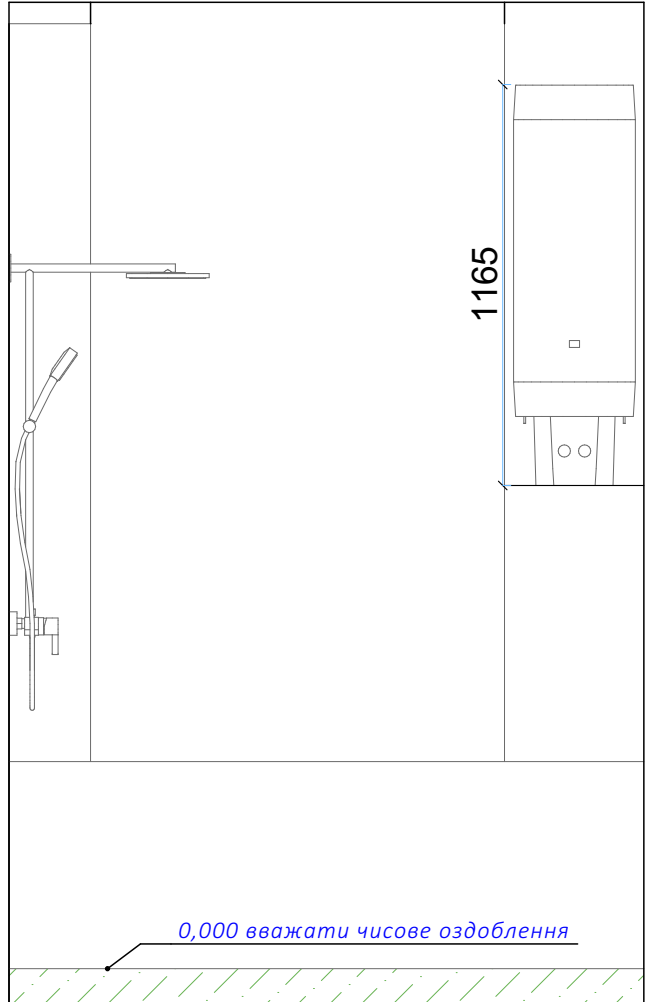



						ФРК-2025-06-АІ			
						Проект 3-к квартири			
						за адресою: м. Київ, ЖК "SVITLO PARK", K5, кв-84			
Изм.	Коп.уч.	Лист	№Док.	Подп.	Дата	3-к квартира	Стадия	Лист	Листов
							АР	05	
						Розгортка велика ванна	+380932531704		
							+380664353759		

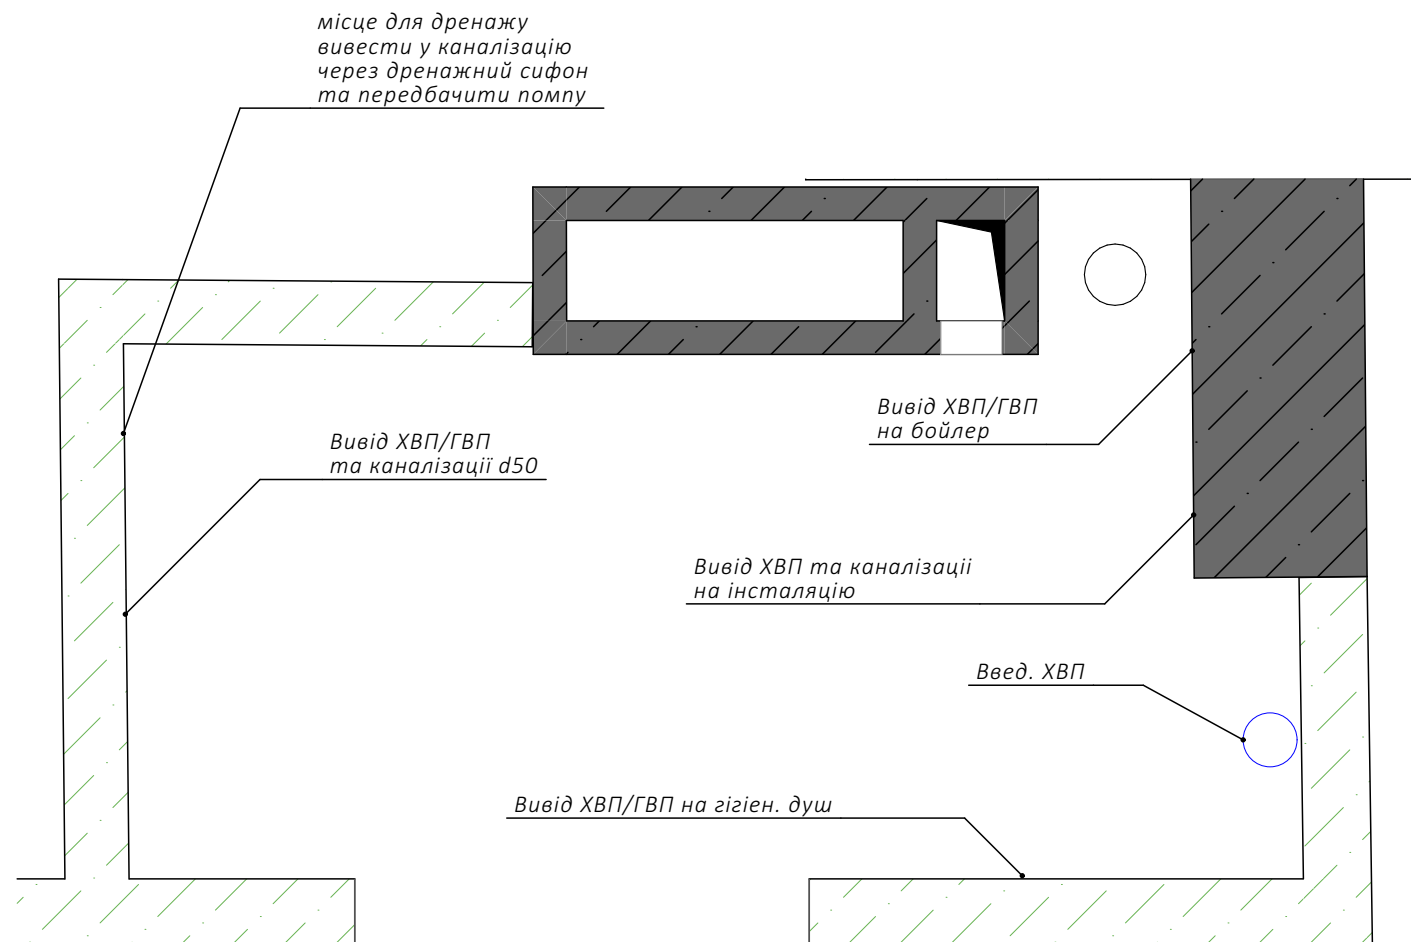


Розгортка 6

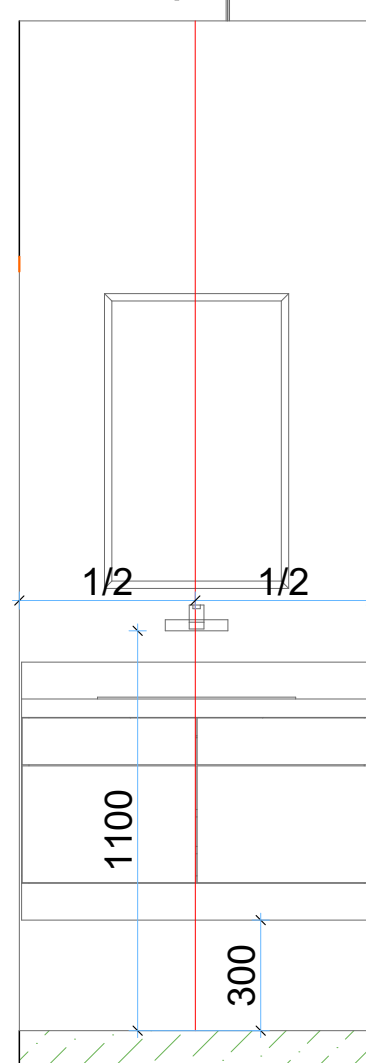


Розгортка 7

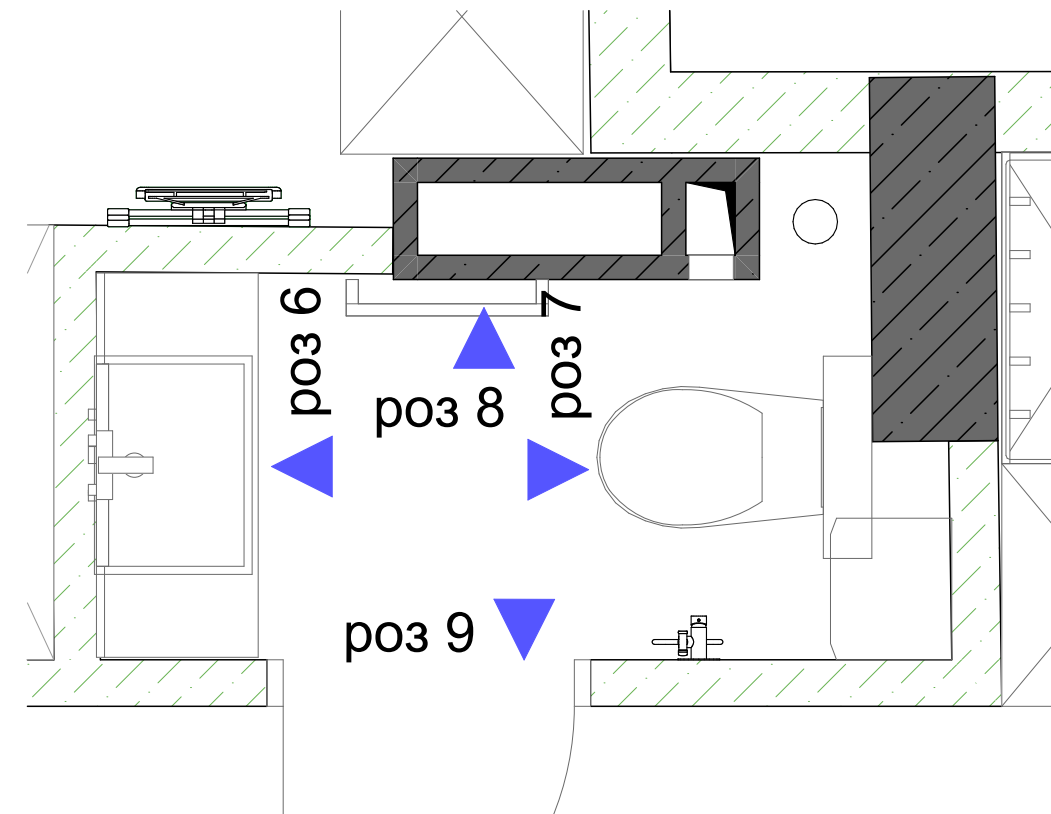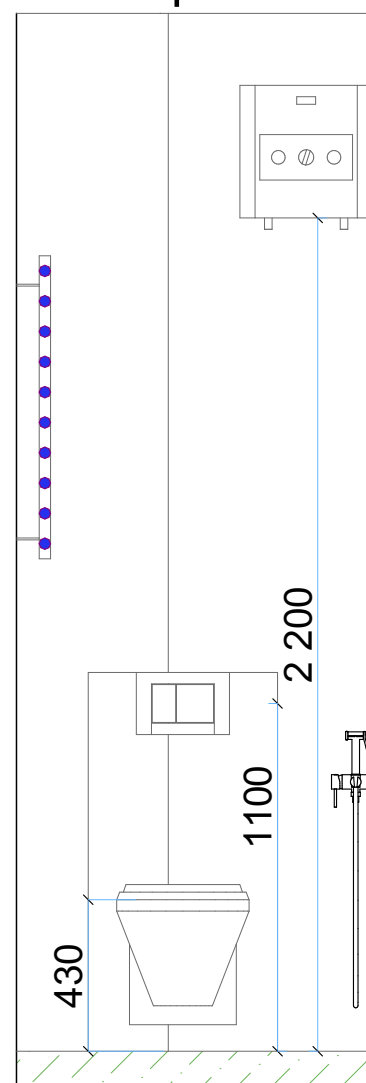



Розгортка 8

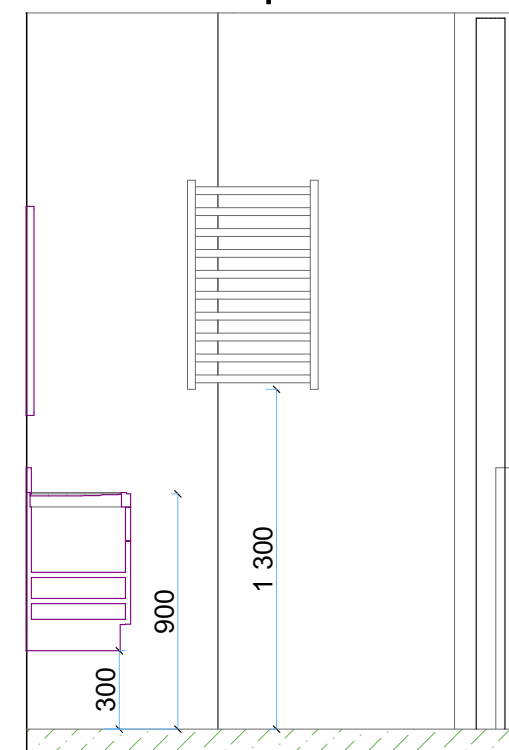


Розгортка 9

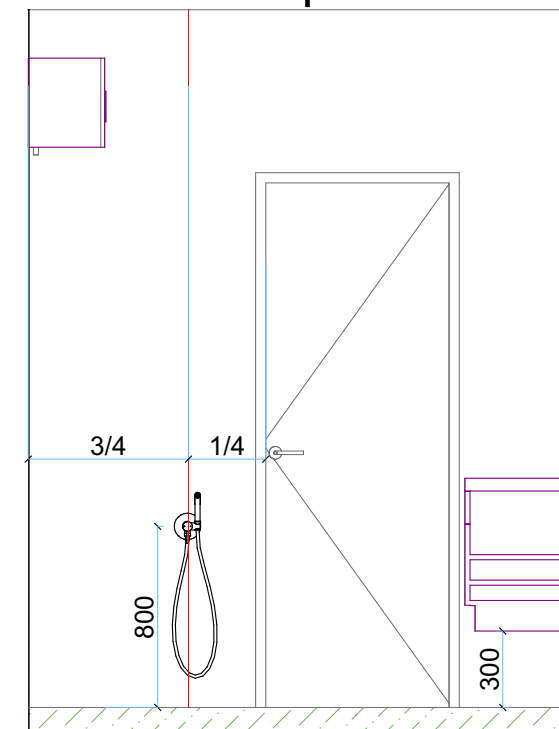


						ФРК-2025-06-АІ		
						Проект 3-к квартири		
						за адресою: м. Київ, ЖК "SVITLO PARK", K5, кв-84		
Изм.	Коп.уч.	Лист	№Док.	Подп.	Дата	3-к квартира	Стадия	Лист
							АР	06
						Розгортка мала ванна		+380932531704 +380664353759

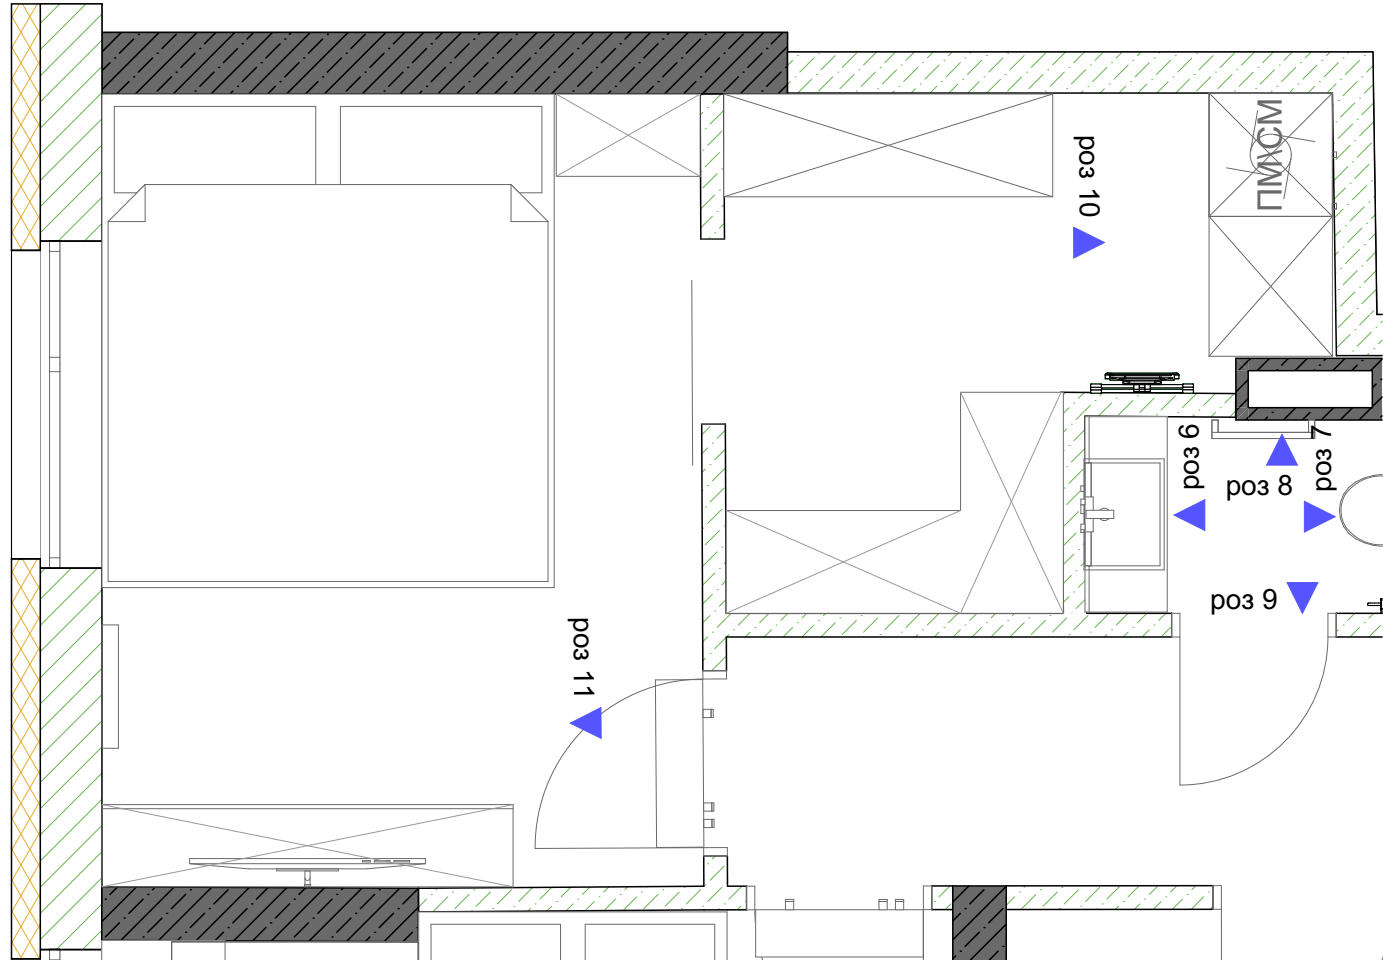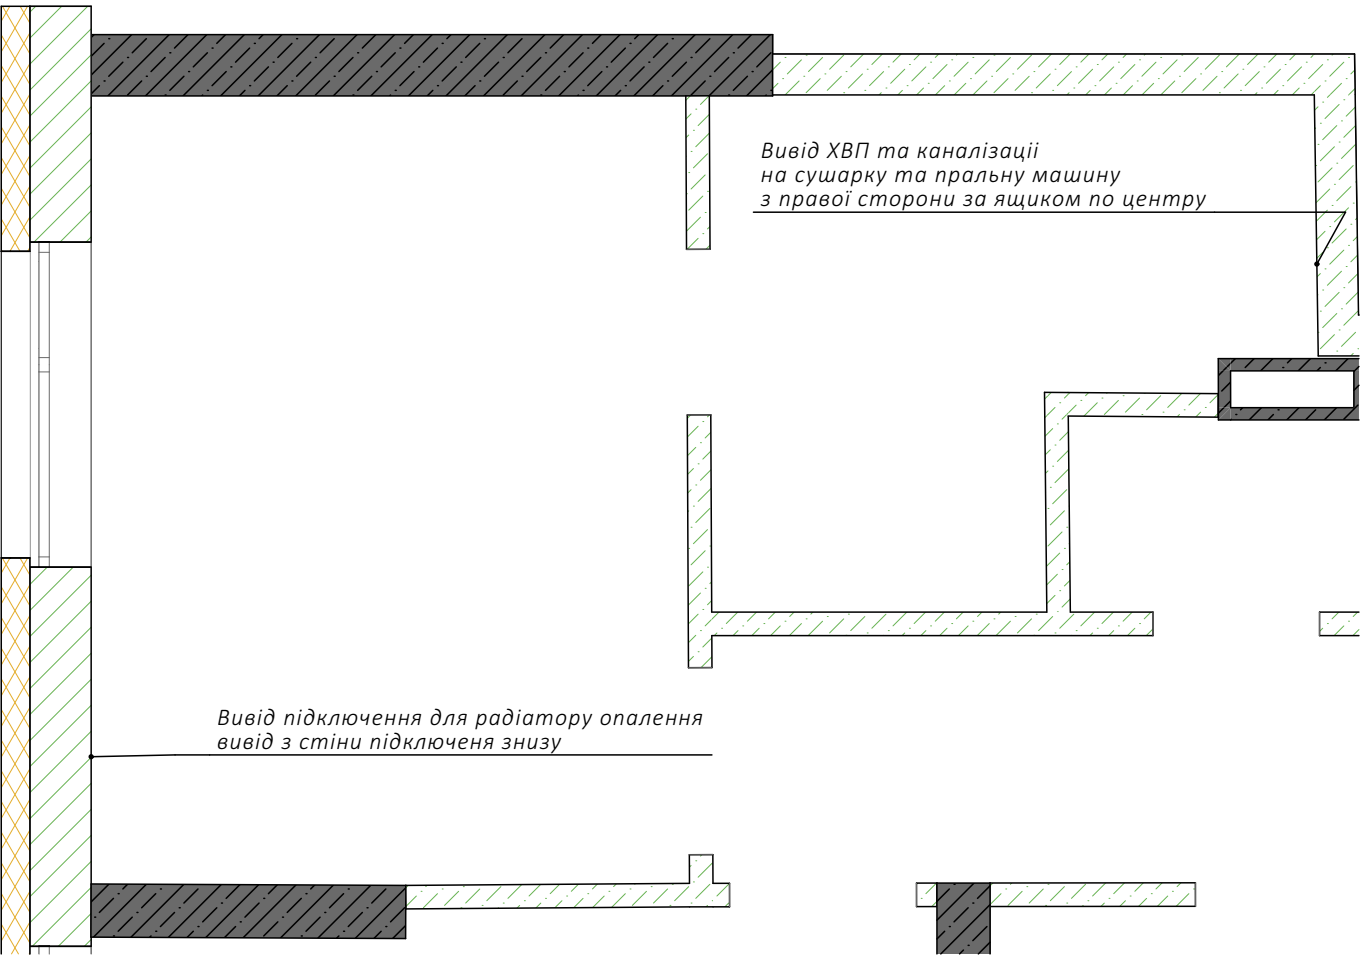




Розгортка 10

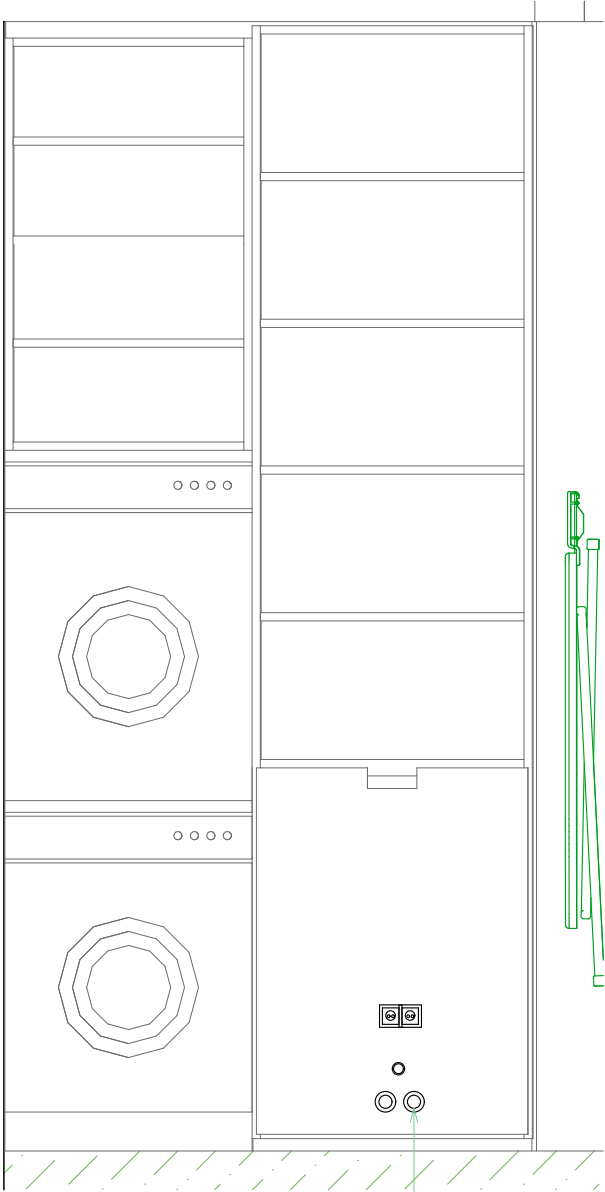


Розгортка 11

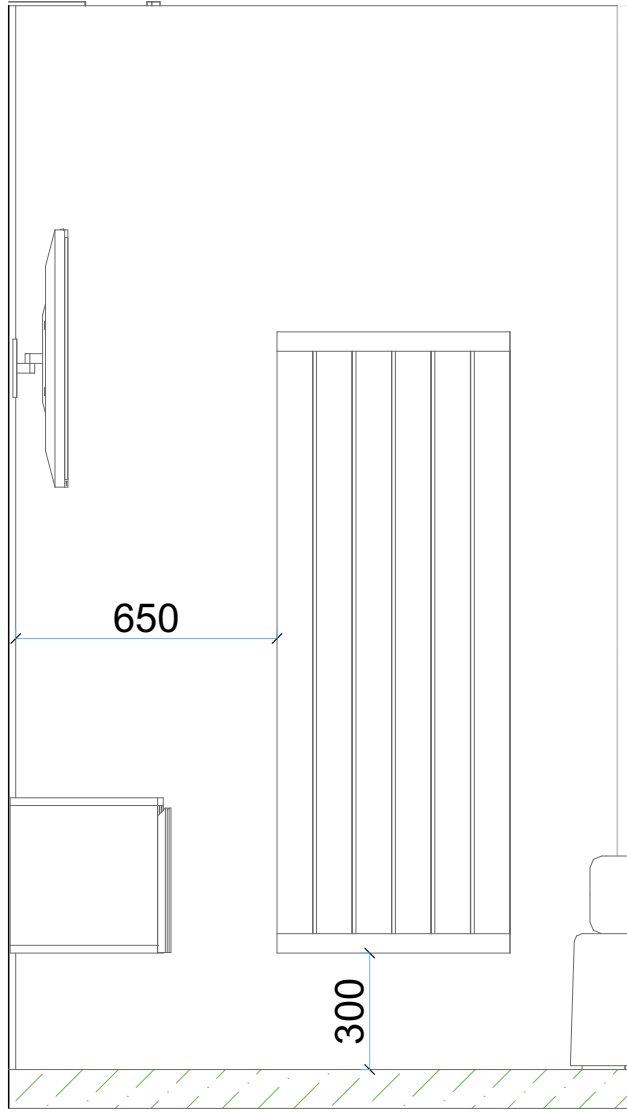

						ФРК-2025-06-АІ			
						Проект 3-к квартири			
						за адресою: м. Київ, ЖК "SVITLO PARK", K5, кв-84			
Изм.	Коп.уч.	Лист	№Док.	Подп.	Дата	3-к квартира	Стадия	Лист	Листов
							АР	07	
						Розгортка сантехніки гардероб		+380932531704 +380664353759	

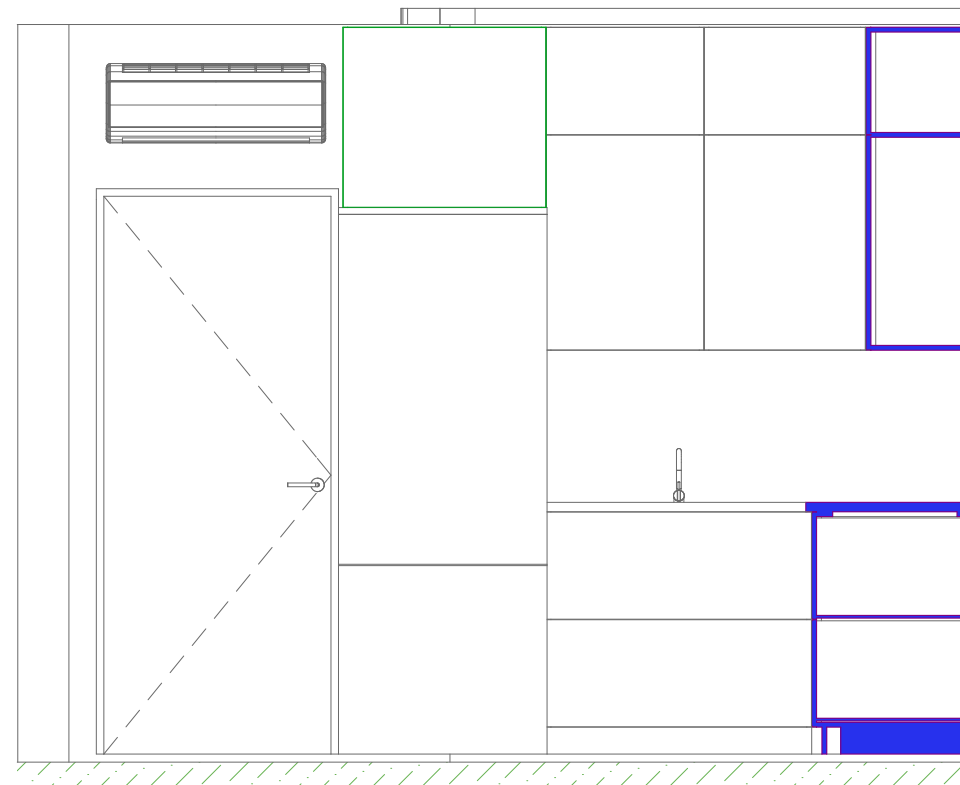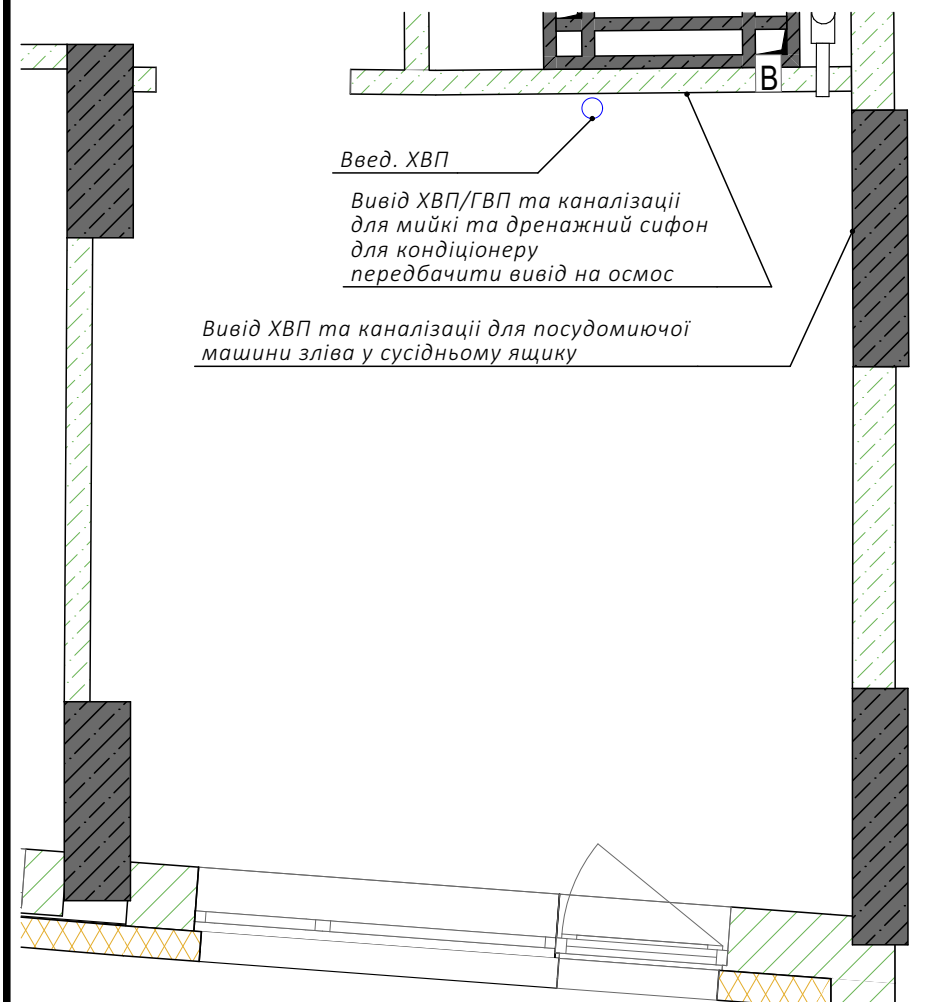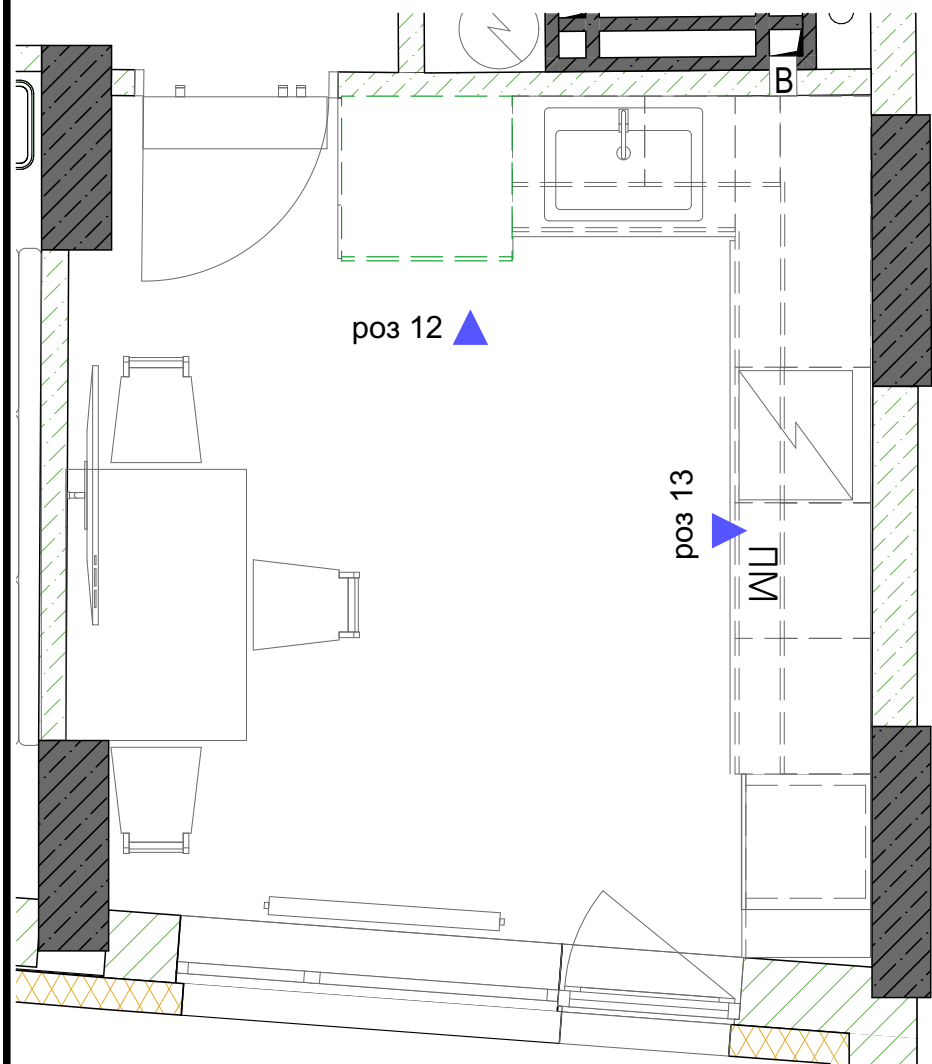


Розгортка 12

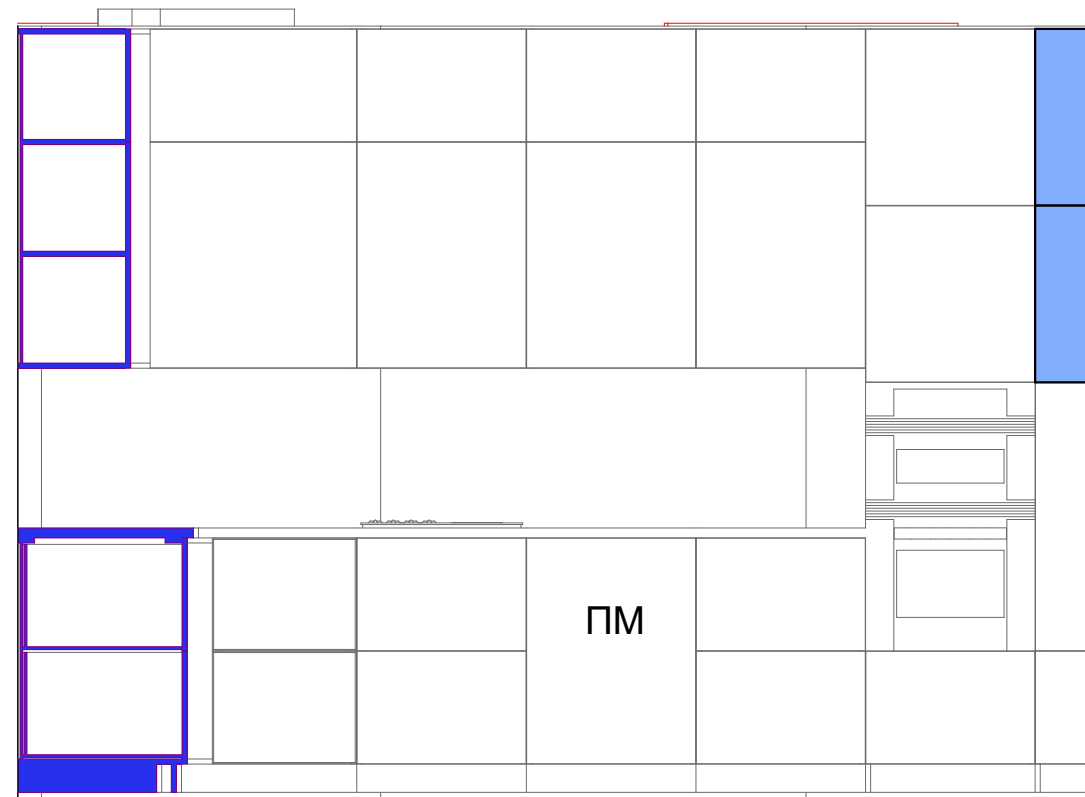

Розгортка 13

						ФРК-2025-06-АІ		
						Проект 3-к квартири		
						за адресою: м. Київ, ЖК "SVITLO PARK", K5, кв-84		
Изм.	Коп.уч.	Лист	№Док.	Подп.	Дата	3-к квартира	Стадия	Лист
							АР	08
						Розгортка сантехніки кухня		+380932531704 +380664353759

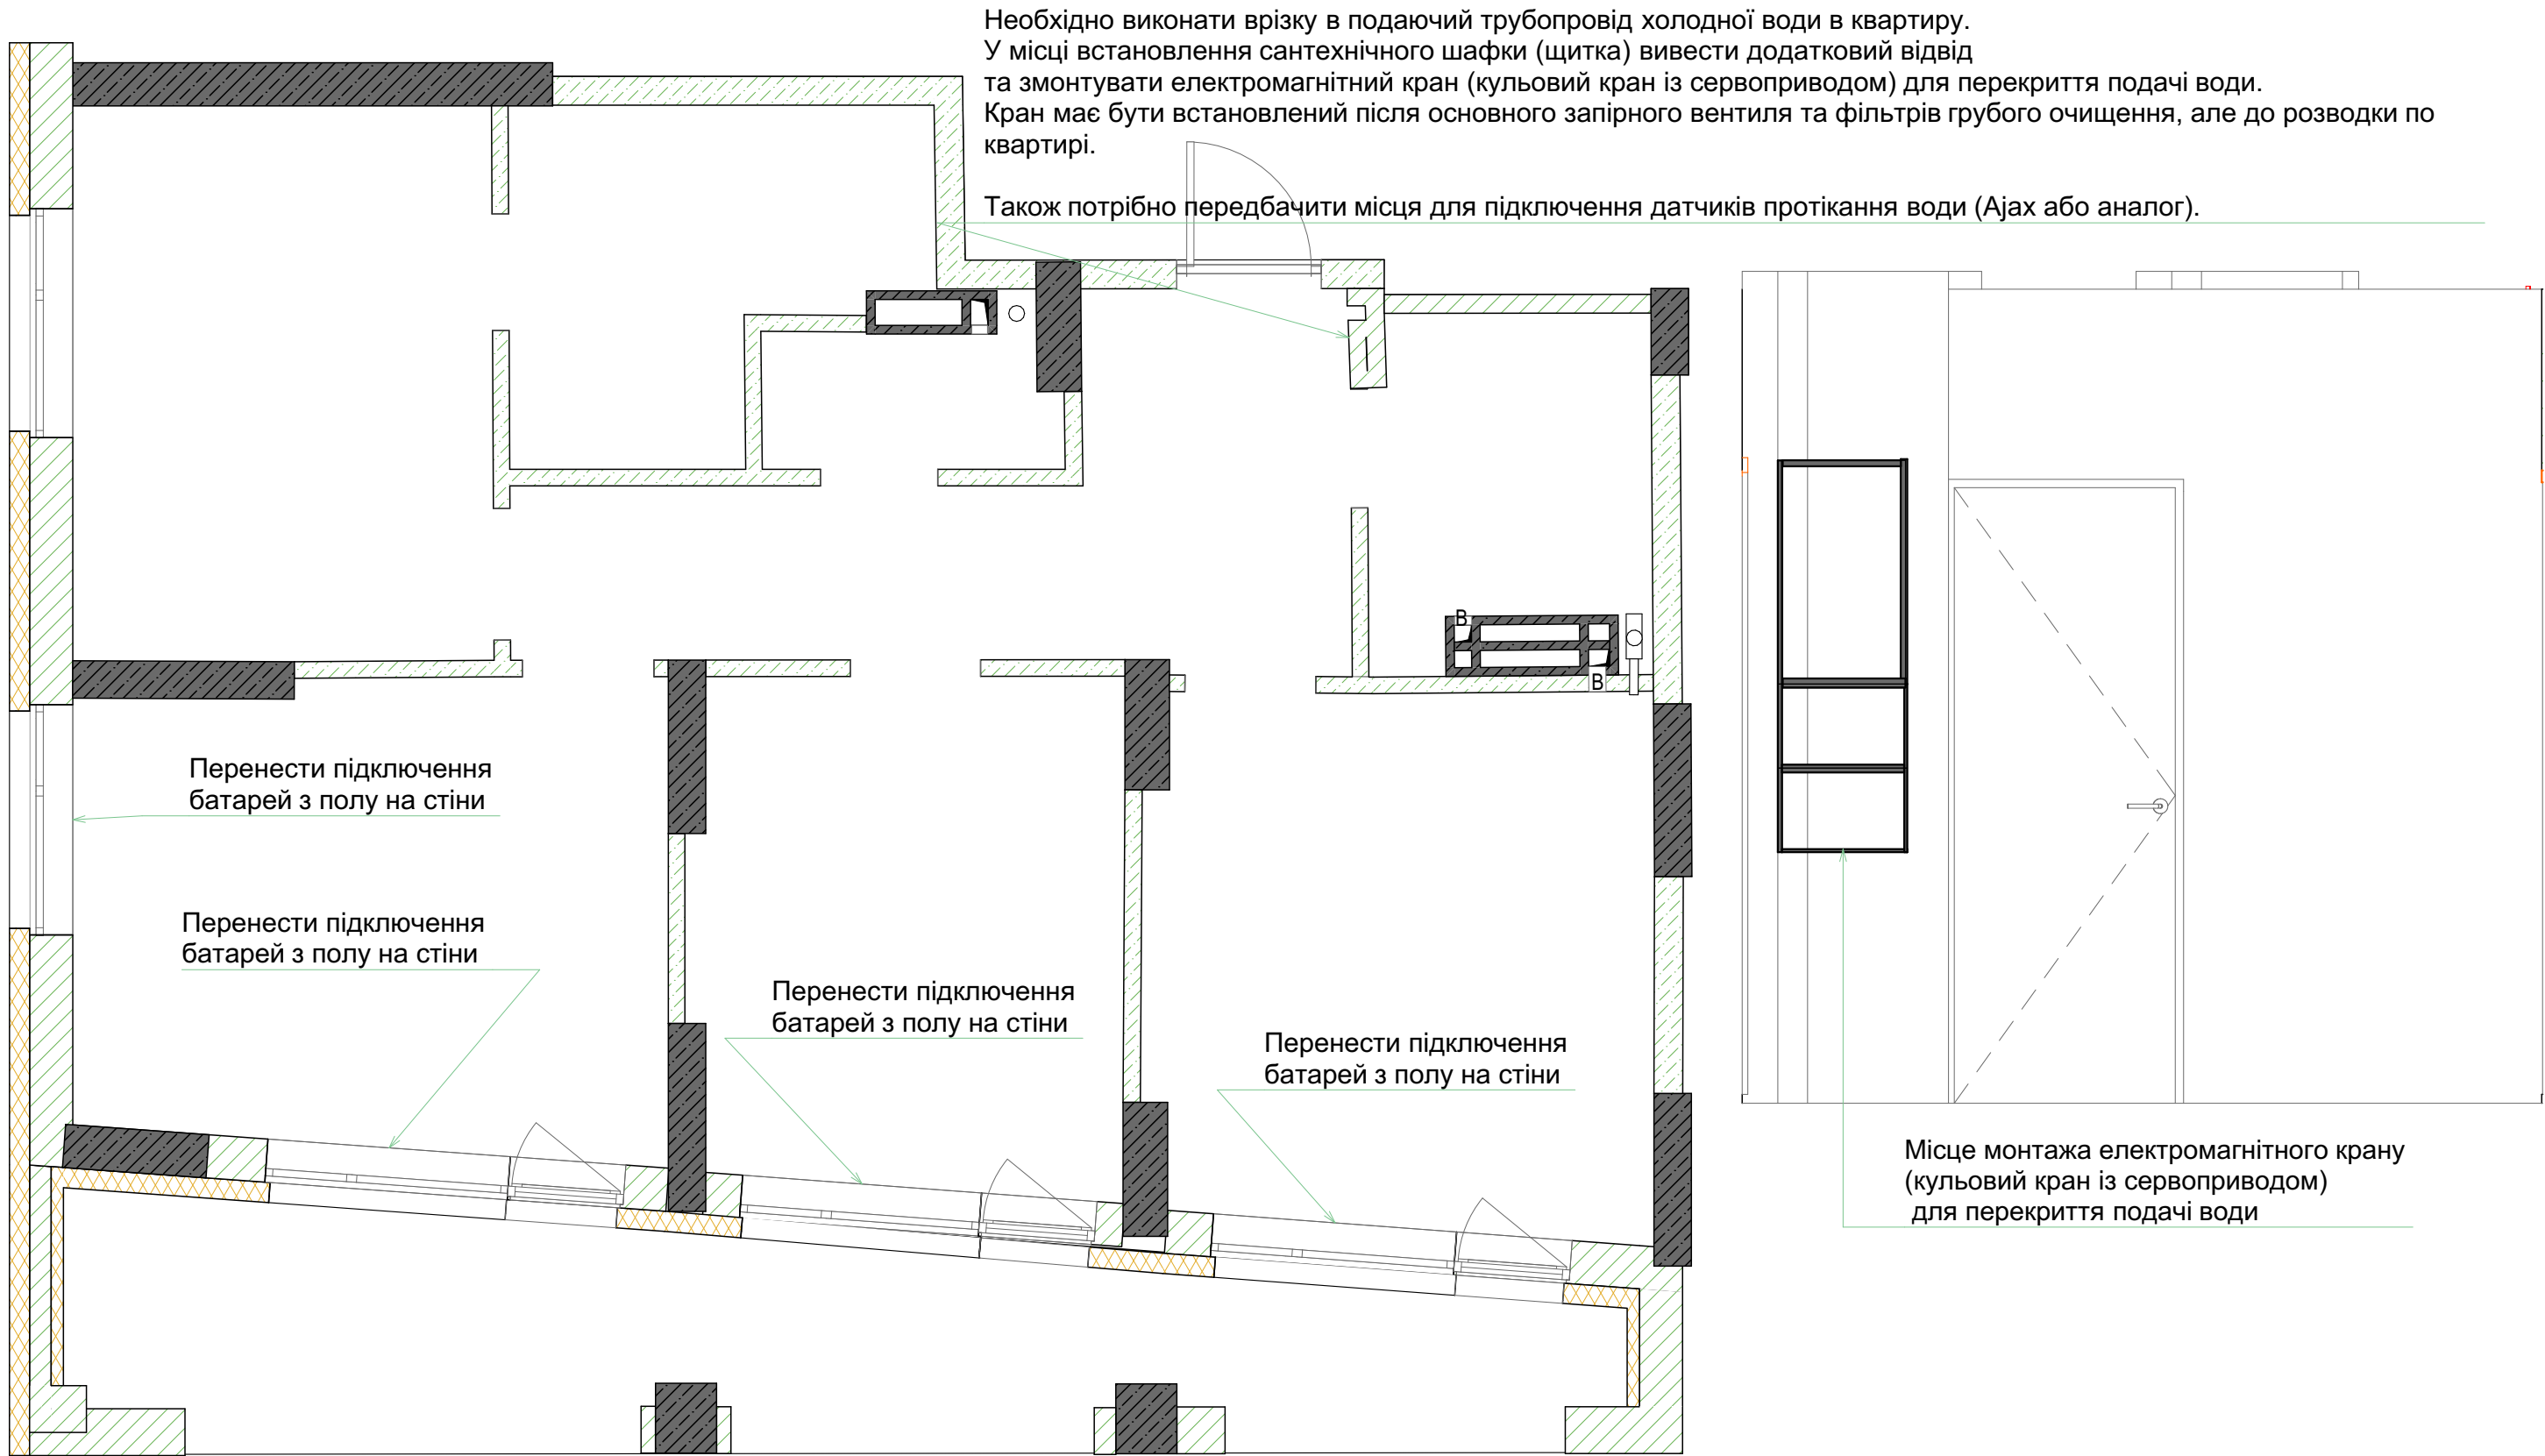

Підведення радіатора виконати через стіну, як зазначено на зображенні

						ФРК-2025-06-АІ			
						Проект 3-к квартири			
						за адресою: м. Київ, ЖК "SVITLO PARK", K5, кв-84			
Изм.	Коп.уч.	Лист	№Док.	Подп.	Дата	3-к квартира	Стадия	Лист	Листов
							АР	09	
						Перенесення підключення батарей на стіну		+380932531704	
								+380664353759	

1. Ванна

Розмір: 1900×750 мм (якщо замовник не внесе зміни).

Монтаж: встановлюється до укладання плитки, щоб плиточник міг облицювати ванну врівень.

Рекомендації:

Виставити за рівнем на ніжках та/або каркасі.

Стики зі стінами закрити гідроізоляційною стрічкою/ силіконом перед облицюванням.

Перевірити підключення сифона до каналізації до початку 4. Інсталяція та унітаз плиткових робіт.

2. Умивальники

Тип: узгодити із замовником (накладні, тумба).

Розміри: ширина 60–100 см (конкретно уточнити перед закупівлею).

Монтаж: після укладання плитки.

Рекомендації:

Виводи води та каналізації розміщувати згідно з обраною моделлю.

Для тумби залишити запас по висоті (стандарт 85-90 см до верху умивальника).

3. Душова система

Тип: зовнішнього монтажу.

Вимоги:

Виводи гарячої та холодної води під змішувач зробити стандартними - міжосьова відстань 150 мм, висота 1000 мм від підлоги.


Гігієнічний душ - вивід поряд з унітазом (висота ~800 мм).

Рекомендації: визначити конкретну модель до плиткових робіт, щоб виводи були у правильних місцях.

Інсталяція: монтується до плитки, короб формується під облицювання.

Чаша унітаза: встановлюється після укладання плитки.

						ФРК-2025-06-АІ			
						Проект 3-к квартири			
Изм.	Коп.уч.	Лист	№Док.	Подп.	Дата	за адресою: м. Київ, ЖК "SVITLO PARK", K5, кв-84			
						3-к квартира	Стадия	Лист	Листов
							АР	10	
						Рекомендації по сантехніки	+380932531704		
							+380664353759		

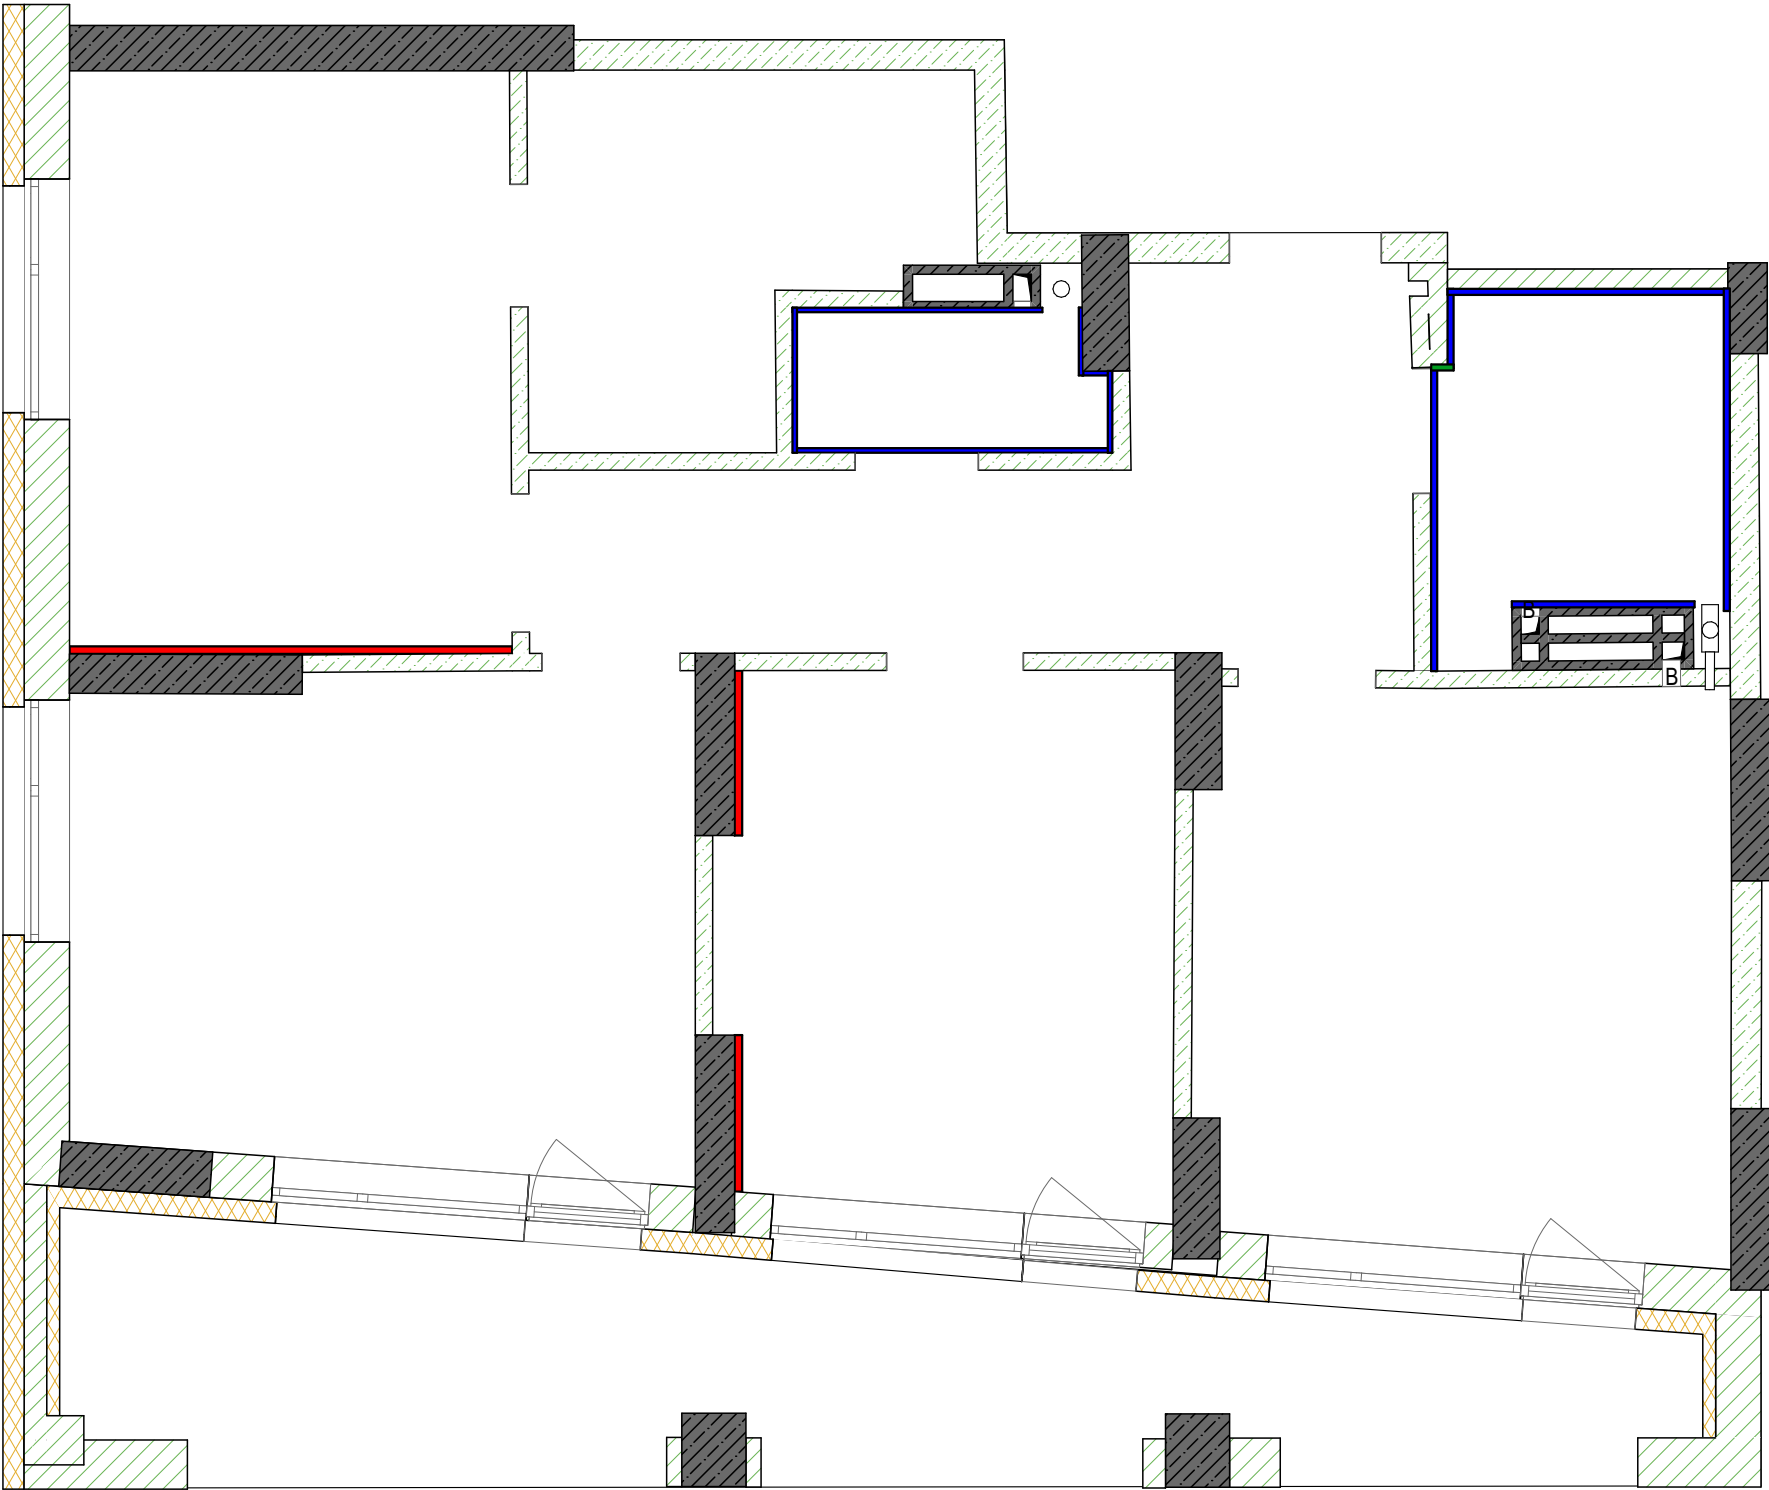

	Штукатурка гіпсова	189 м2
	Штукатурка цементна	41,5 м2
	Гіпсокартон	16,2 м2


Усі стіни штукатурити гіпсовою штукатуркою окрім позначених стін кольорами

Фартух на кухні буде укладатися керамогранітом основа має бути міцною та без гіпсової штукатурки

Машин штукатурка виконується з замивкою під декоративну штукатурку

						ФРК-2025-06-АІ			
						Проект 3-к квартири			
						за адресою: м. Київ, ЖК "SVITLO PARK", K5, кв-84			
Изм.	Коп.уч.	Лист	№Док.	Подп.	Дата	3-к квартира	Стадия	Лист	Листов
							АР	11	
						Позначки для штукатурів		+380932531704	
								+380664353759	


ПЛАН ЕЛЕКТРИКИ
М1:50 розетки ввід та вивід 220в
на екофло

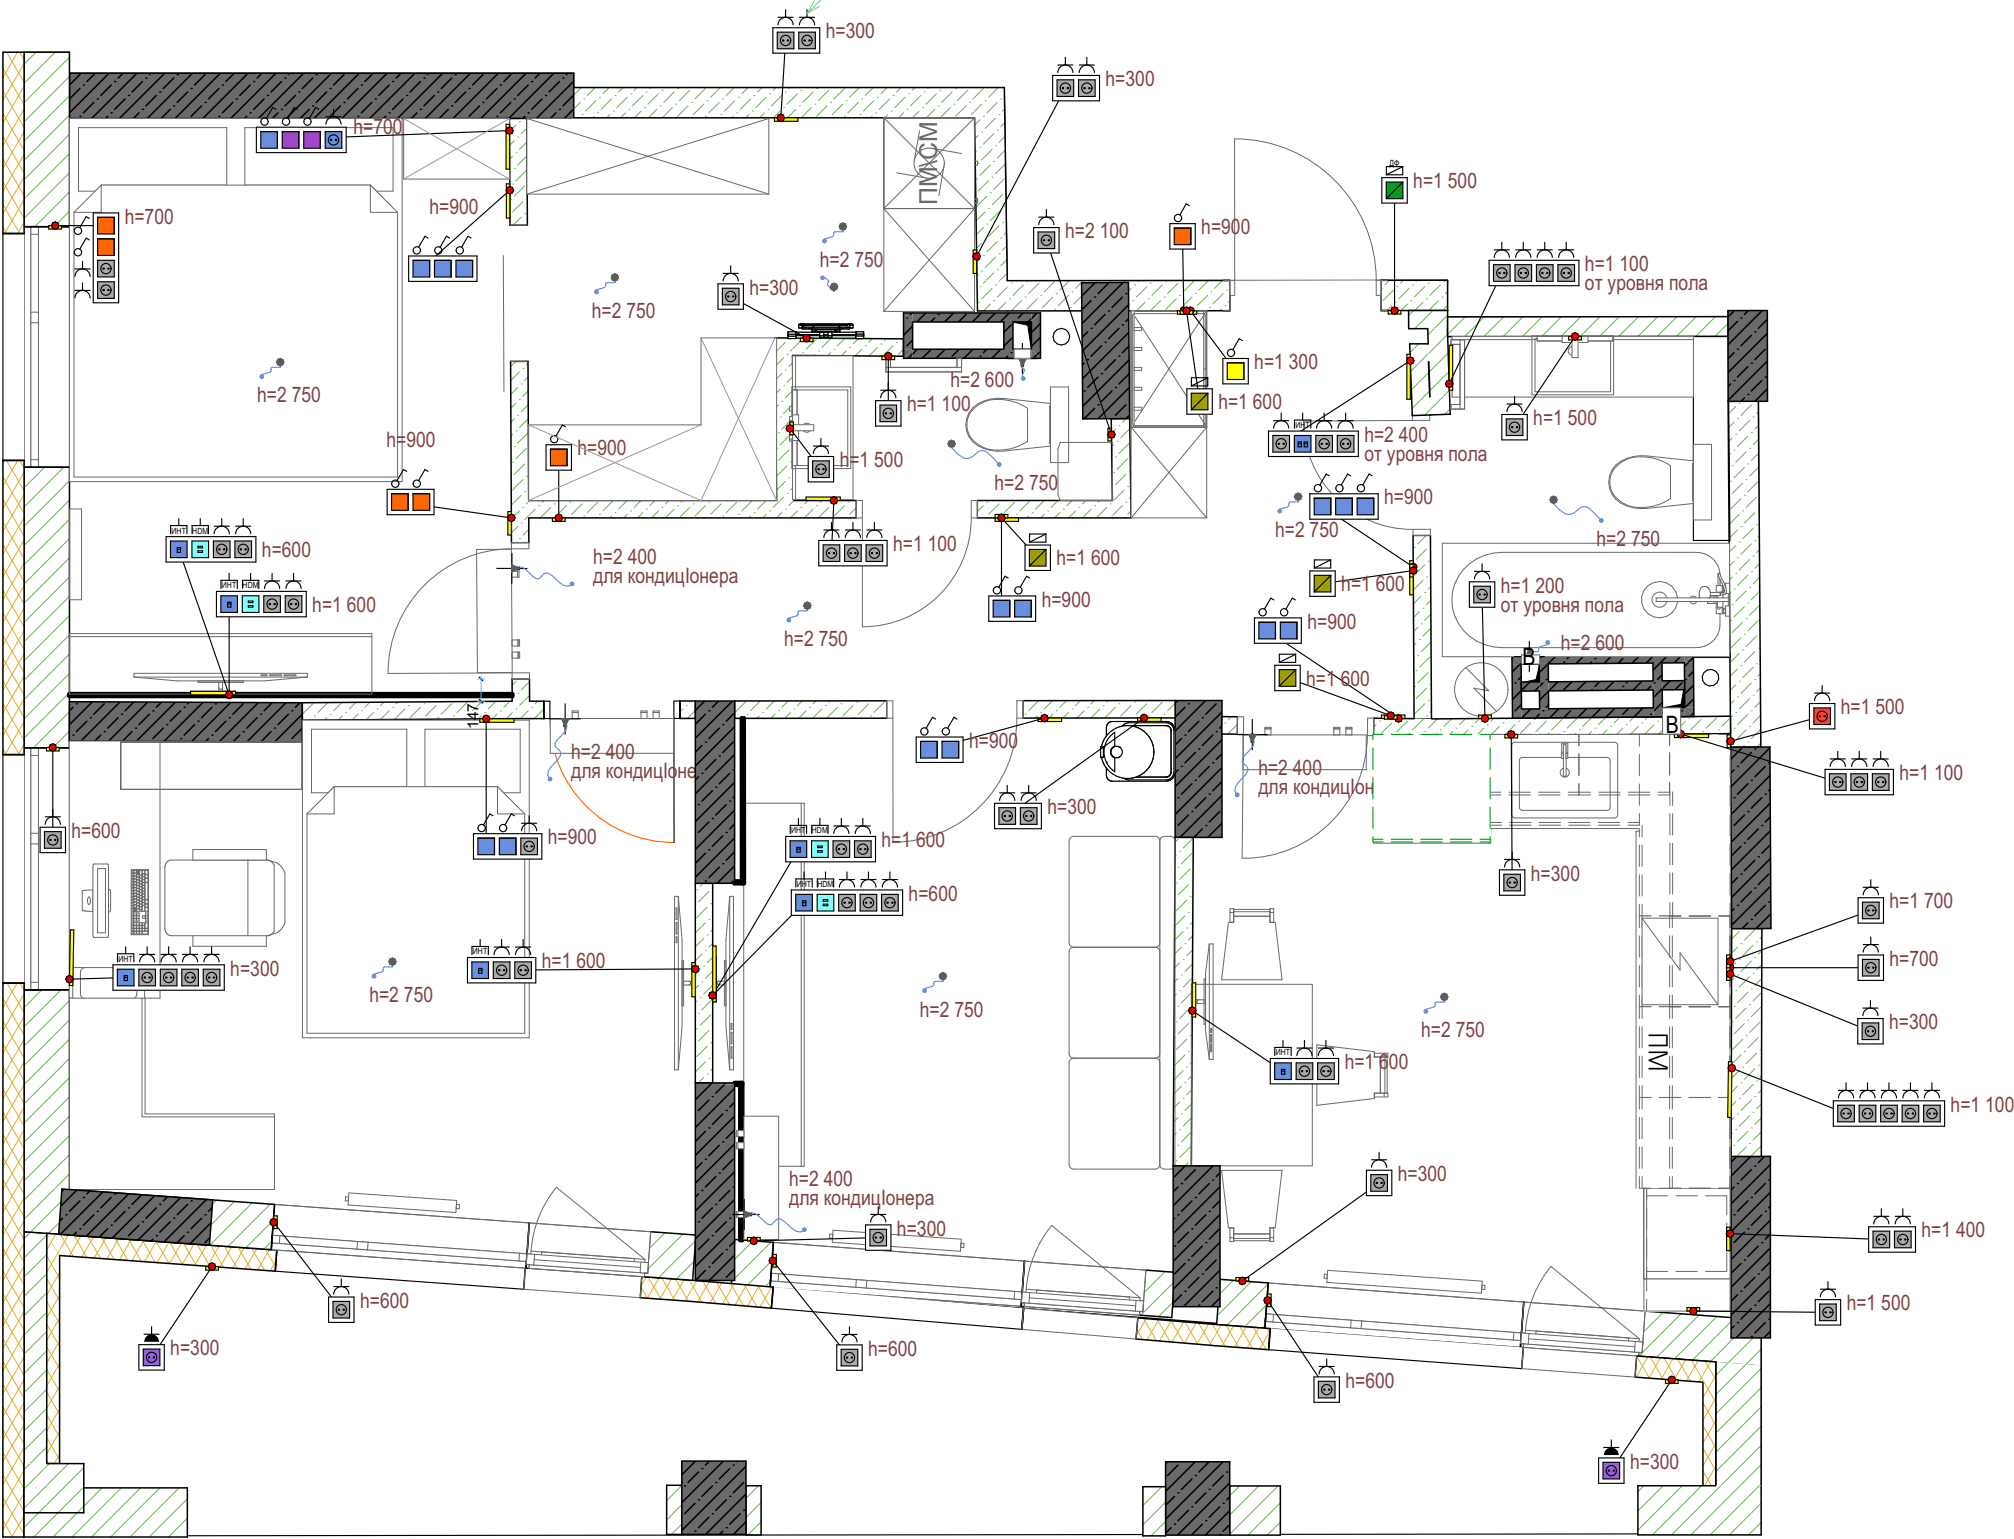

	Тепла підлога
	Вивід на лед підс.
	Вимикач перекрес.
	Вимикач прохідний
	Мастер вимикач
	Вимикач одноклав.
	Роз. 220в
	Інтернет роз
	Кабель канал
	Роз. 220в влагозах.
	Домофон
	Вивід 220в

						ФРК-2025-06-АІ			
						Проект 3-к квартири за адресою: м. Київ, ЖК "SVITLO PARK", K5, кв-84			
Изм.	Коп.уч.	Лист	№Док.	Подп.	Дата	3-к квартира	Стадия	Лист	Листов
							АР	12	
						План розеток та вимикачів		+380932531704 +380664353759	


ПЛАН ОСВІТЛЕННЯ ТА
ТРАНСЛЯТОРІВ WI-FI
М1:50

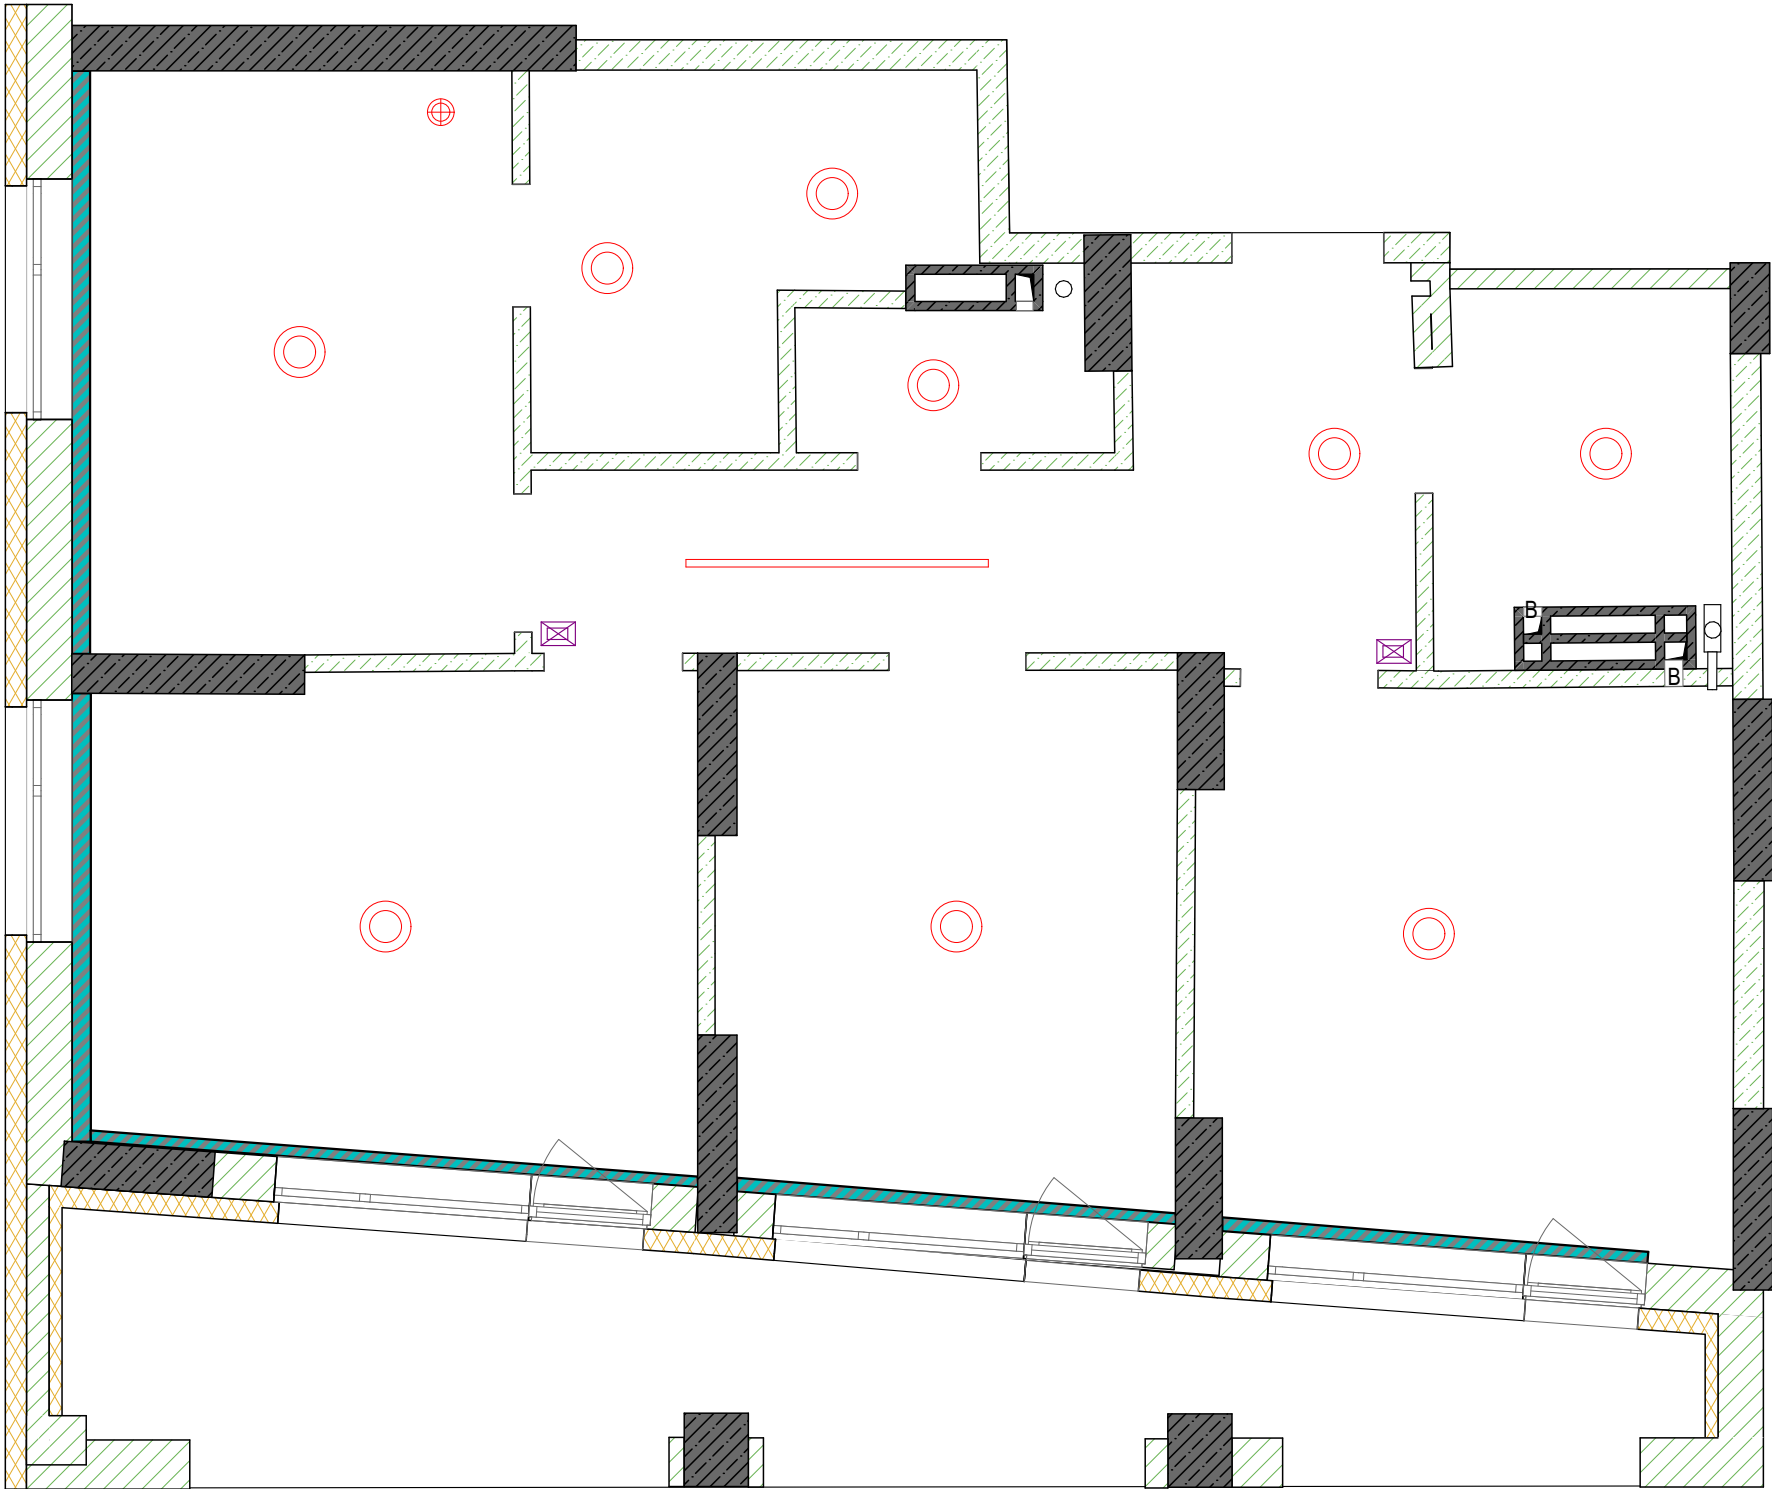

	Підвісний світильник
	Світильник поточний
	Трековий світильник
	Підсвітка карнизу
	Транслятор сигналу wi-fi


						ФРК-2025-06-АІ		
						Проект 3-к квартири		
						за адресою: м. Київ, ЖК "SVITLO PARK", K5, кв-84		
Изм.	Коп.уч.	Лист	№Док.	Подп.	Дата	3-к квартира	Стадия	Лист
							АР	13
						План освітлення	+380932531704 +380664353759	

ПЛАН ПРИВ'ЯЗКИ
ОСВІТЛЕННЯ ДО
ВИМИКАЧІВ
М1:50

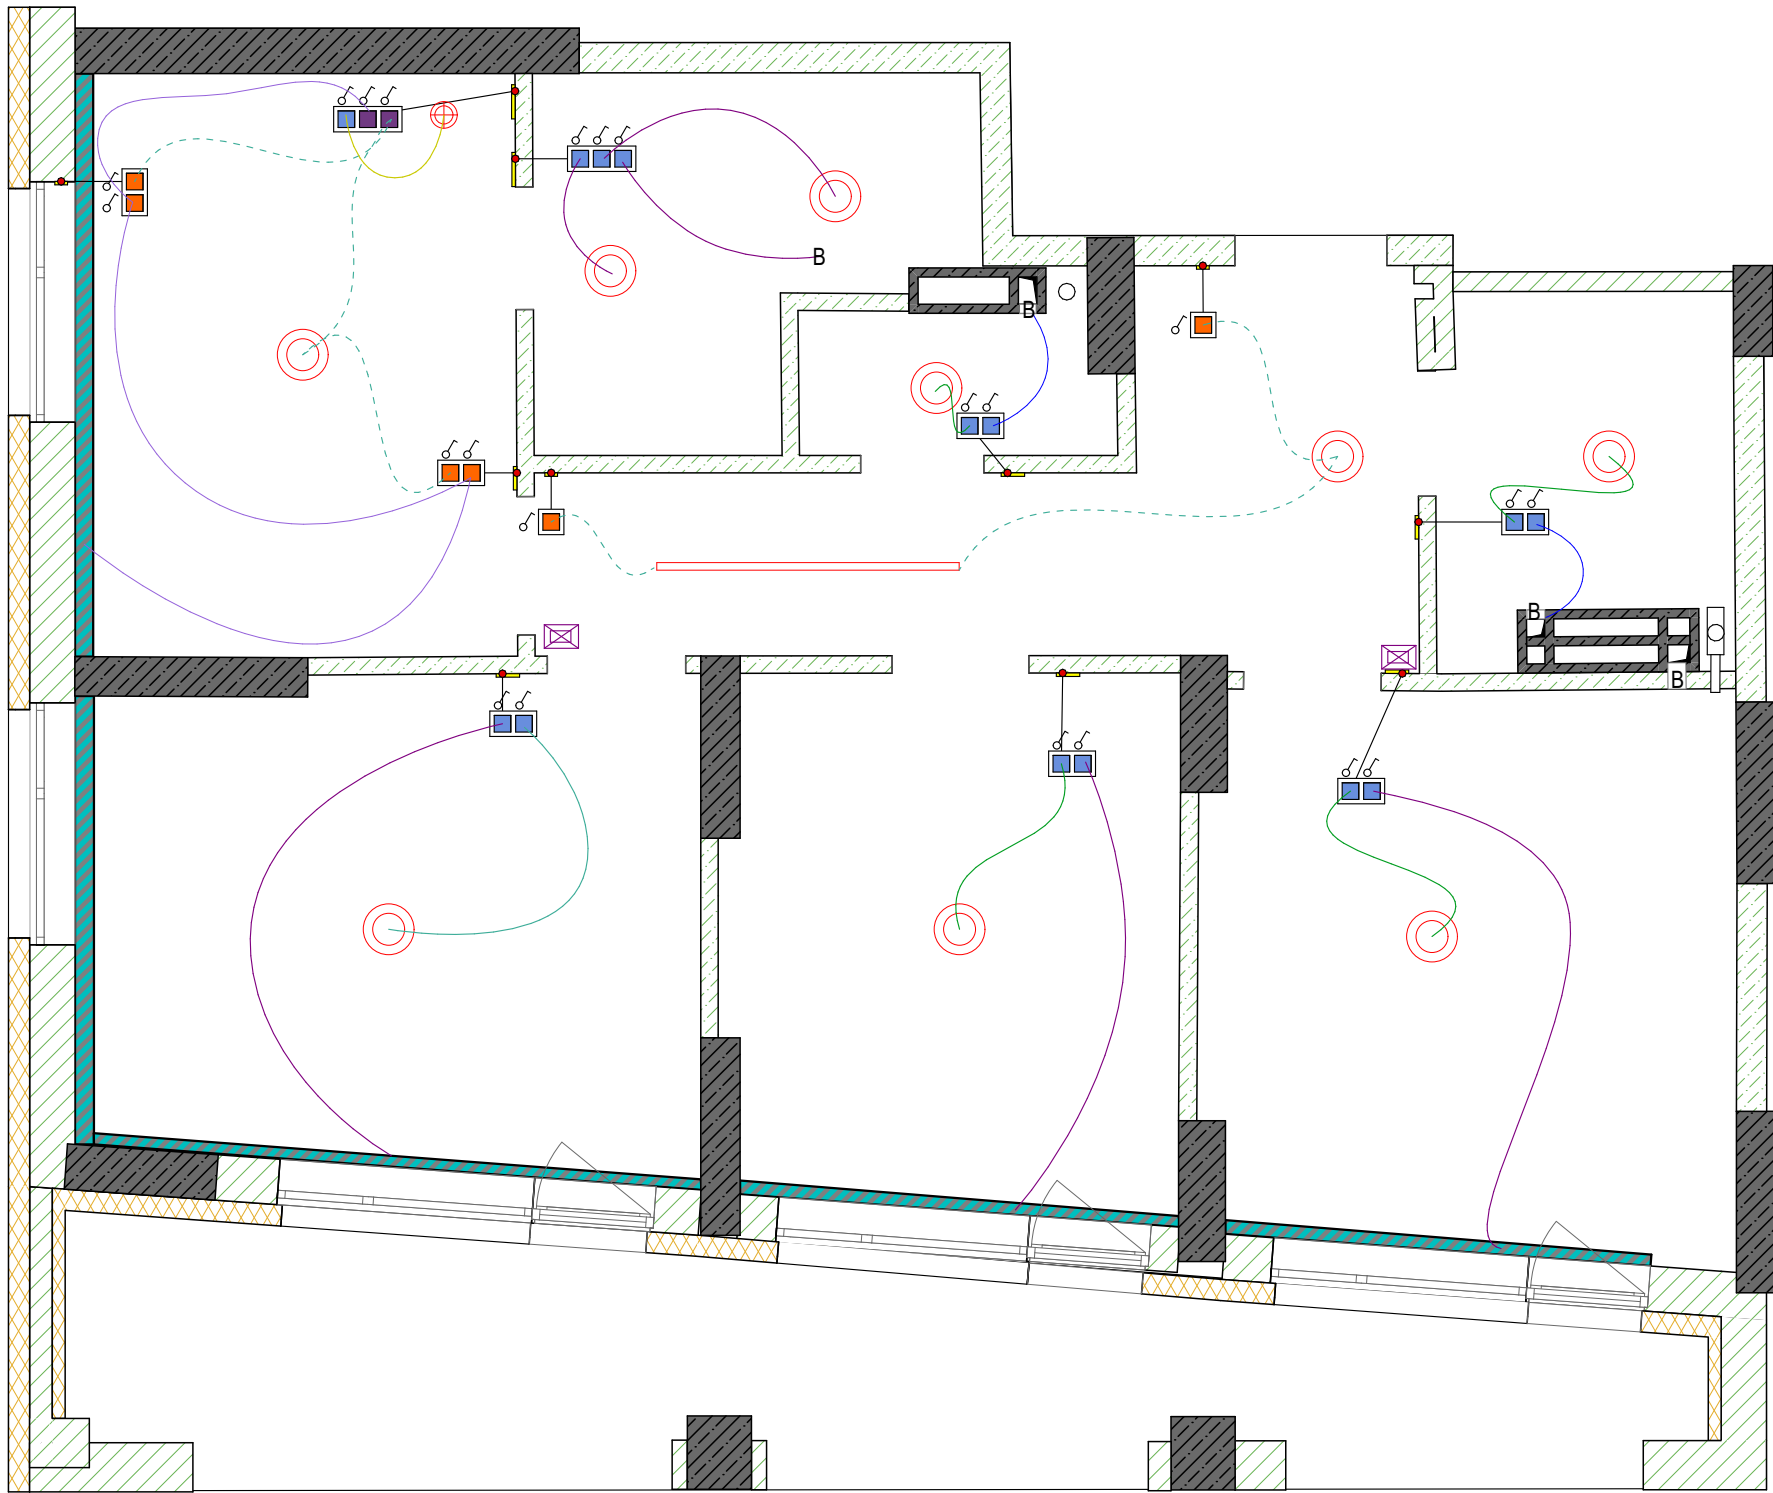


	Трековий світильник
	Підвісний світильник
	Світильник поточний
	Підсвітка карнизу
	Транслятор сигналу wi-fi
	Витяжка
	Вимикач прохідний
	Вимикач одноклав.
	Вимикач перекрес.

						ФРК-2025-06-АІ		
						Проект 3-к квартири		
						за адресою: м. Київ, ЖК "SVITLO PARK", K5, кв-84		
Изм.	Коп.уч.	Лист	№Док.	Подп.	Дата	3-к квартира	Стадия	Лист
							АР	14
						План привязки освітнення до вимикачів	+380932531704 +380664353759	

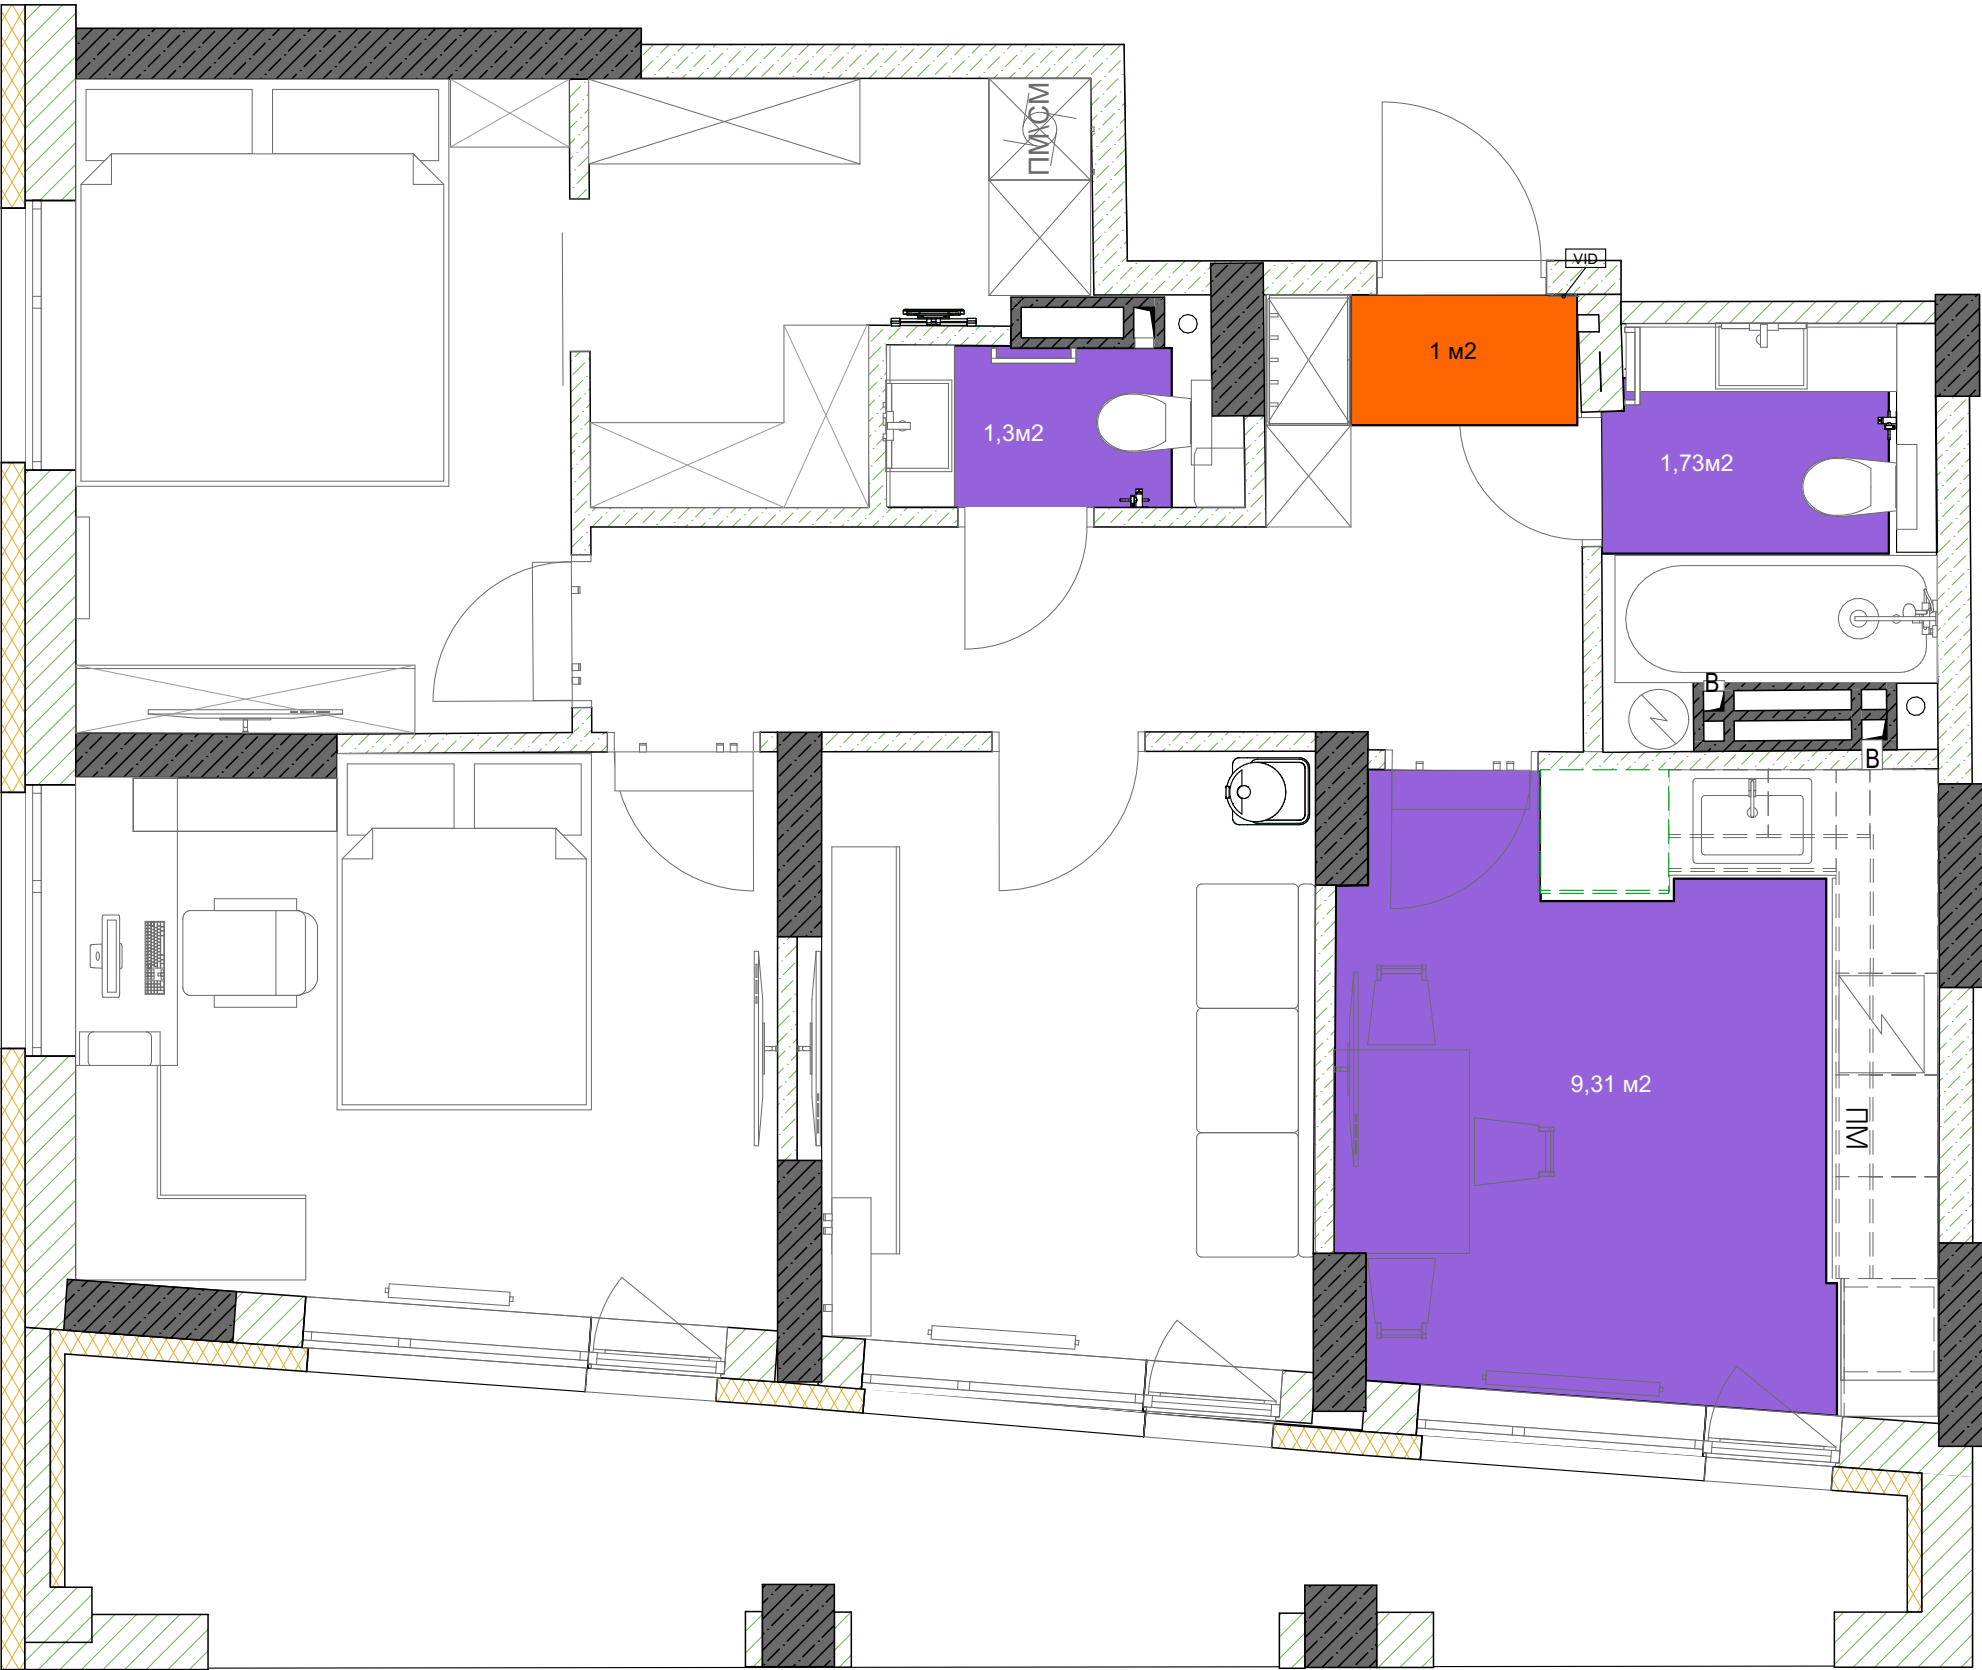

- Тепла підлога під ламінат (інфрочервоний мат)
- Тепла підлога під плитку (кабель)

						ФРК-2025-06-АІ			
						Проект 3-к квартири			
						за адресою: м. Київ, ЖК "SVITLO PARK", K5, кв-84			
Изм.	Коп.уч.	Лист	№Док.	Подп.	Дата	3-к квартира	Стадия	Лист	Листов
							АР	15	
						Тепла підлога		+380932531704 +380664353759	

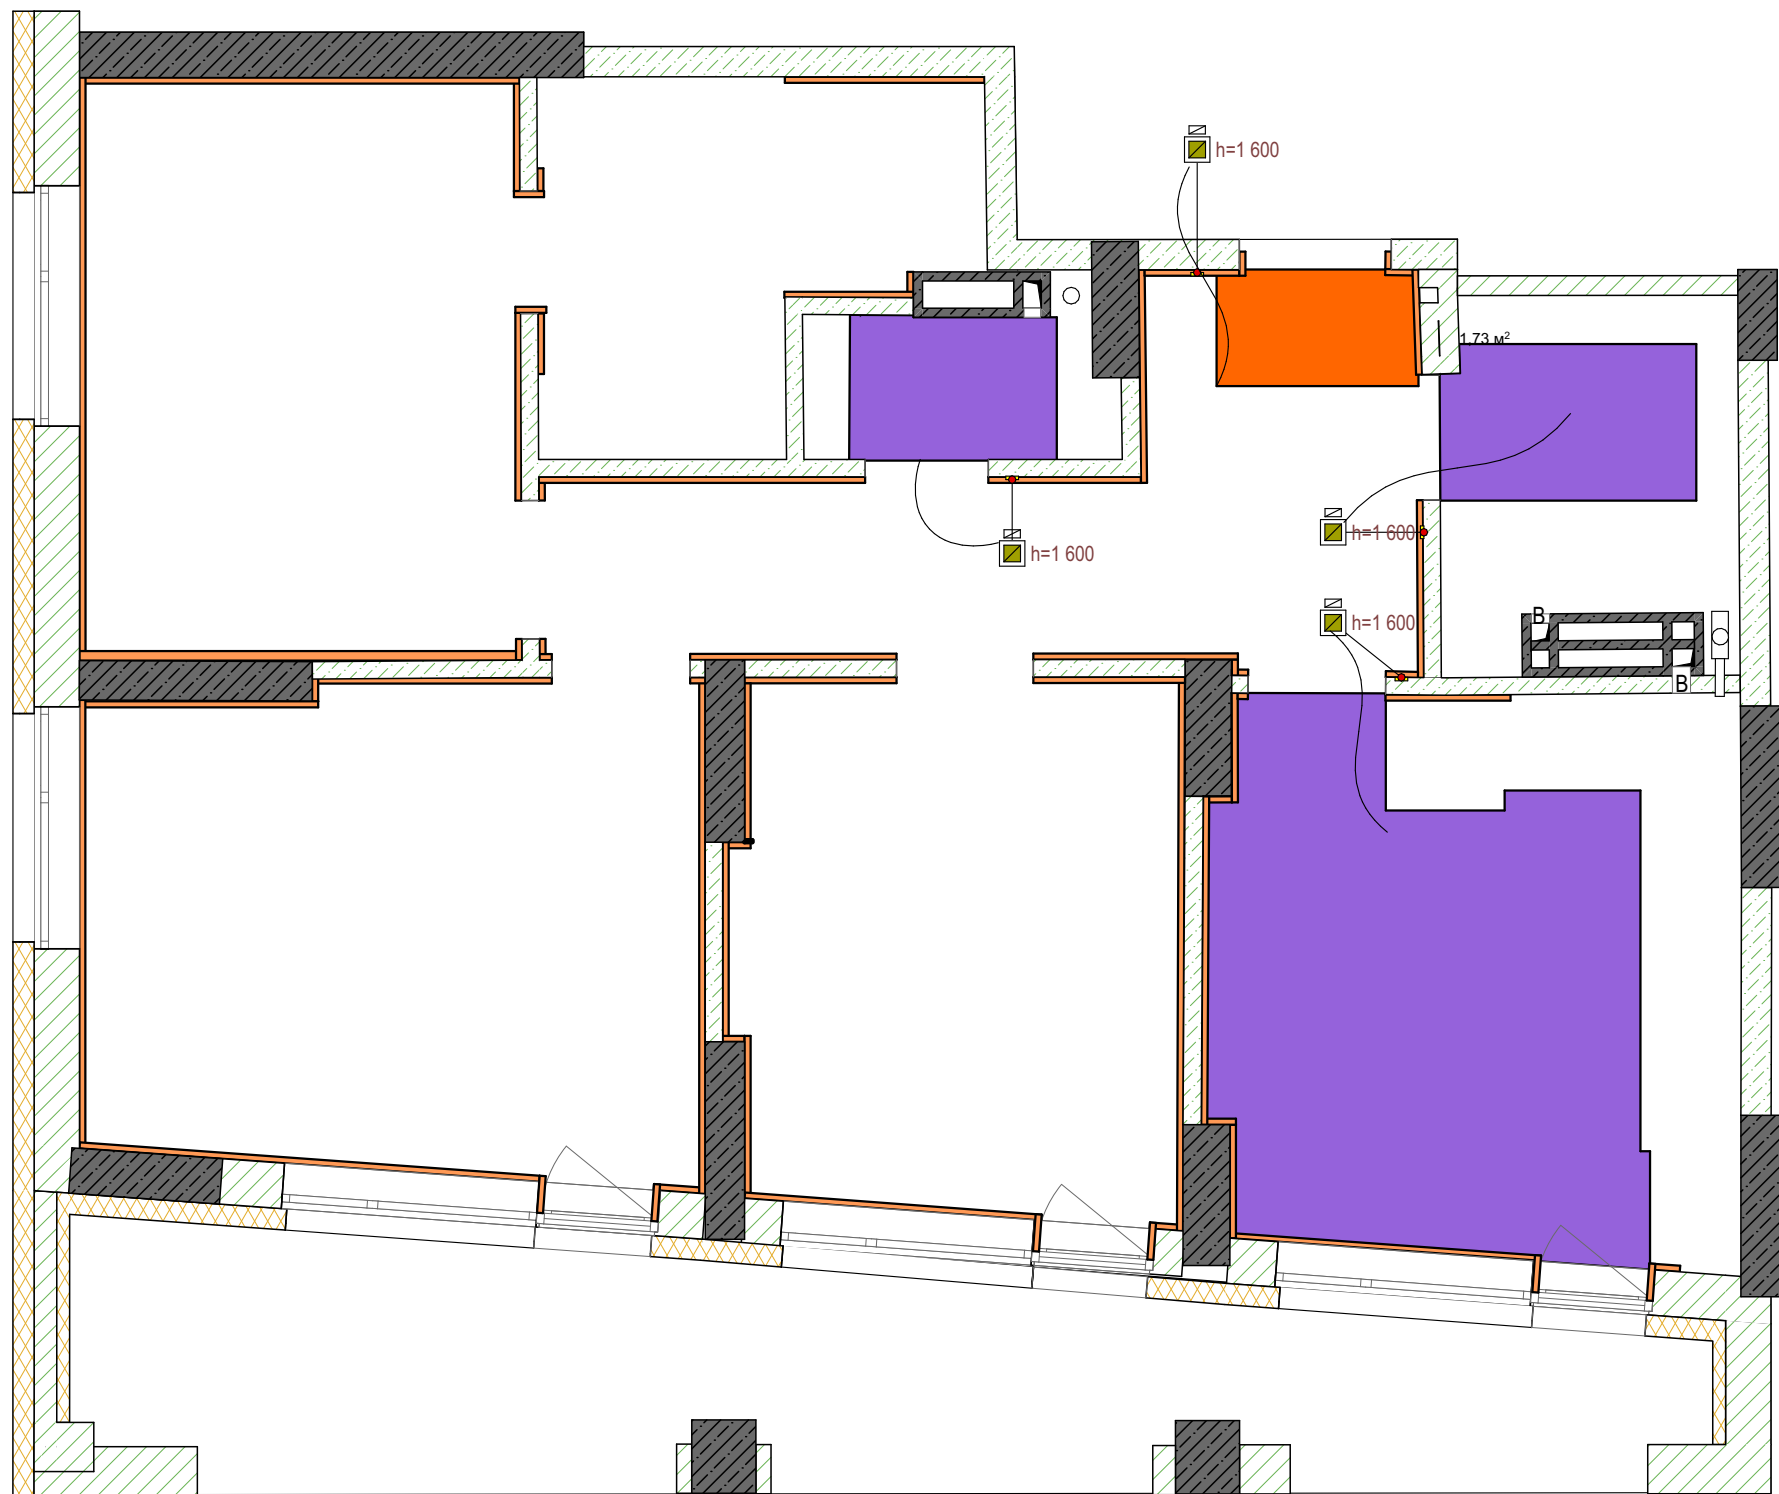

Монтаж теплої підлоги виконати згідно з проектом.

Для датчика температури передбачити закладну з металопластикової труби Ø16 мм, а не з гофротруби.

Кінець труби (в зоні датчика) заглушити, щоб уникнути потрапляння розчину.

Вивід закладної підвести в розподільну коробку терморегулятора.

Довжина закладної має дозволити вільно витягти/замінити датчик у майбутньому.

Радіус вигину труби — плавний, без переломів.

						ФРК-2025-06-АІ		
						Проект 3-к квартири		
						за адресою: м. Київ, ЖК "SVITLO PARK", K5, кв-84		
Изм.	Коп.уч.	Лист	№Док.	Подп.	Дата	3-к квартира	Стадия	Лист
							АР	16
						План привязки теплої підлоги до регуляторів	+380932531704 +380664353759	

Специфікація електрощита (ABB + Зубр) 1. Ввід та захист	5. Щит																																																								
S202 C50 2P — головний автомат (ввід, 6 мм² Cu) OVR T2 1N 40-275 + S202 C25 — захист від перенапруг ATS 2P 63A (мережа ↔ EcoFlow) S202 C20 2P (EcoFlow) Реле контролю напруги (Зубр D25T/D63T або ABB CM-IWN/CMS-40) Індикатори «Мережа/EcoFlow» + перемикач Auto/Man/Off	72 модулів (краще з запасом)																																																								
2. Дифавтомати (тип А, 30 мА)	Порядок:																																																								
DS201 А 63А/30мА — розетки сухих зон DS201 А 63А/30мА — кухня (робочі розетки, холодильник, духовка, посудомийка) DS201 А 63А/30мА — санвузли (бойлери, пральна, сушарка)	Головний автомат → SPD + автомат → реле напруги → ATS → автомат EcoFlow → індикатори/перемикач Дифавтомати (розетки) Автомати освітлення Автомати варочної, духови, холодильника, пральної, сушарки, кондиціонерів Теплі підлоги																																																								
3. Групи	Слаботочний щит (оптика + Wi-Fi)	Нижній щит (Ajax)																																																							
Освітлення (без УЗО/дифів):	Обладнання	Ajax Hub + блок живлення (з UPS у слаботочному щиті) Датчики протечки (Ajax LeaksProtect) — кількість за проектом (по санвузлах, кухня) Клапани перекриття води (якщо планується) — від Ajax Relay/WaterStop Живлення Ajax Hub — через розетку у нижньому щиті (йде з UPS зверху)																																																							
7× S201 B10 (по кімнатах, кухня, коридор, санвузли)	Оптичний модуль / FTTH box — 1 шт Оптичний патч-корд SM — 2 шт (2–3 м) ONU (оптичний модем, якщо провайдер не дає) — 1 шт Keystone RJ45 Cat6 — 4 шт Patch-панель / модуль під Keystone — 1 шт Патчкорди RJ45 — 2 шт (1–3 м)																																																								
Розетки сухих зон (C16, 2.5 мм²):	Живлення																																																								
Кухня — S201 C16 Головна спальня — S201 C16 Дитяча — S201 C16 Гостьова/ТВ — S201 C16 Коридор/Кладова — S201 C16 Робот-пилосос — S201 C16 Запасна — S201 C16	4 розетки 220 В у щиті Живлення щита від окремої лінії (S201 C16 із силового щита) Невеликий UPS (600–1000 VA) для Wi-Fi + ONU + Ajax																																																								
Кухня:	Таблиця специфікації силовий щіт																																																								
Варочна поверхня (7 кВт)- S202 C32 2P, 6 мм² Духова шафа- S201 C20 (2.5-4 мм²) Холодильник- S201 C16 Робочі розетки- S201 C16 Посудомийна- S201 C16	<table><tr><th>№</th><th>Найменування</th><th>Кількість</th><th>Примітка</th></tr><tr><td>1</td><td>Головний автомат S202 C50 2P</td><td>1</td><td>Ввід у квартиру, 6 мм² Cu</td></tr><tr><td>2</td><td>Захист від перенапруг OVR T2 1N 40-275</td><td>1</td><td>ABB</td></tr><tr><td>3</td><td>Автомат S202 C25 (для SPD)</td><td>1</td><td>ABB</td></tr><tr><td>4</td><td>ATS 2P 63A</td><td>1</td><td>Мережа ↔ EcoFlow</td></tr><tr><td>5</td><td>Автомат S202 C20 2P</td><td>1</td><td>EcoFlow</td></tr><tr><td>6</td><td>Реле контролю напруги Зубр D25T/D63T або ABB CM-IWN/CMS-40</td><td>1</td><td>Захист напруги</td></tr><tr><td>7</td><td>Індикатори «Мережа/EcoFlow» + перемикач Auto/Man/Off</td><td>1</td><td>Сигналізація</td></tr><tr><td>8</td><td>Дифавтомат DS201 А 63А/30мА</td><td>3</td><td>Розетки (сухі зони, кухня, санвузли)</td></tr><tr><td>9</td><td>Автомат S201 B10</td><td>7</td><td>Групи освітлення</td></tr><tr><td>10</td><td>Автомат S201 C16</td><td>15</td><td>Розетки, бойлери, пральна, ПММ</td></tr><tr><td>11</td><td>Автомат S201 C20</td><td>4</td><td>Духова, сушарка, 2 групи кондиціонерів</td></tr><tr><td>12</td><td>Автомат S202 C32 2P</td><td>1</td><td>Варочна поверхня, 6 мм²</td></tr><tr><td>13</td><td>Автомат S201 C16</td><td>1</td><td>Теплі підлоги (через настінні регулятори)</td></tr></table>	№	Найменування	Кількість	Примітка	1	Головний автомат S202 C50 2P	1	Ввід у квартиру, 6 мм² Cu	2	Захист від перенапруг OVR T2 1N 40-275	1	ABB	3	Автомат S202 C25 (для SPD)	1	ABB	4	ATS 2P 63A	1	Мережа ↔ EcoFlow	5	Автомат S202 C20 2P	1	EcoFlow	6	Реле контролю напруги Зубр D25T/D63T або ABB CM-IWN/CMS-40	1	Захист напруги	7	Індикатори «Мережа/EcoFlow» + перемикач Auto/Man/Off	1	Сигналізація	8	Дифавтомат DS201 А 63А/30мА	3	Розетки (сухі зони, кухня, санвузли)	9	Автомат S201 B10	7	Групи освітлення	10	Автомат S201 C16	15	Розетки, бойлери, пральна, ПММ	11	Автомат S201 C20	4	Духова, сушарка, 2 групи кондиціонерів	12	Автомат S202 C32 2P	1	Варочна поверхня, 6 мм²	13	Автомат S201 C16	1	Теплі підлоги (через настінні регулятори)
№	Найменування	Кількість	Примітка																																																						
1	Головний автомат S202 C50 2P	1	Ввід у квартиру, 6 мм² Cu																																																						
2	Захист від перенапруг OVR T2 1N 40-275	1	ABB																																																						
3	Автомат S202 C25 (для SPD)	1	ABB																																																						
4	ATS 2P 63A	1	Мережа ↔ EcoFlow																																																						
5	Автомат S202 C20 2P	1	EcoFlow																																																						
6	Реле контролю напруги Зубр D25T/D63T або ABB CM-IWN/CMS-40	1	Захист напруги																																																						
7	Індикатори «Мережа/EcoFlow» + перемикач Auto/Man/Off	1	Сигналізація																																																						
8	Дифавтомат DS201 А 63А/30мА	3	Розетки (сухі зони, кухня, санвузли)																																																						
9	Автомат S201 B10	7	Групи освітлення																																																						
10	Автомат S201 C16	15	Розетки, бойлери, пральна, ПММ																																																						
11	Автомат S201 C20	4	Духова, сушарка, 2 групи кондиціонерів																																																						
12	Автомат S202 C32 2P	1	Варочна поверхня, 6 мм²																																																						
13	Автомат S201 C16	1	Теплі підлоги (через настінні регулятори)																																																						
Санвузли:																																																									
Бойлер ванна 1- S201 C16 Бойлер ванна 2- S201 C16 Пральна- S201 C16 Сушарка- S201 C20 Витяжки/полотенцесушители- S201 B10/C16																																																									
Кондиціонери (дві групи):																																																									
Група 1: Кухня + Головна спальня- S201 C20 Група 2: Дитяча + Гостьова- S201 C20																																																									
Теплі підлоги:																																																									
Один автомат S201 C16 у щиті Кожен контур- через настінний регулятор із захистом (DEVI/Terneo/ABB)																																																									
4. Перетини кабелів																																																									
Ввід у квартиру: 3×6 мм² Cu EcoFlow → ATS: 3×4 мм² Cu Варочна: 3×6 мм² Cu Духова: 3×2.5-4 мм² Cu Розетки: 3×2.5 мм² Cu Освітлення: 3×1.5 мм² Cu																																																									

						ФРК-2025-06-АІ				
						Проект 3-к квартири				
						за адресою: м. Київ, ЖК "SVITLO PARK", K5, кв-84				
Изм.	Коп.уч.	Лист	№Док.	Подп.	Дата	3-к квартира		Стадия	Лист	Листов
								АР	17	
						Попередні рекомендації		+380932531704		
								+380664353759		

Встановити дверний блок (двері з коробкою) після виконання чорнових будівельних робіт.

Перед нанесенням декоративної штукатурки двері необхідно захистити упаковкою або тимчасово зняти.

Підготовка прорізів

Відкоси підготувати та зашити гіпсокартоном (за потреби).

Поверхні вирівняти, забезпечити геометрію прорізу (вертикаль/горизонт).

Примикання до коробки

Лиштва (наличники) не застосовуються.

Примикання коробки до стіни виконується під декоративну штукатурку:


штукатурка має підходити впритул до коробки;

стики повинні бути рівними та акуратними;

шви/зазори закрити спеціальними штукатурними профілями (кутниками або примикальними планками) для уникнення тріщин.

Висота монтажу

Передбачити встановлення дверей з урахуванням рівня чистової підлоги (з запасом під покриття).

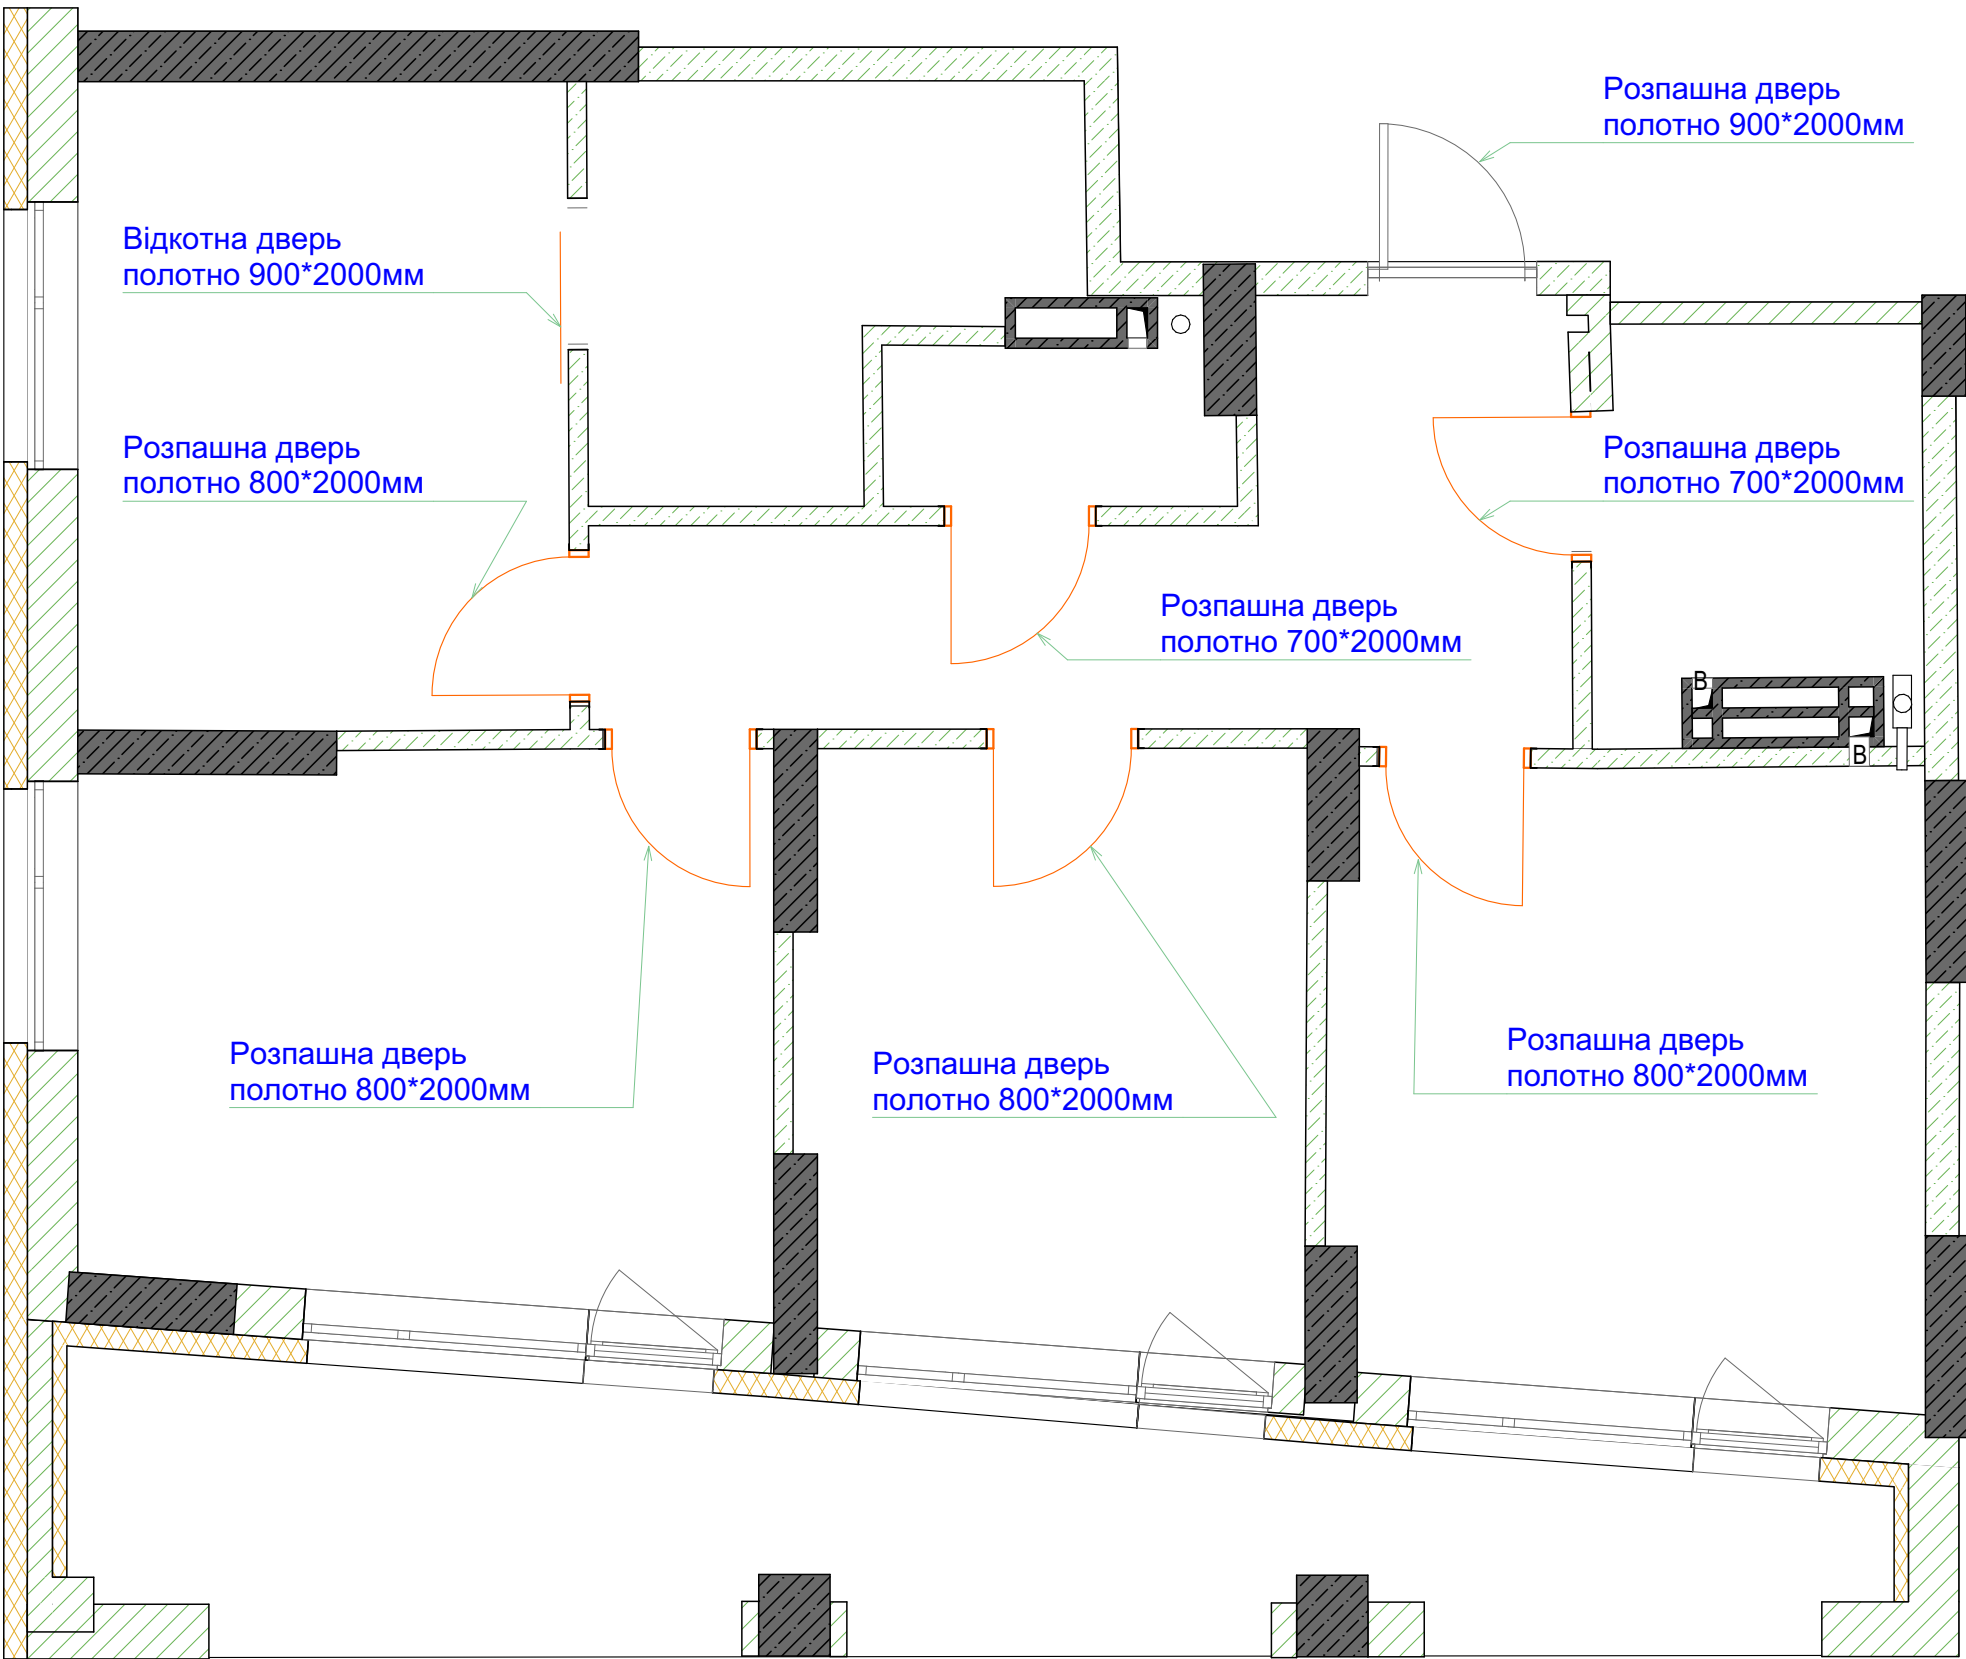

						ФРК-2025-06-АІ			
						Проект 3-к квартири			
						за адресою: м. Київ, ЖК "SVITLO PARK", K5, кв-84			
Изм.	Коп.уч.	Лист	№Док.	Подп.	Дата	3-к квартира	Стадия	Лист	Листов
							АР	18	
						План монтажу дверей		+380932531704	
								+380664353759	

Встановлення короба до чистового оздоблення стін



Приклад поетапного оздоблення дверних укосів прихованих дверей



Короб встановлюється до виконання чистового оздоблення стін.

Всі примикання закриваються спеціальними штукатурними профілями для уникнення тріщин.


Укоси дверей вирівнюються поетапно, з дотриманням геометрії та підготовкою під декоративну штукатурку/ фарбування.

Дверне полотно монтується після завершення мокрих процесів та висихання оздоблювальних шарів.

Перед нанесенням декоративної штукатурки короб і дверне полотно необхідно захистити (укутати плівкою).



						ФРК-2025-06-АІ		
						Проект 3-к квартири		
						за адресою: м. Київ, ЖК "SVITLO PARK", K5, кв-84		
Изм.	Коп.уч.	Лист	№Док.	Подп.	Дата	3-к квартира	Стадия	Лист
							АР	19
						Рекомендації відкоси дверей	+380932531704 +380664353759	

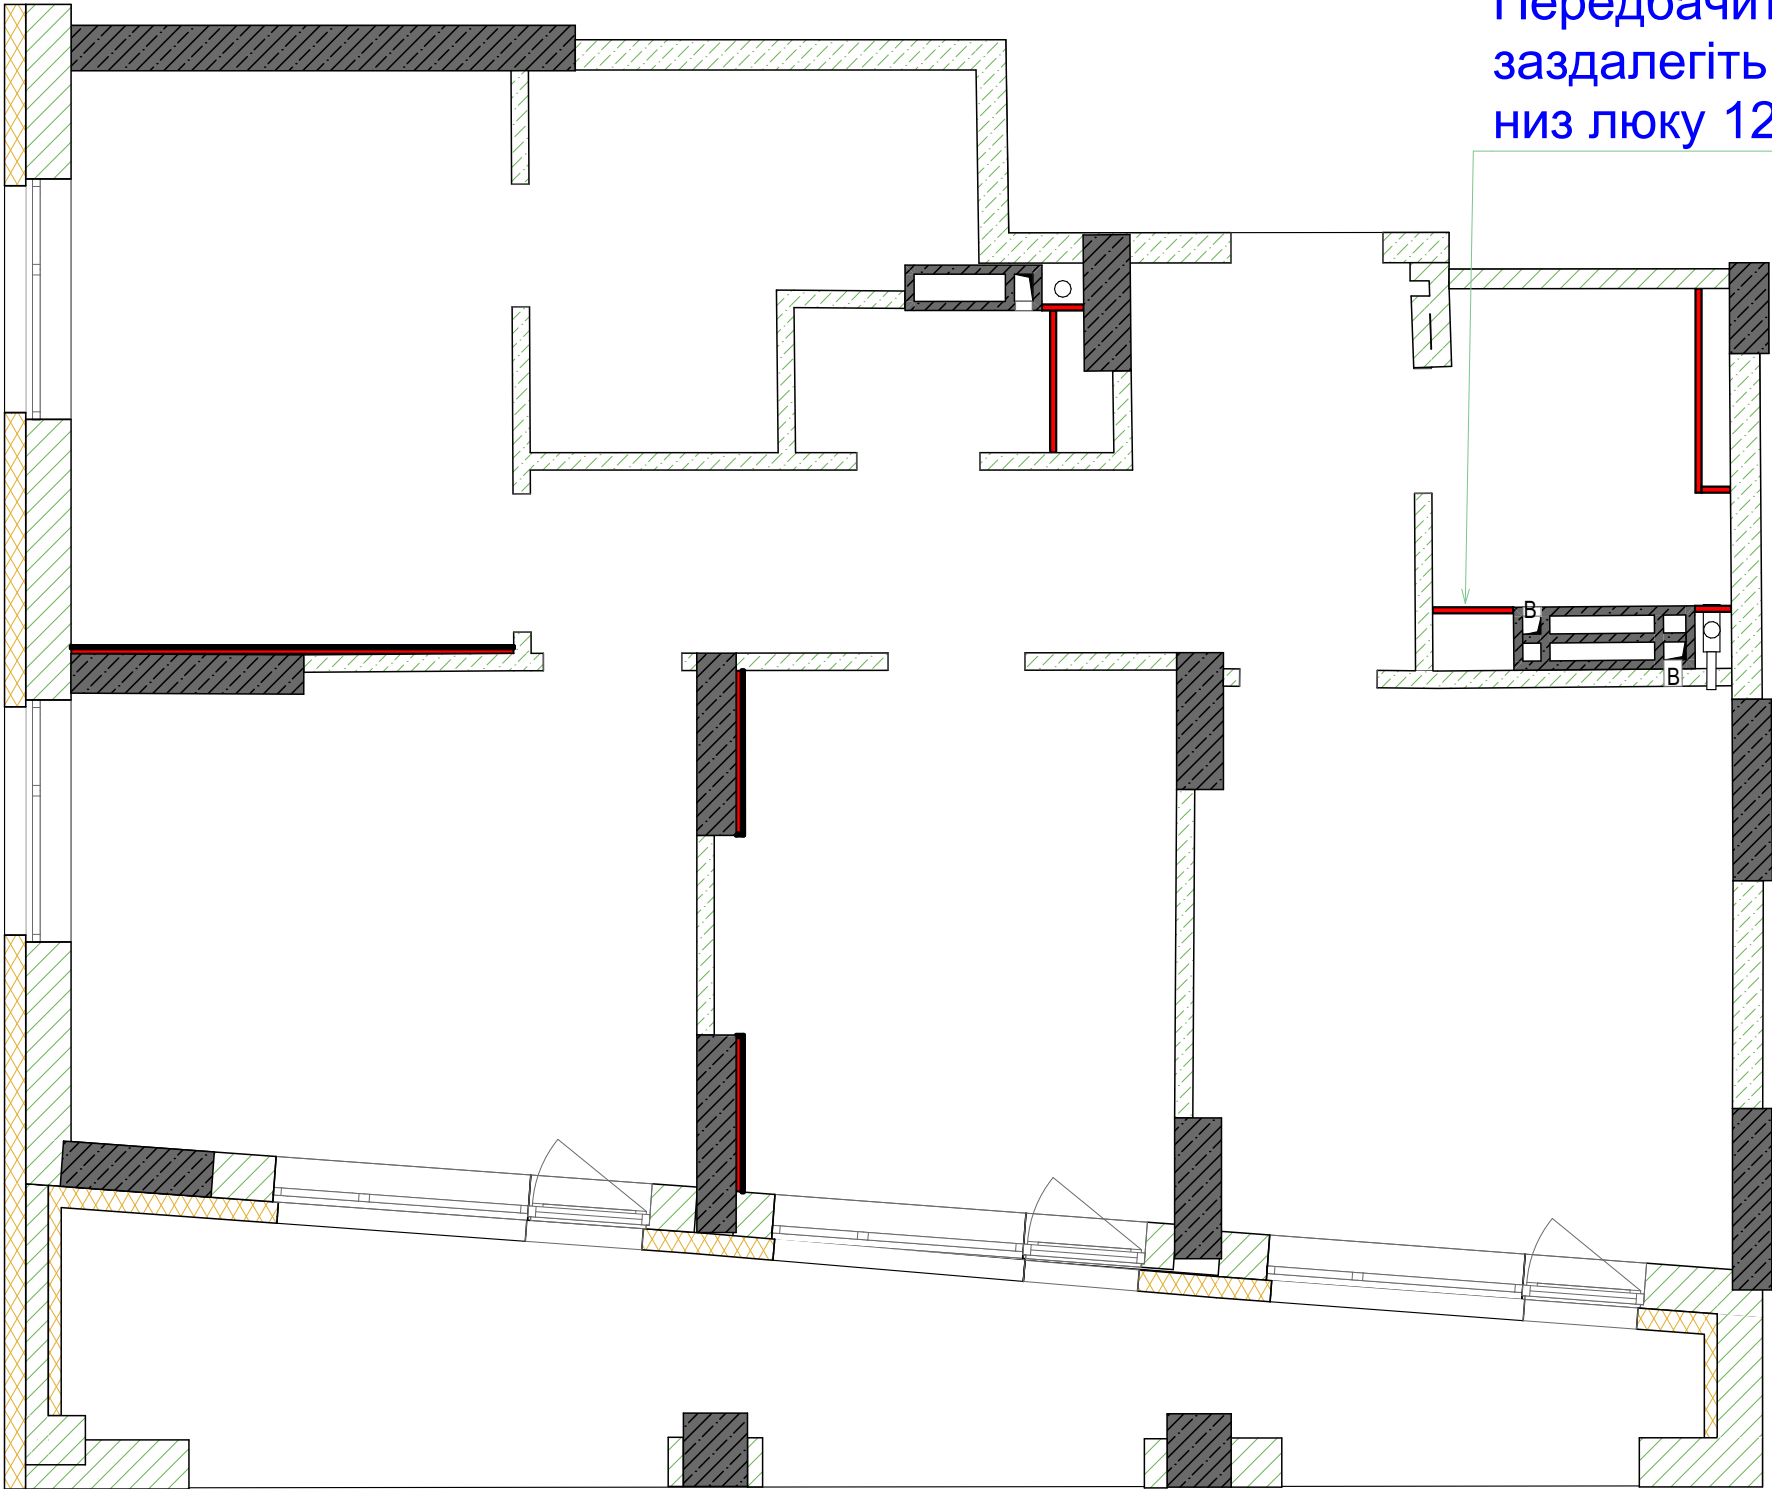

Передбачити люк прихованого монтажу під бойлер
заздалегіть 550*1200
низ люку 1250 від чистового полу

Монтаж виконувати згідно з проектом
та технічними картами виробника
(Knauf, Siniat або аналог).

Використовувати тільки сухі та цілі
листи гіпсокартону (ГКЛ, ГКЛВ у
вологих приміщеннях).

Кріплення — саморізами по металу з
кроком 200–250 мм, капелюшки
втоплювати врівень.


Шви між листами розташовувати у
розбіг (не хрестом).

Крок стоечних профілів — 600 мм,
для плитки та важкого навантаження
— 400 мм.

Усередині перегородок передбачити
закладні під навісні елементи (ТВ/
кондиціонер).

	Гіпсокартон	21,3 м2
---	-------------	---------

						ФРК-2025-06-АІ			
						Проект 3-к квартири за адресою: м. Київ, ЖК "SVITLO PARK", K5, кв-84			
Изм.	Коп.уч.	Лист	№Док.	Подп.	Дата	3-к квартира	Стадия	Лист	Листов
							АР	20	
							Для гіпсокартону		
						+380932531704 +380664353759			

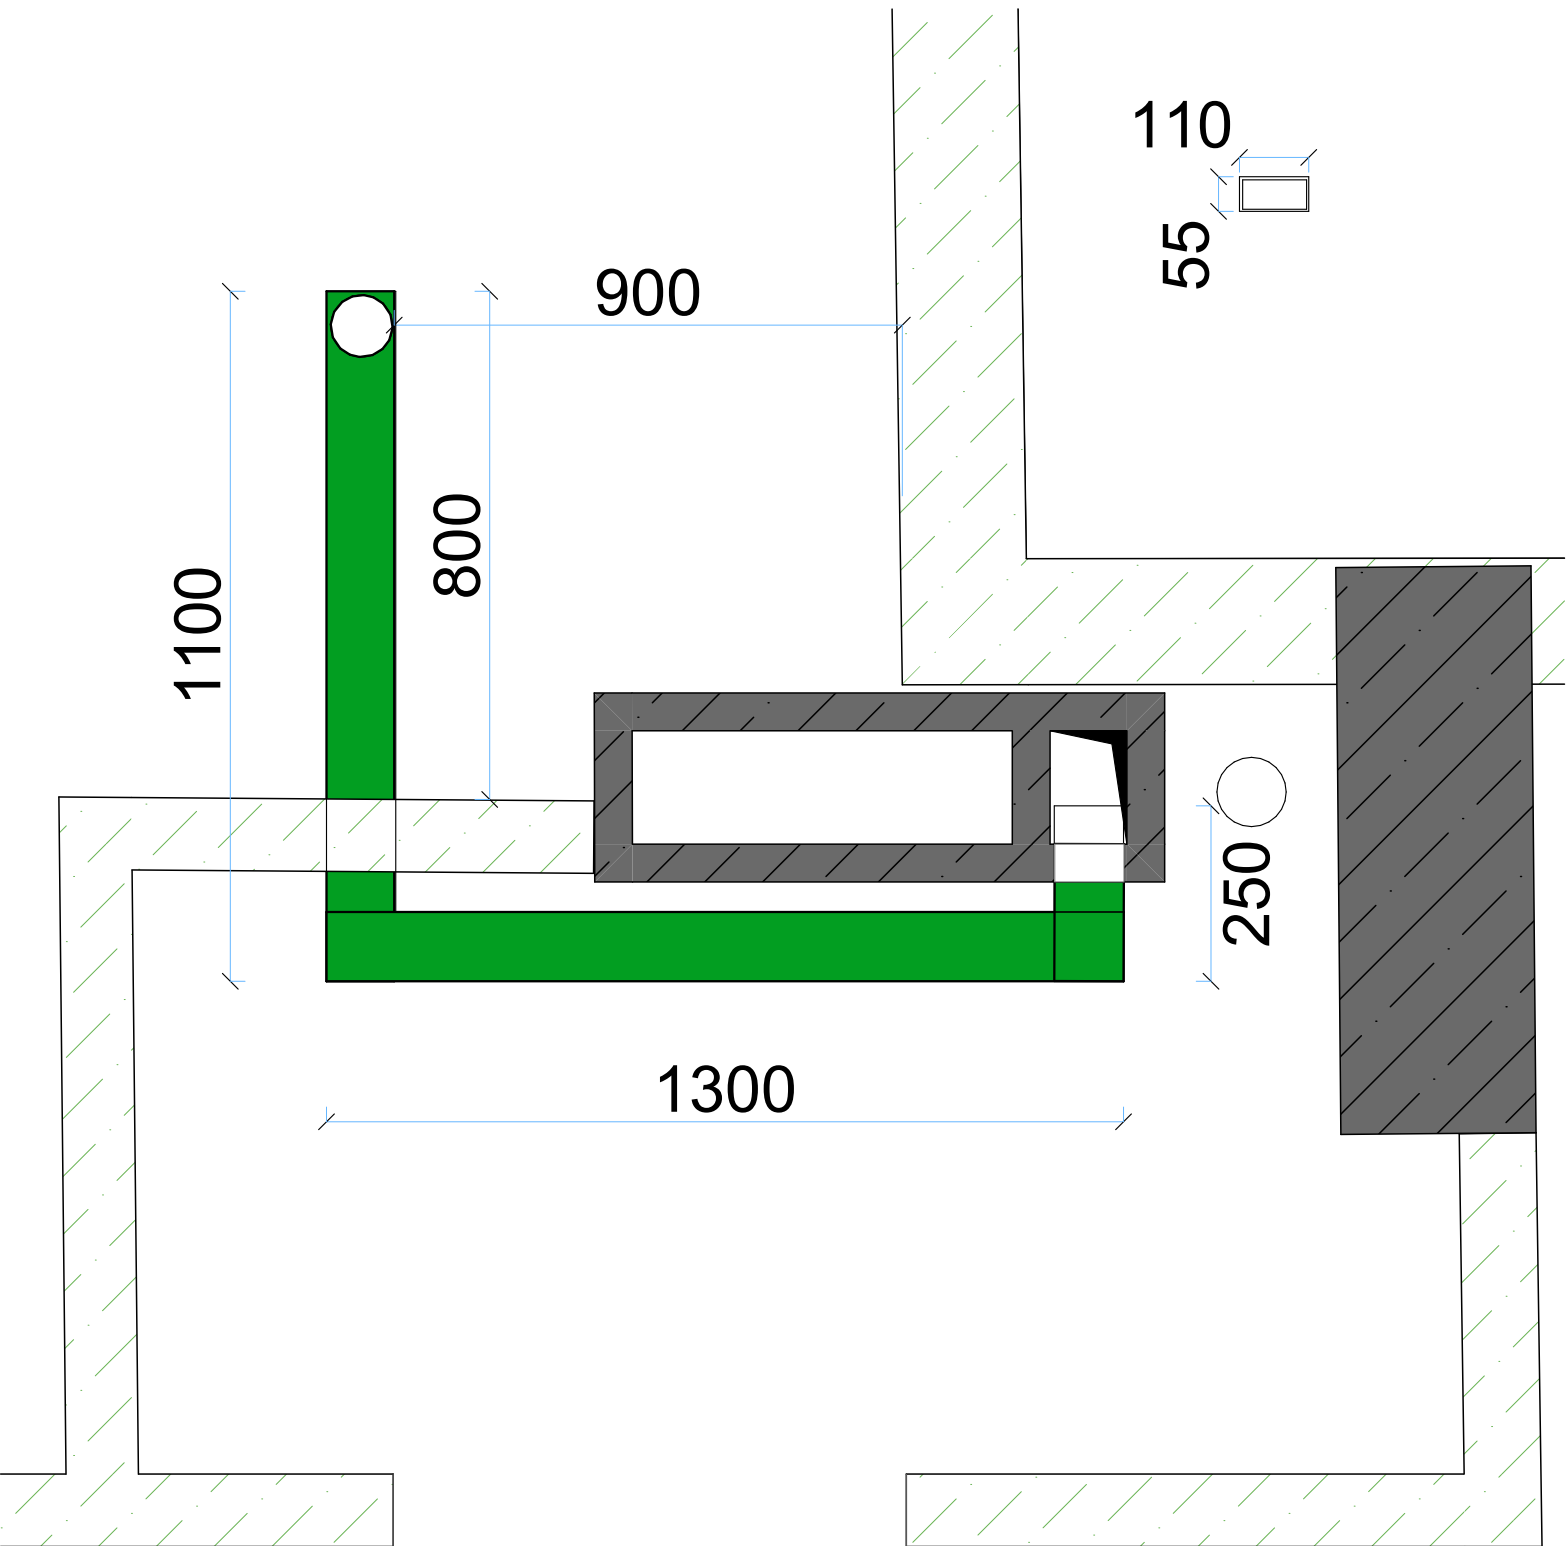

Повітропровід у гардероб виконати з плоскої труби 110×55 мм згідно з планом. Усі з'єднання виконати встик через штатні муфти та ретельно герметизувати — алюмінієвою стрічкою (HVAC-стрічка) або іншим способом, що забезпечує герметичність не нижче класу «А».

Приклад труб вентиляції у плоскому коробі



						ФРК-2025-06-АІ		
						Проект 3-к квартири		
						за адресою: м. Київ, ЖК "SVITLO PARK", К5, кв-84		
Изм.	Коп.уч.	Лист	№Док.	Подп.	Дата	3-к квартира	Стадия	Лист
							АР	21
						План вентиляції гардероб	+380932531704 +380664353759	

Примітка


- план розкладки плитки є проектним, його необхідно скоригувати після зведення стін, чорнових штукатурних робіт і вибору розміру керамограніту
- шов плитки на підлозі відповідає шву плитки на стіні
- стик двох підлогових покриттів вивести в 1 рівень і оформити герметиком або корковим компенсатором у тон
- укладання плитки проводити за системою СВП
- максимальний плитковий шов - 3 мм
- при виборі затирки для плитки віддати перевагу полімерній або епоксидній
- при виборі ламінату віддати перевагу моделі з вбудованою гумовою підкладкою
- стик підлогових покриттів зробити зі зміщенням по центральній осі дверного полотна. Точну інформацію щодо зміщення стику підлогових покриттів уточнити в менеджера з дверей
- усі підлогові покриття вивести в 1 рівень, без сходинок і поріжків
- кількість підлогового покриття вказано без запасу
- уточнити кількість підлогового покриття на місці й додати відсоток на запас і бій

Плитка:

Розмір: 600 мм * 600 мм


Кількість: 66 шт.

Монтаж: на клей C2TE S1,
марка клею згідно ДСТУ/EN

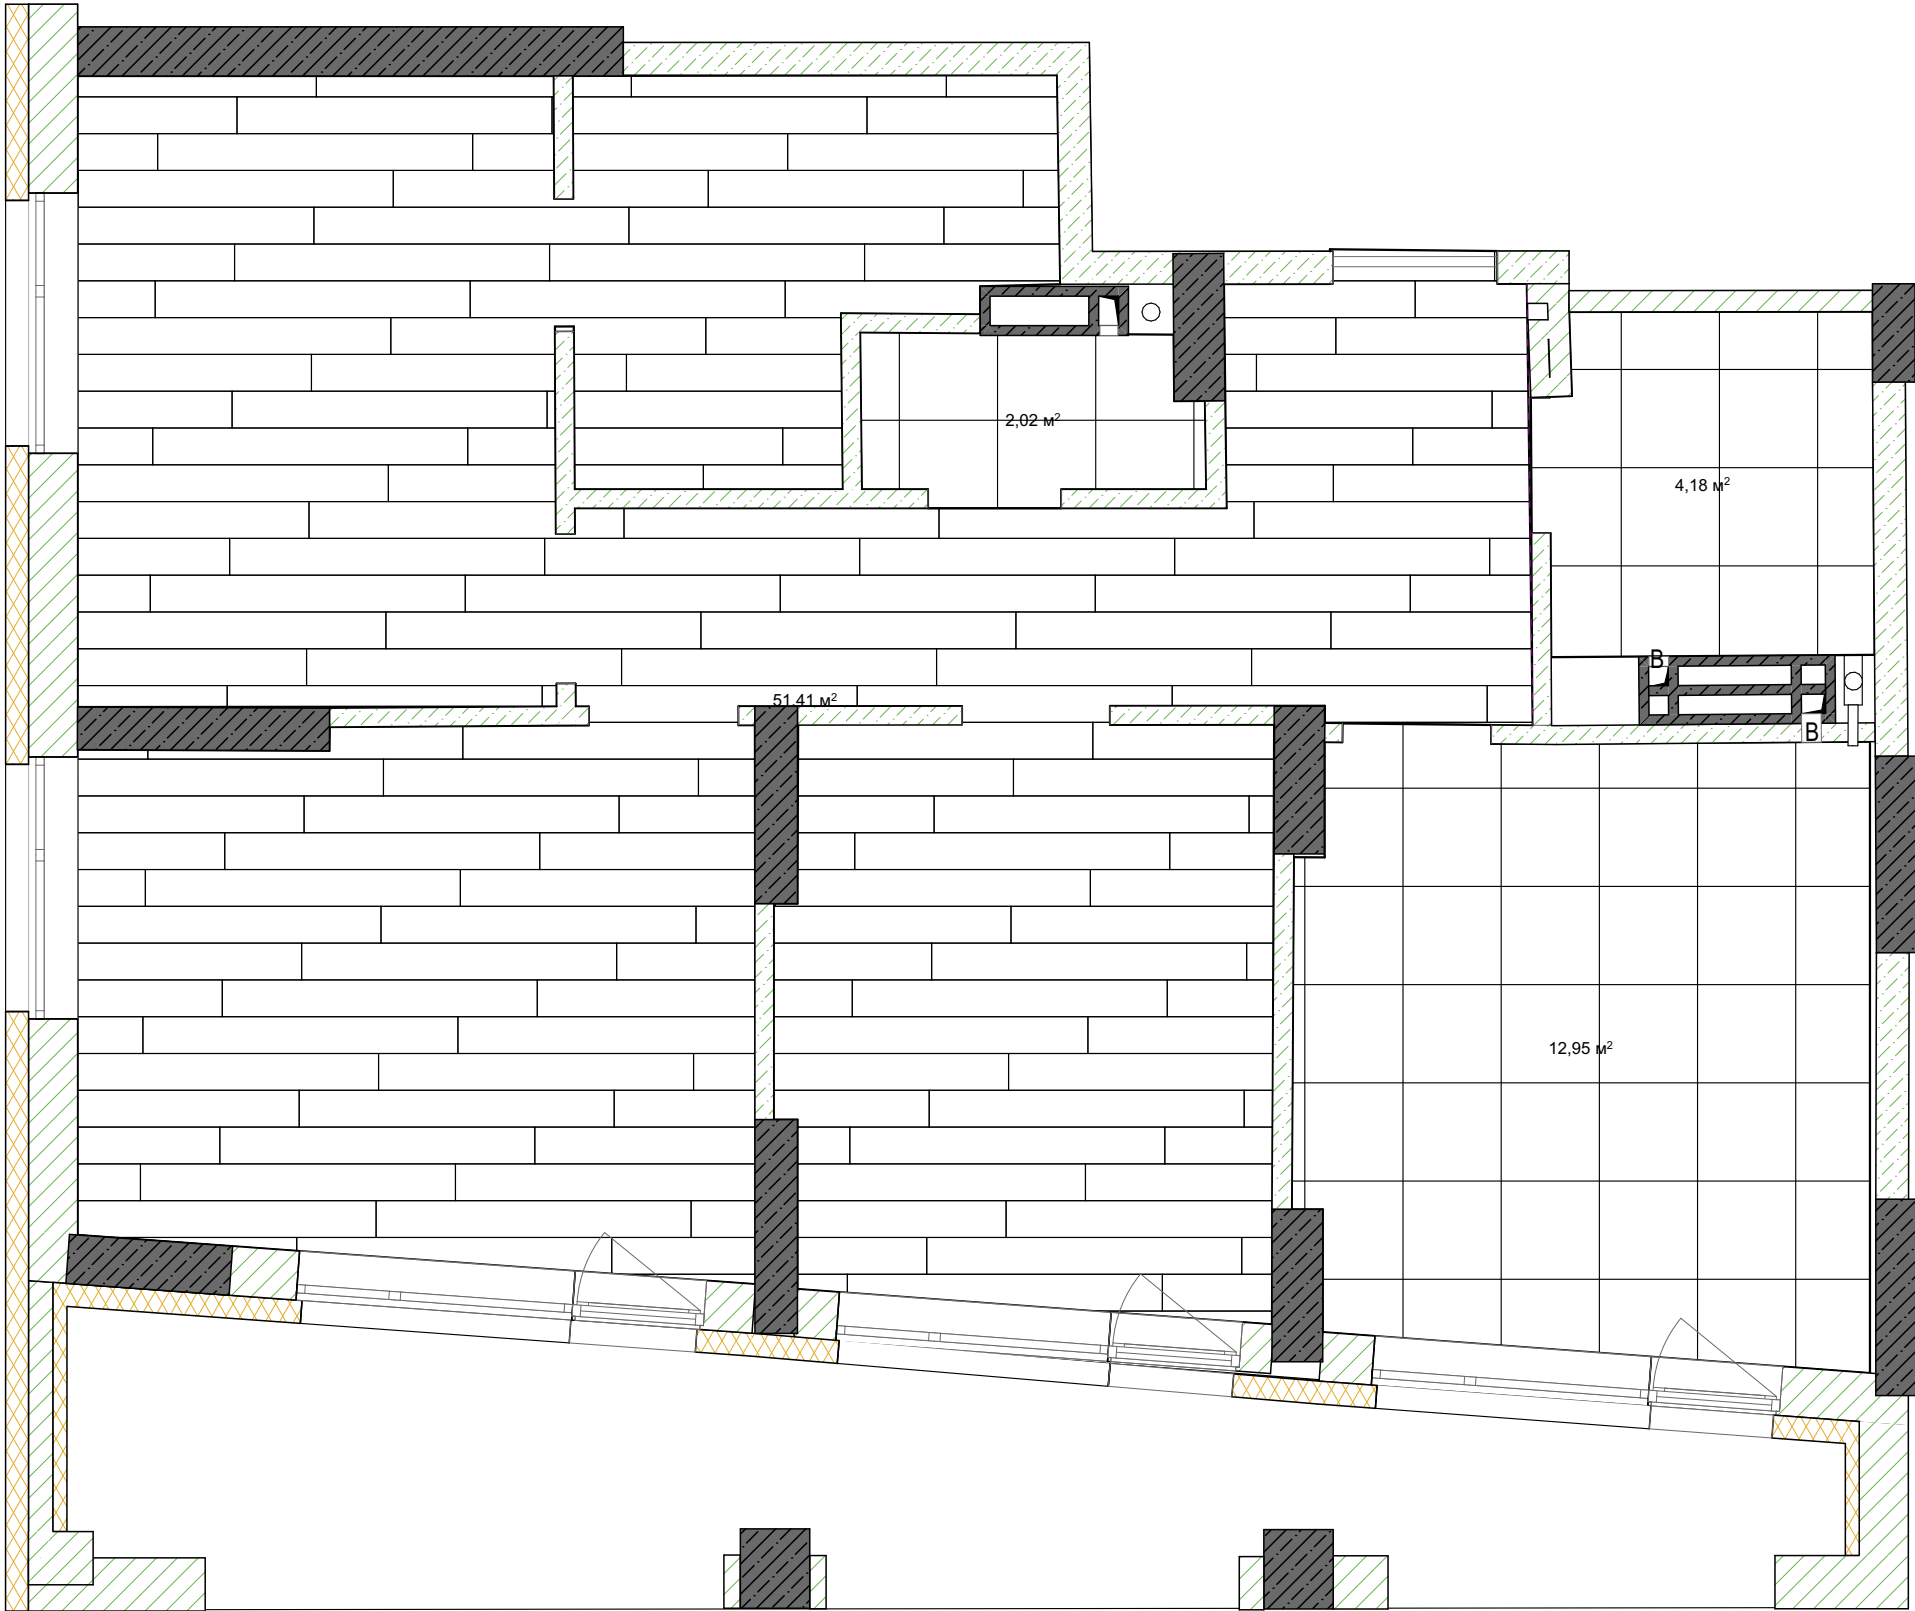


						ФРК-2025-06-АІ		
						Проект 3-к квартири		
						за адресою: м. Київ, ЖК "SVITLO PARK", K5, кв-84		
Изм.	Коп.уч.	Лист	№Док.	Подп.	Дата	3-к квартира	Стадия	Лист
							АР	22
						Розкладка підлоги	+380932531704 +380664353759	


Розріз 1

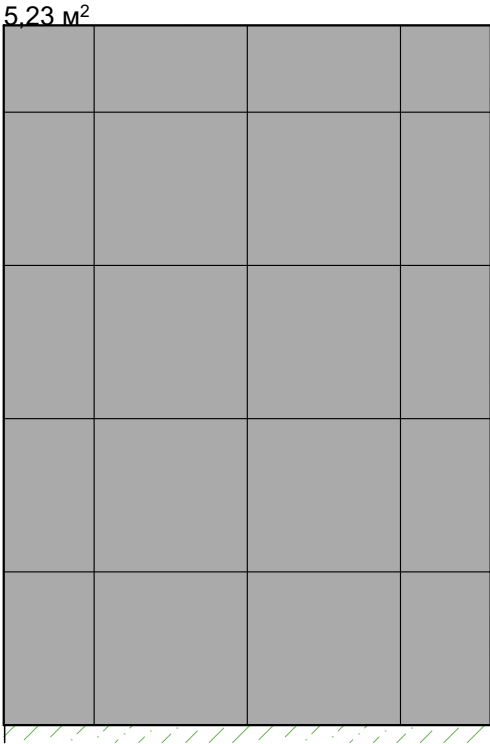



Розріз 2

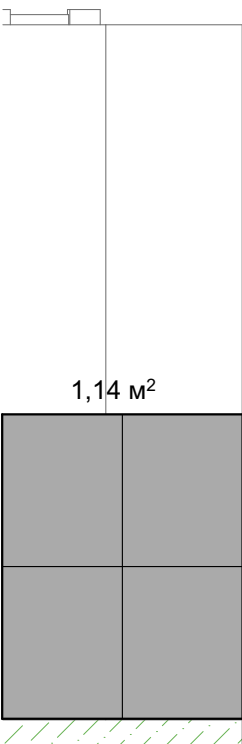


Розріз 3

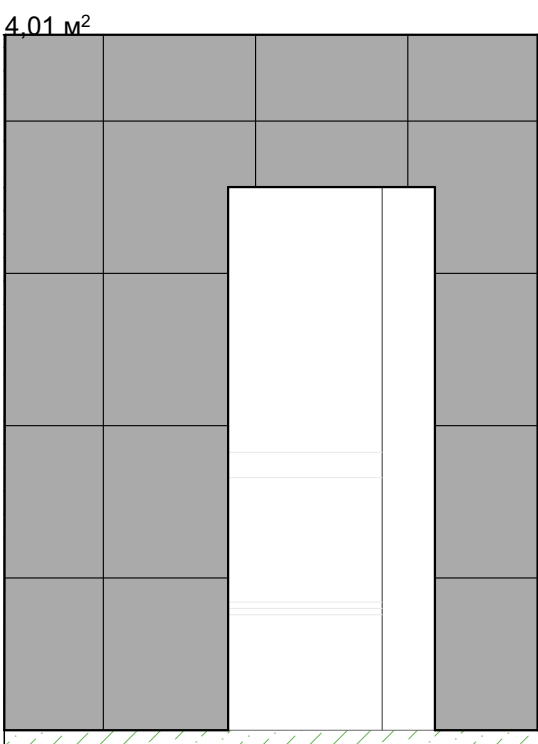


Розріз 4

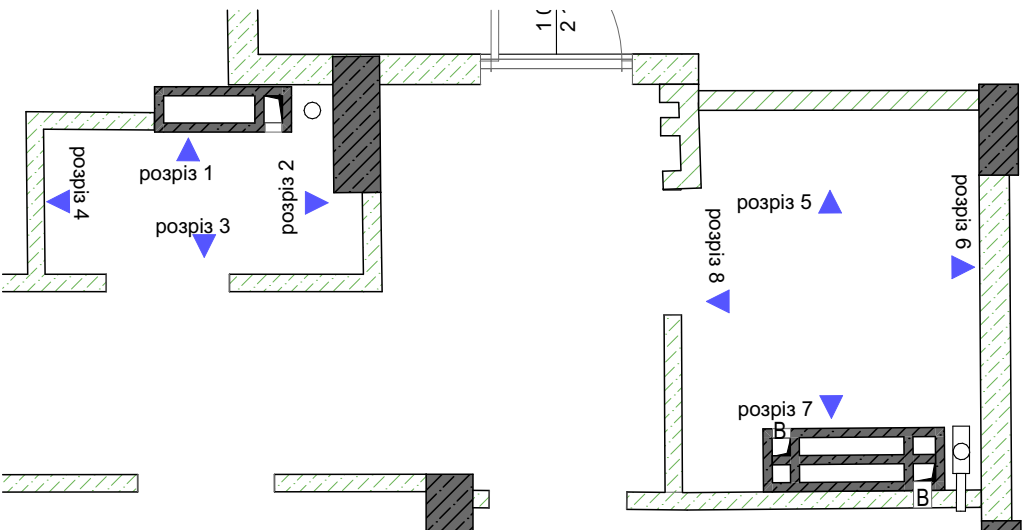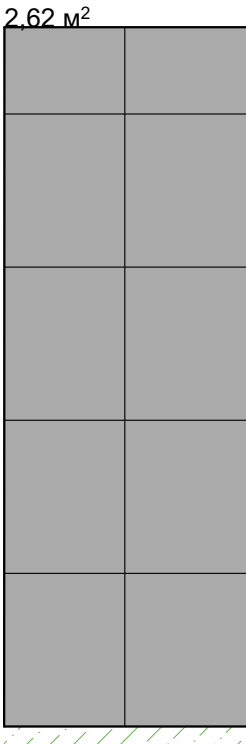


Розріз 5

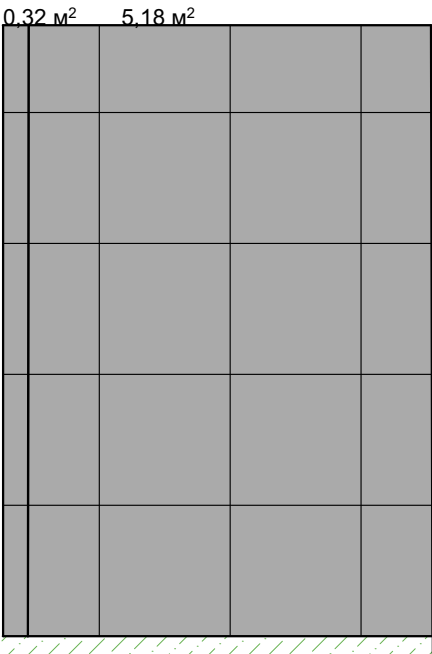


Розріз 6

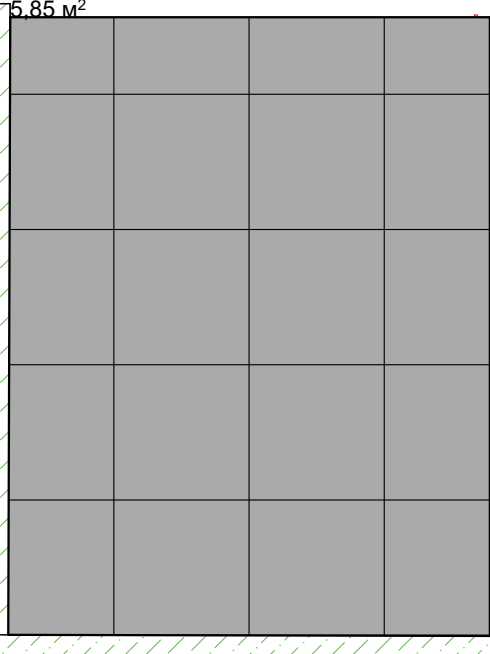

Розріз 7

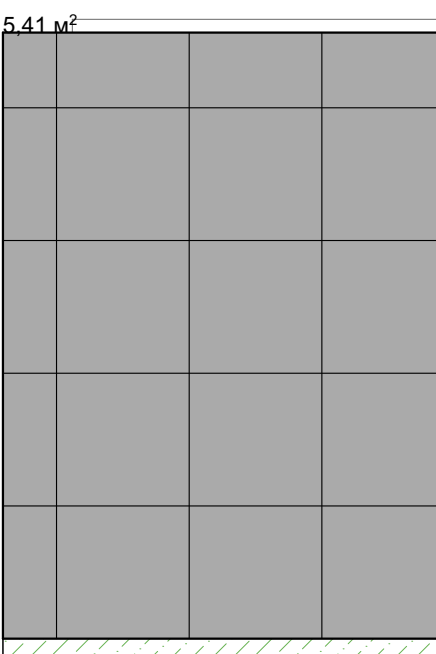

Розріз 8

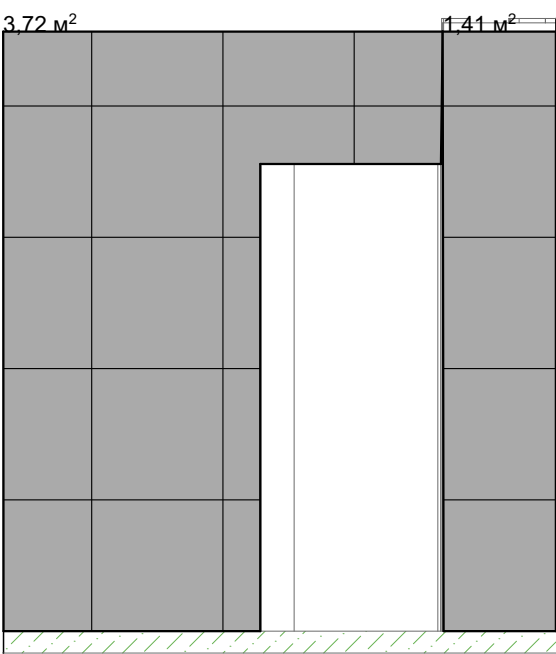



Плитка:

Розмір: 600 мм * 600
ммм

Кількість: 126 шт.

Монтаж: на клей С2ТЕ
S1, марка клею згідно
ДСТУ/EN

						ФРК-2025-06-АІ		
						Проект 3-к квартири		
						за адресою: м. Київ, ЖК "SVITLO PARK", K5, кв-84		
Изм.	Коп.уч.	Лист	№Док.	Подп.	Дата	3-к квартира	Стадия	Лист
							АР	23
						Розкладка стін СВ	+380932531704	
							+380664353759	

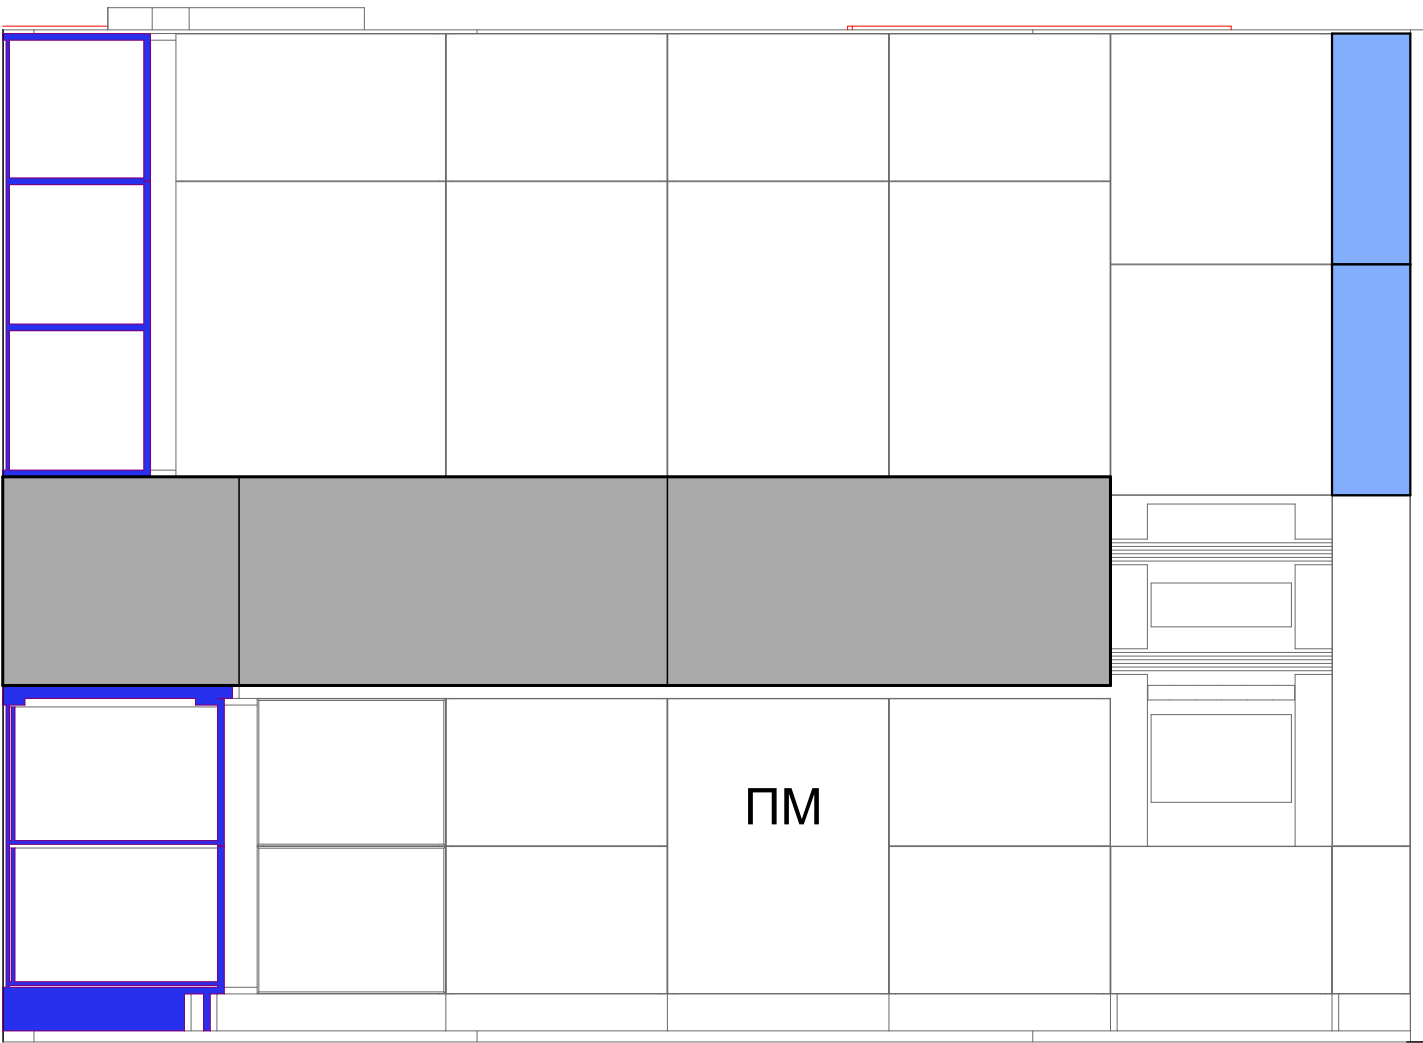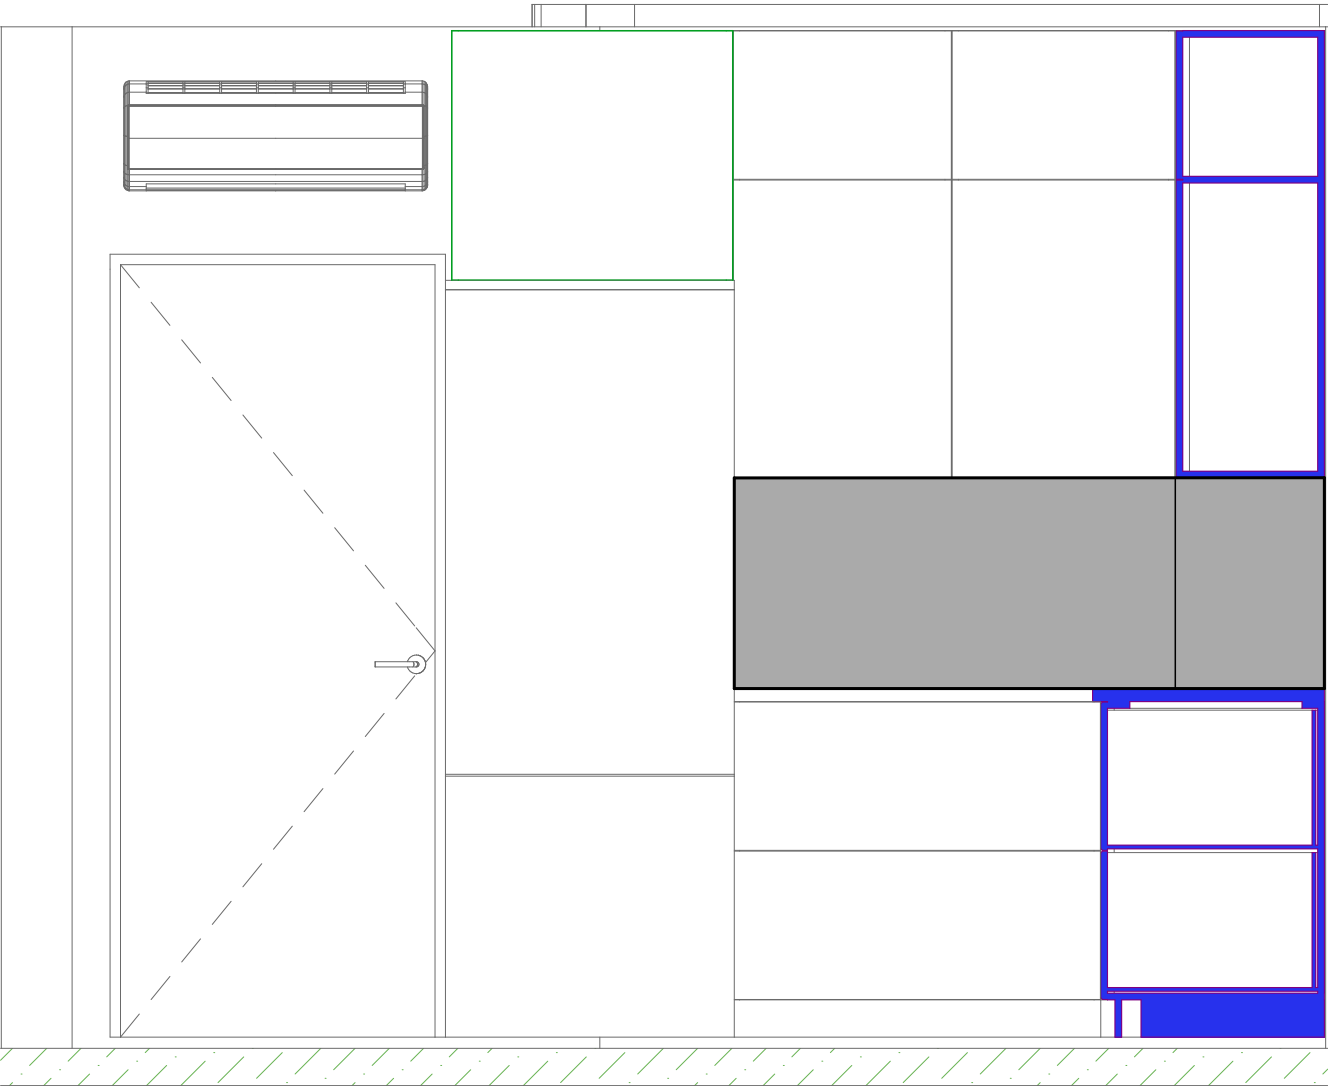


Плитка:

Розмір: 1200 × 600 мм

Кількість: 4 шт.

Монтаж: на клей C2TE S1, марка клею
згідно ДСТУ/EN

						ФРК-2025-06-АІ		
						Проект 3-к квартири		
						за адресою: м. Київ, ЖК "SVITLO PARK", К5, кв-84		
Изм.	Коп.уч.	Лист	№Док.	Подп.	Дата	3-к квартира	Стадия	Лист
							АР	24
						Плитка робочої зони кухня		+380932531704 +380664353759

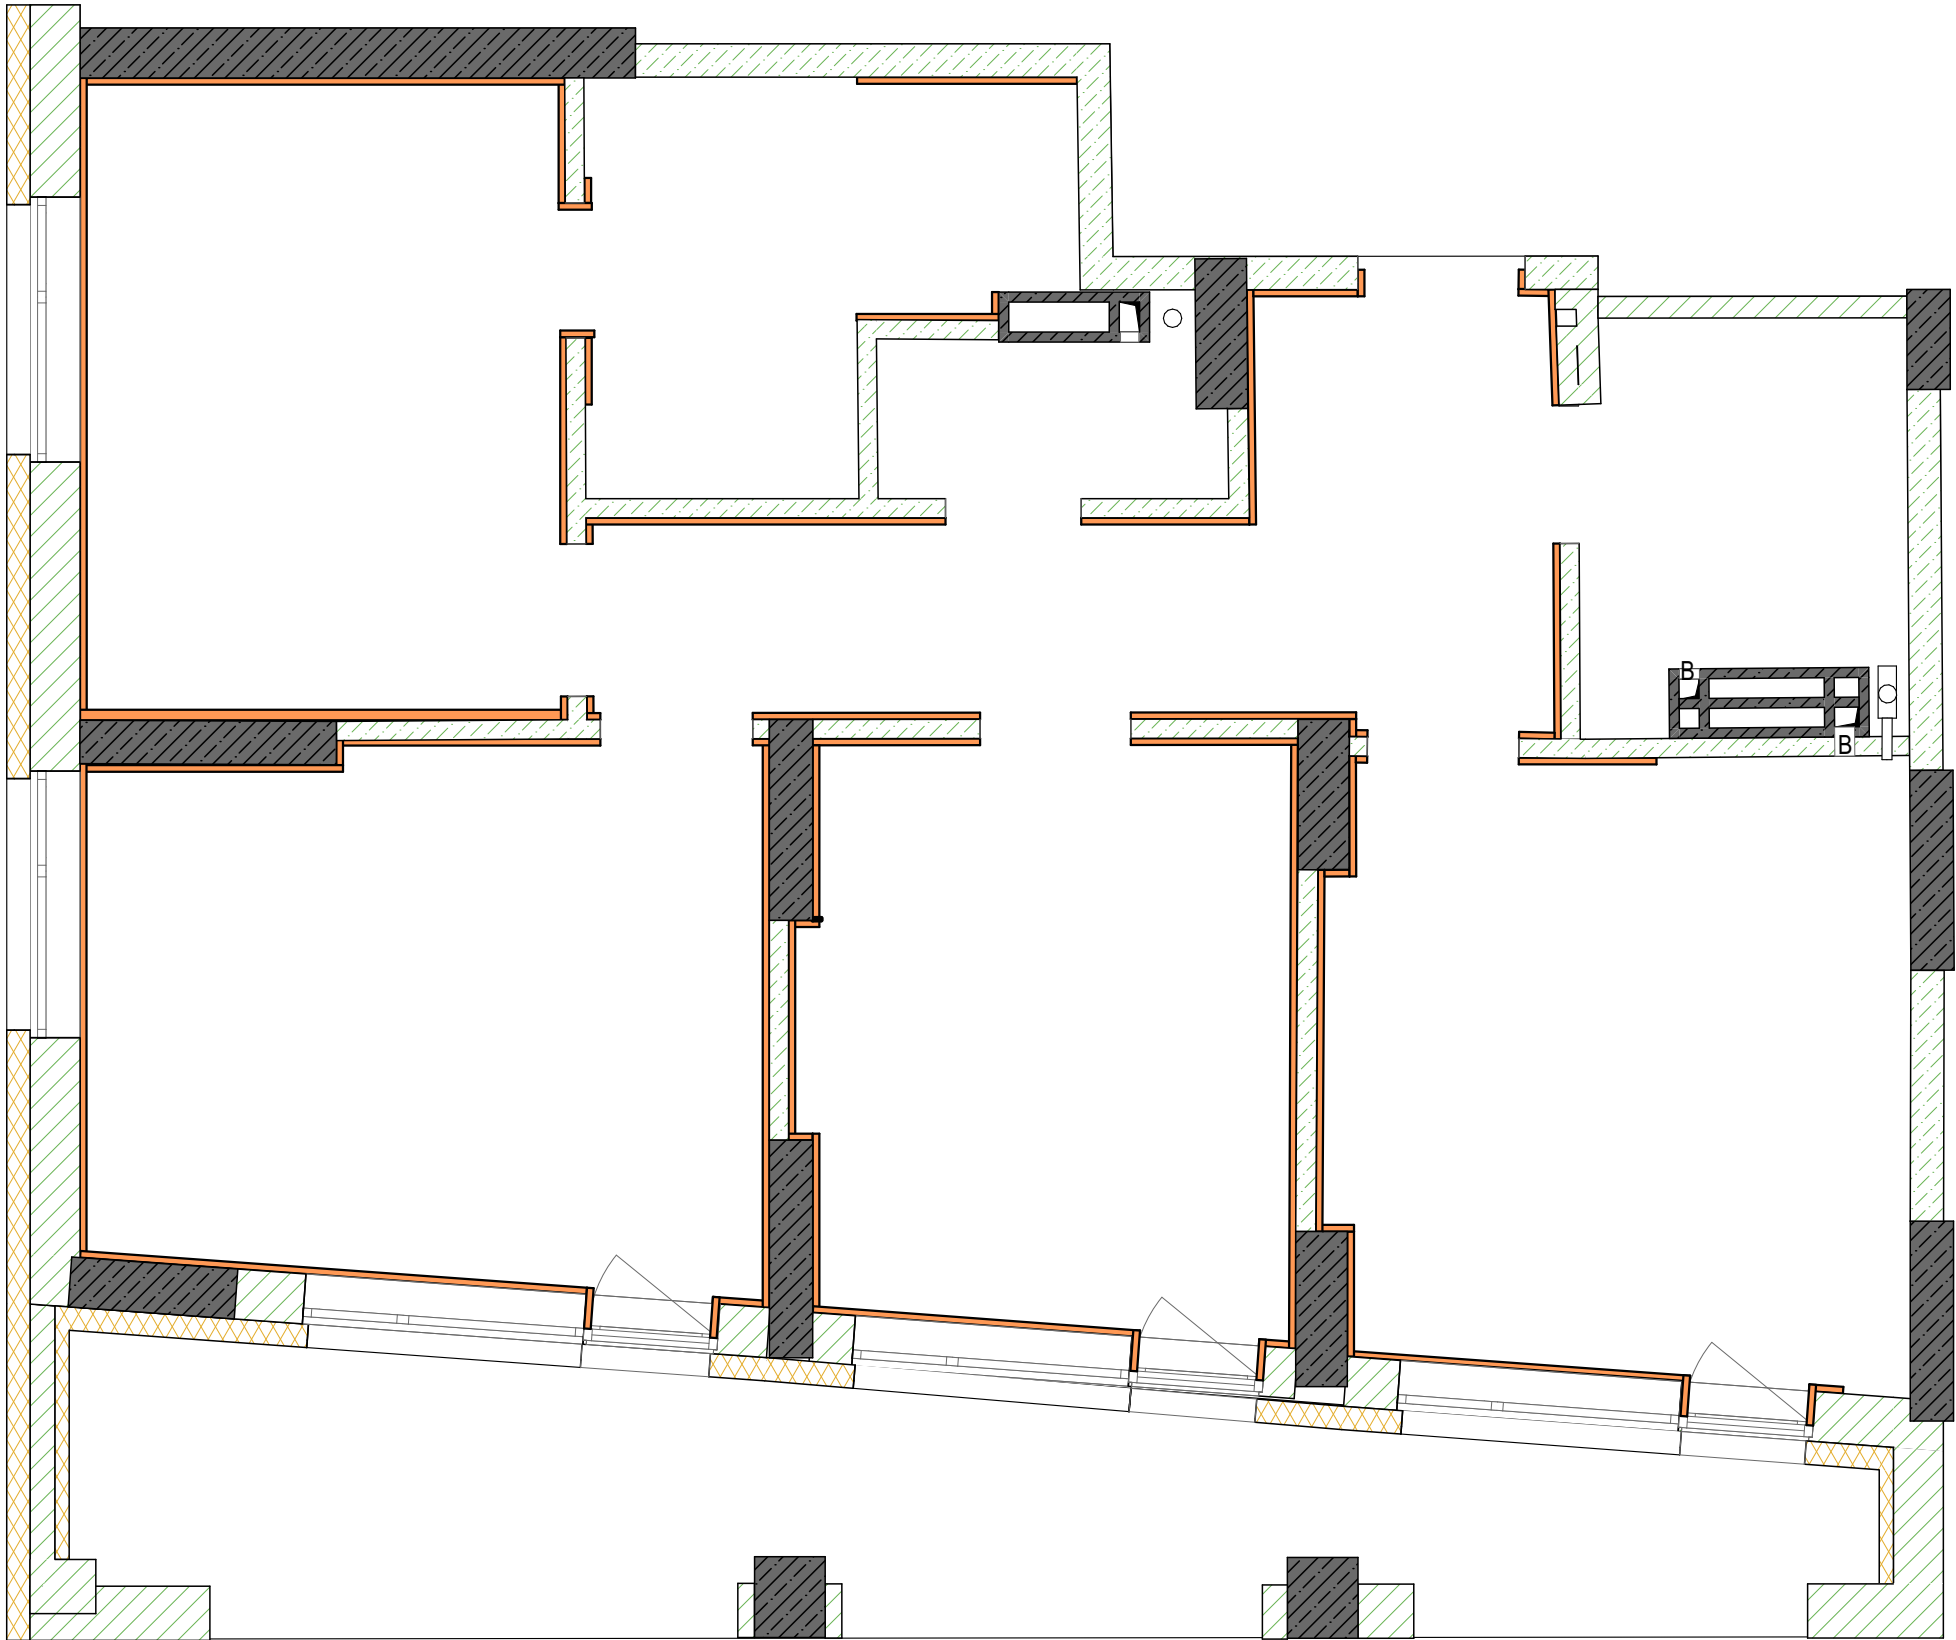

Декоративна
штукатурка 198,1 м2

						ФРК-2025-06-АІ			
						Проект 3-к квартири			
						за адресою: м. Київ, ЖК "SVITLO PARK", K5, кв-84			
Изм.	Коп.уч.	Лист	№Док.	Подп.	Дата	3-к квартира	Стадия	Лист	Листов
							АР	26	
						Декоративная штукатурка		+380932531704 +380664353759	

Підвіконня (дерев'яні)

Матеріал: натуральне дерево, покриття – лак або фарба (за вибором замовника).

Розміри визначаються після штукатурних робіт та вимірів готових прорізів.

Монтаж виконується перед чистовим оздобленням укосів, щоб штукатурка або декоративна обробка підходила впритул до підвіконня.

Кріплення підвіконня здійснюється на монтажну піну/клей із механічною фіксацією до повного висихання.

Важливо передбачити невеликий ухил (2–3 мм) у бік приміщення для уникнення конденсату на вікнах.

Дерев'яні підвіконня потребують періодичного догляду (шліфування і покриття лаком/маслом раз на 3–5 років).



						ФРК-2025-06-АІ		
						Проект 3-к квартири		
						за адресою: м. Київ, ЖК "SVITLO PARK", K5, кв-84		
Изм.	Коп.уч.	Лист	№Док.	Подп.	Дата	3-к квартира	Стадия	Лист
							АР	27
						Підвіконня рекомендації	+380932531704 +380664353759	