



M 1:50

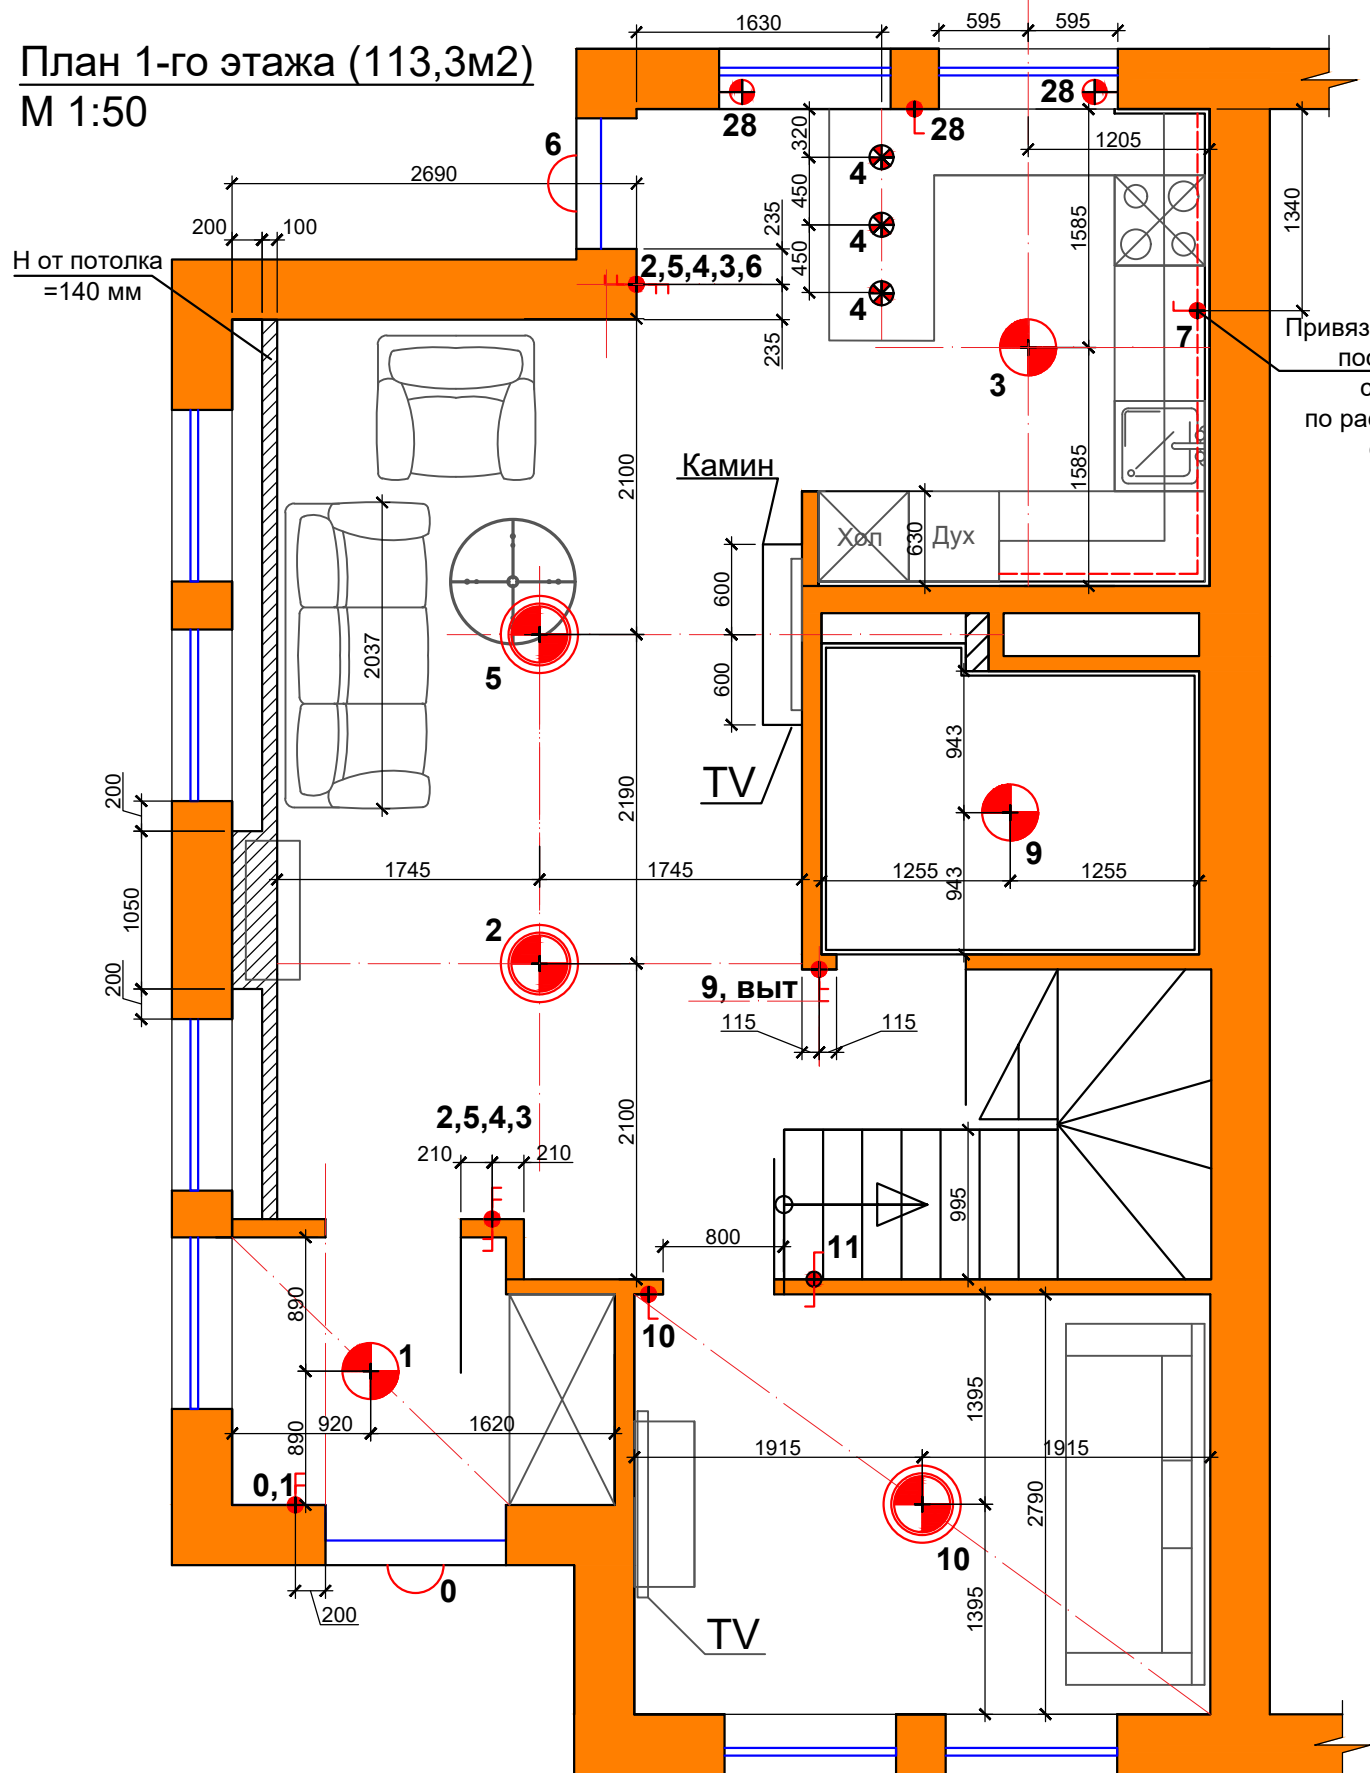

M 1:50

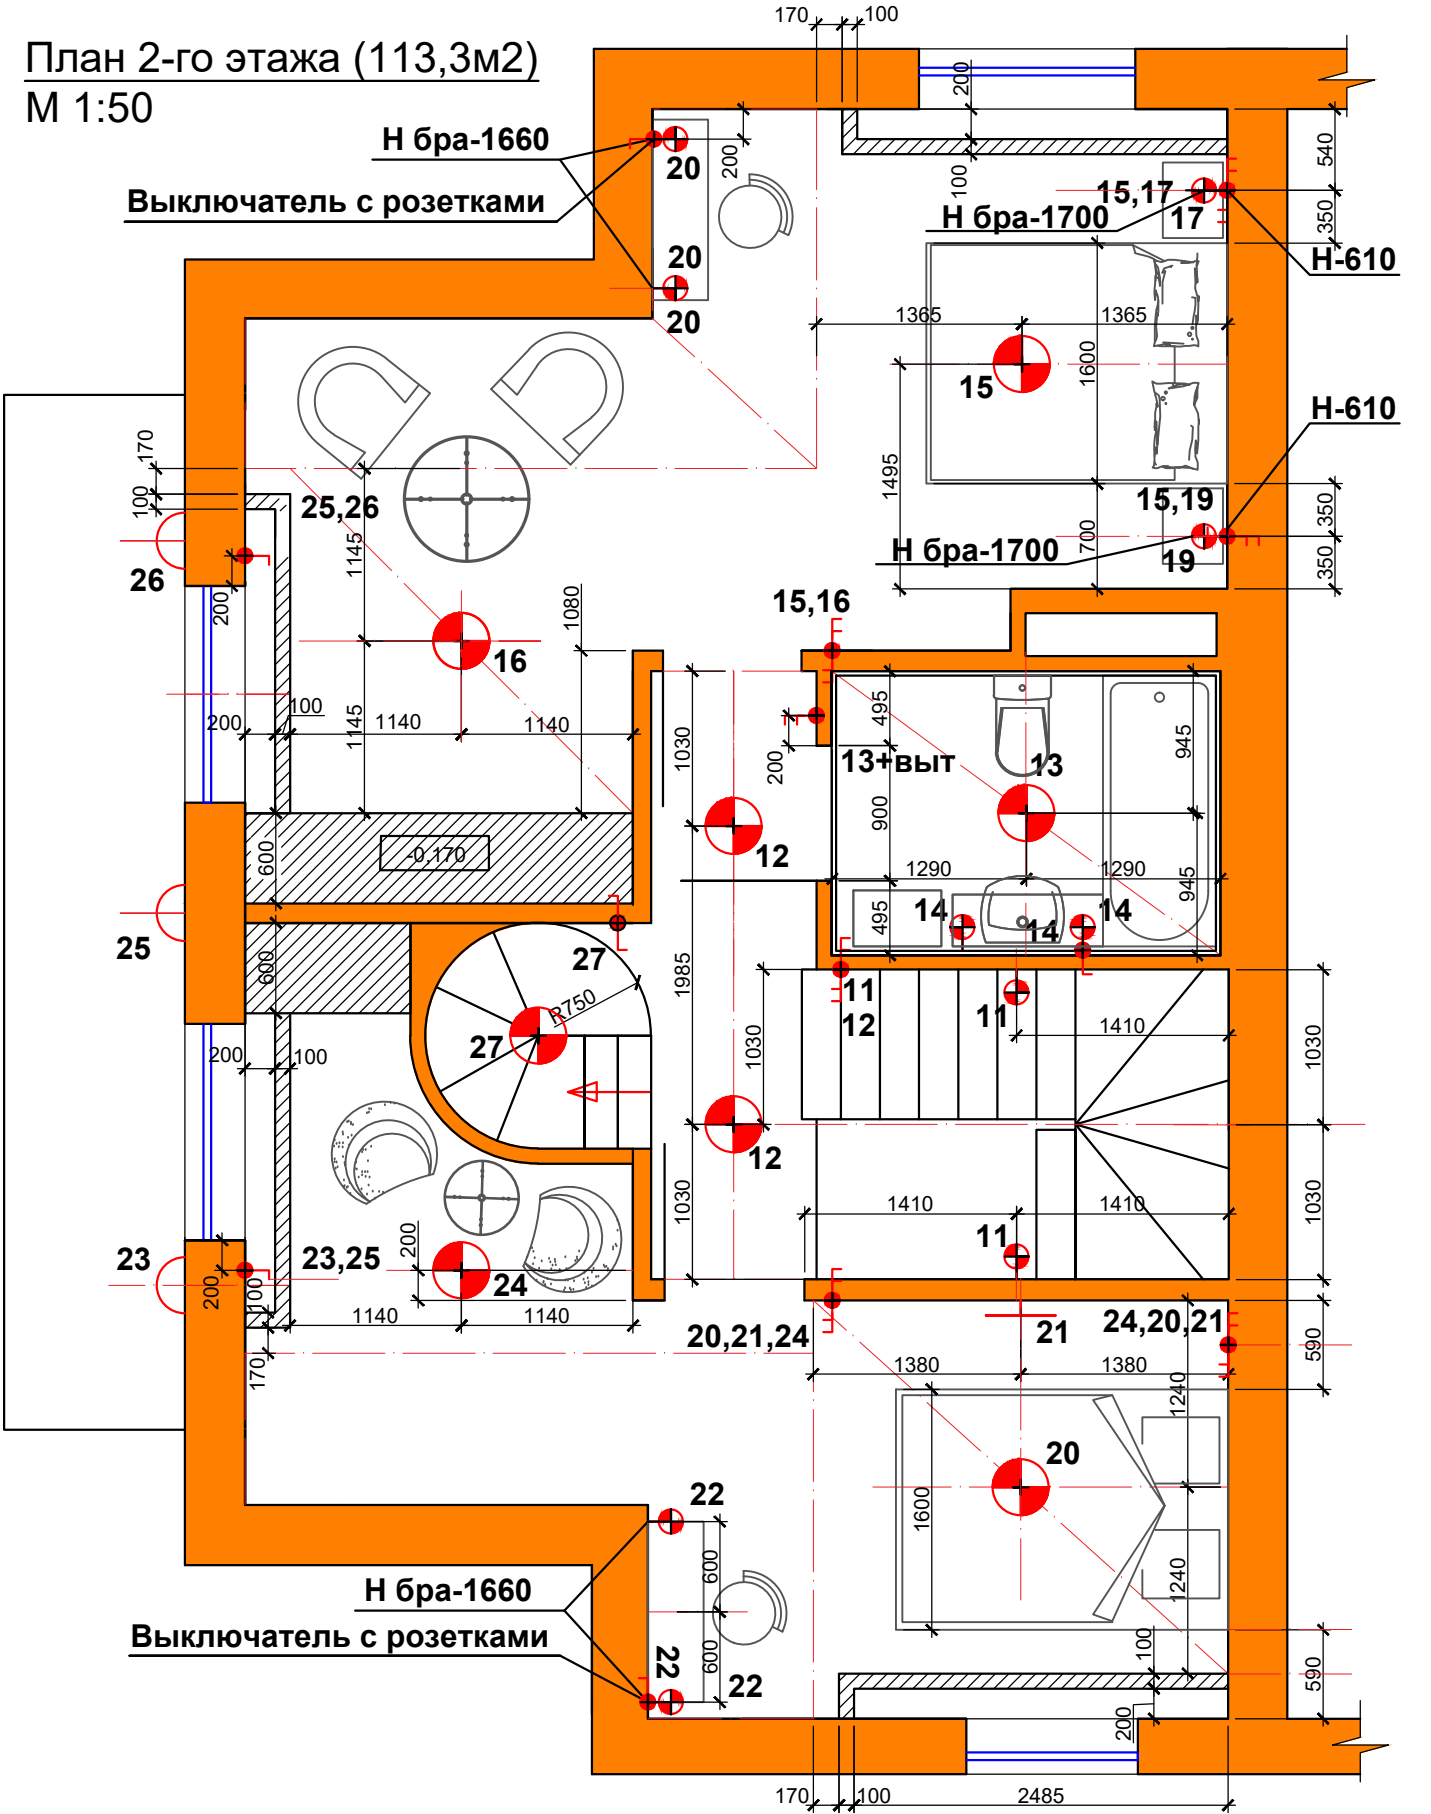

Зм.	Кол-во	№ докум.	Подпись.	Дата				
					План 1-го, 2-го этажа	Стадия	Лист	Листов
					Схема освещения			
Проверил.								
Выполнил.								